




SCHEMA OBJEKTU S VYZNAČENOU SUTERÉNNÍ ČÁSTÍ 1.PP

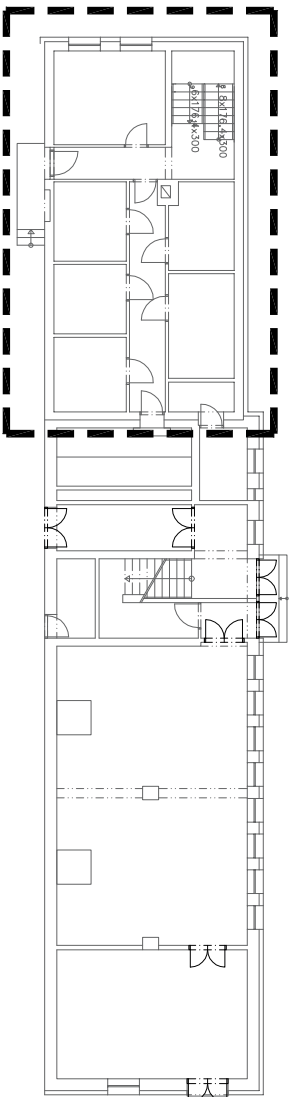

## LEGENDA MÍSTNOSTI 1. PP

MIŠT.	ÚČEL MIŠTNOSTI	PLOCHA m <sup>2</sup>	PODLAHA	STĚNY	PODHLLED/VÝŠKA MIŠTNOSTI (m)	POZNÁMKA
0.01	MANIPULAČNÍ PROSTOR	8,05	HLAZENÝ BETON	VÁPENOCEMENTOVÁ OMÍTKA	2,22	
0.02	PŘÍPRAVNA	7,85	HLAZENÝ BETON	VÁPENOCEMENTOVÁ OMÍTKA	2,17	
0.03	ÚPRAVNA VZORKŮ	7,76	HLAZENÝ BETON	VÁPENOCEMENTOVÁ OMÍTKA	2,13	
0.04	VÝKOVÉ PRACOVÍŠTĚ PŮDNÍ BIOLOGIE	2,62	HLAZENÝ BETON	VÁPENOCEMENTOVÁ OMÍTKA	2,17/1,96	
0.05	PRACOVÍŠTĚ GRANULOMETRIE	13,81	HLAZENÝ BETON	VÁPENOCEMENTOVÁ OMÍTKA	2,38/2,17	
0.06	TECHNICKÉ ZÁZEMÍ PRO TERÉNNÍ VÝKON	13,28	HLAZENÝ BETON	VÁPENOCEMENTOVÁ OMÍTKA	2,23/2,02	
0.07	ÚKLIDOVÁ MIŠTNOST	1,90	HLAZENÝ BETON	VÁPENOCEMENTOVÁ OMÍTKA		
0.08	SCHODIŠTĚ	6,88	HLAZENÝ BETON/TERAČO	VÁPENOCEMENTOVÁ OMÍTKA		

PŮDORYS 1.PP – NOVÝ STAV A BOURANÉ KONSTRUKCE  
M 1 : 100

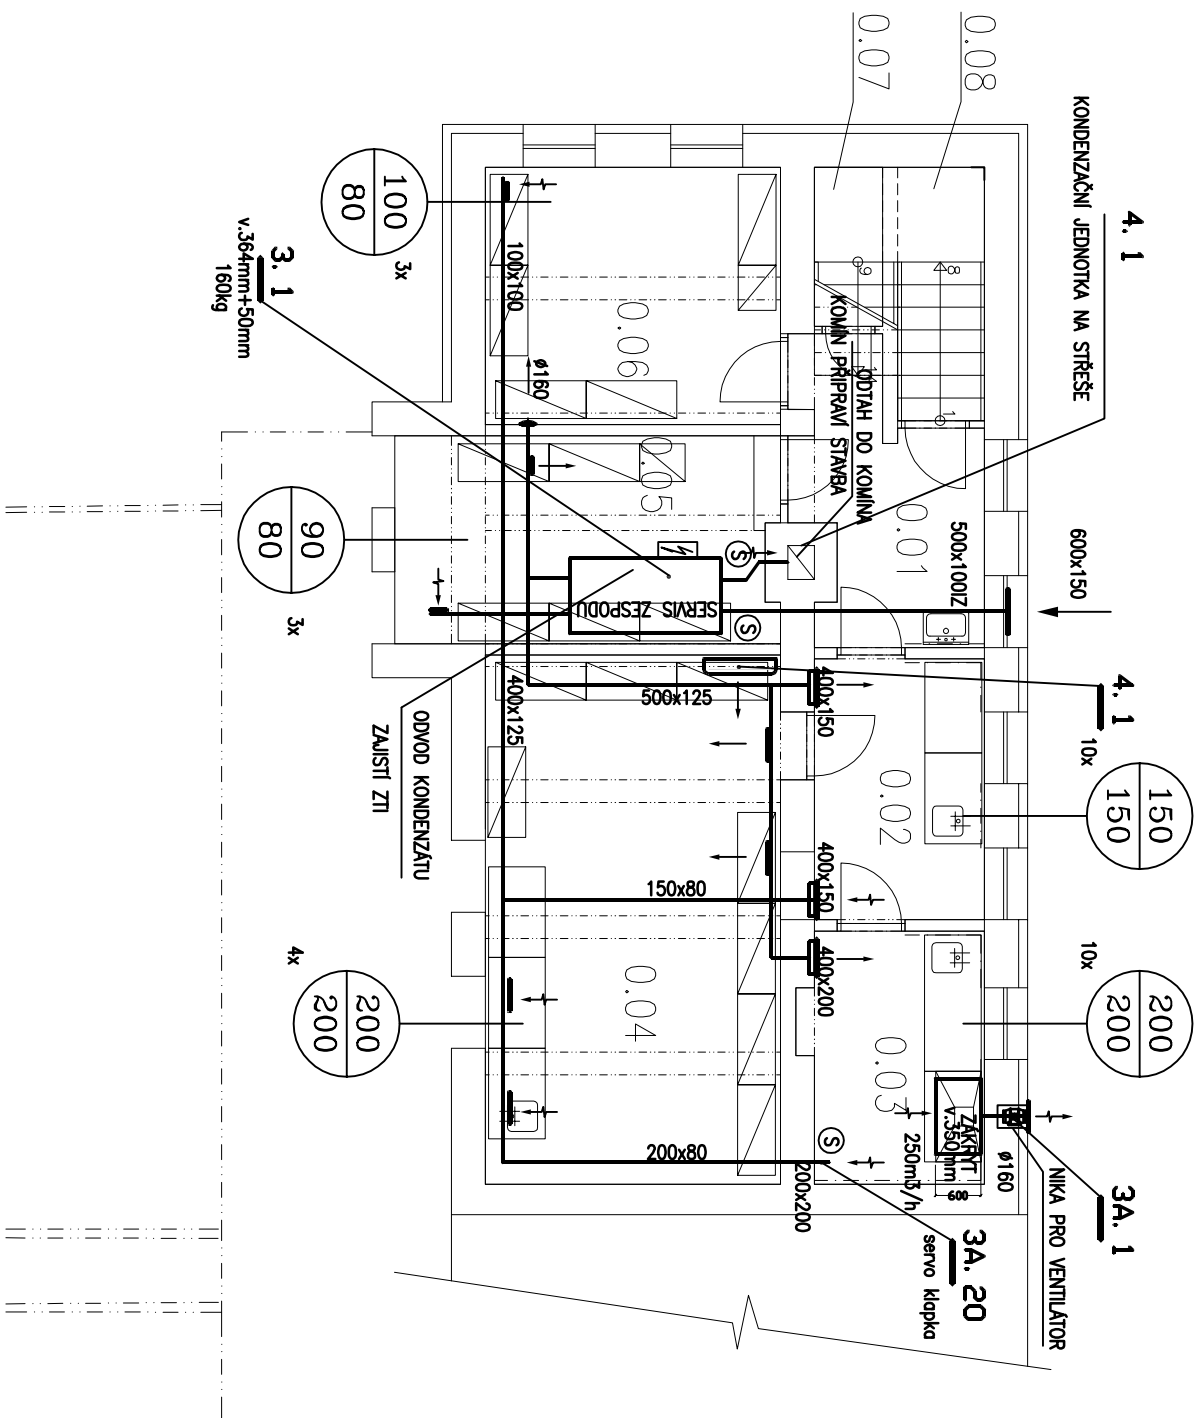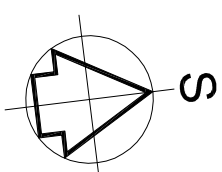

VÝŠKOVÝ SYSTÉM BpV ±0,000 = m.n. m.			
REVIZE:	POPIS ZMĚNY:	DATUM:	VYPRACOVAL:

AKCE:		STUPEŇ PD: DSP - DOKUMENTACE PRO STAVEBNÍ POVOLENÍ	
Dobudování a modernizace infrastruktury pro praktickou výuku na PřF UP, Olomouc - Holice		OBJEKT: S019 (RB1) - STAVEBNÍ ÚPRAVY OBJEKTU 53 (RB1)	
INVESTOR A OBJEDNATEL:		PROFESÍ: D.1.4.C - VZDUCHOTECHNICKÉ ZAŘÍZENÍ	
Univerzita Palackého v Olomouci Křížkovského 511/8, 771 47 Olomouc		ZAKÁZKOVÉ ČÍSLO: 20427011-3	
MÍSTO STAVBY:		AUTORIZACE:	
areál PřF UP v Olomouci pozemky parc. č. 1705/1, 1705/41, 1705/47, 1706/1, 1706/3, 1706/4, k.ú. Holice u Olomouce		DATUM: 06/2016	
GENERÁLNÍ PROJEKTANT:		FORMÁT: 2 x A4	
INTAR a.s. Bezručova 81/17a, 602 00 Brno tel.: +420 543 422 211 www.intar.cz, info@intar.cz		KOPIE:	
VEDOUcí PROJEKTU: ING. JOSEF KATOLICKÝ, jkatolicky@intar.cz		MĚŘÍTKO: 1:100	
HLAVNÍ INŽENÉR PROJEKTU: ING. PETR SVOBODA, psvoboda@intar.cz		VÝKRES: PŮDORYS 1.PP-NOVÝ STAV	
ZHOTOVITEL ČÁSTI: INTAR a.s. Bezručova 81/17a, 602 00 Brno tel.: +420 543 422 211 www.intar.cz, info@intar.cz		EVIDENČNÍ ČÍSLO: 20427011-3/ISO 19/D.1.4.C.03	
ODPOVĚDNÝ PROJEKTANT: ING. S.PIŠKLAČOVÁ, medsi@centrum.cz		ČÍSLO VÝKRESU: 03	
VYPRACOVAL: ING. S.PIŠKLAČOVÁ, medsi@centrum.cz		REVIZE: .	