


Elektroinstalace a MaR

Dispozice - část: Zásuvky pro pěstební osvětlení

M 1:100

OBJEKT 53, S019 (RB1)

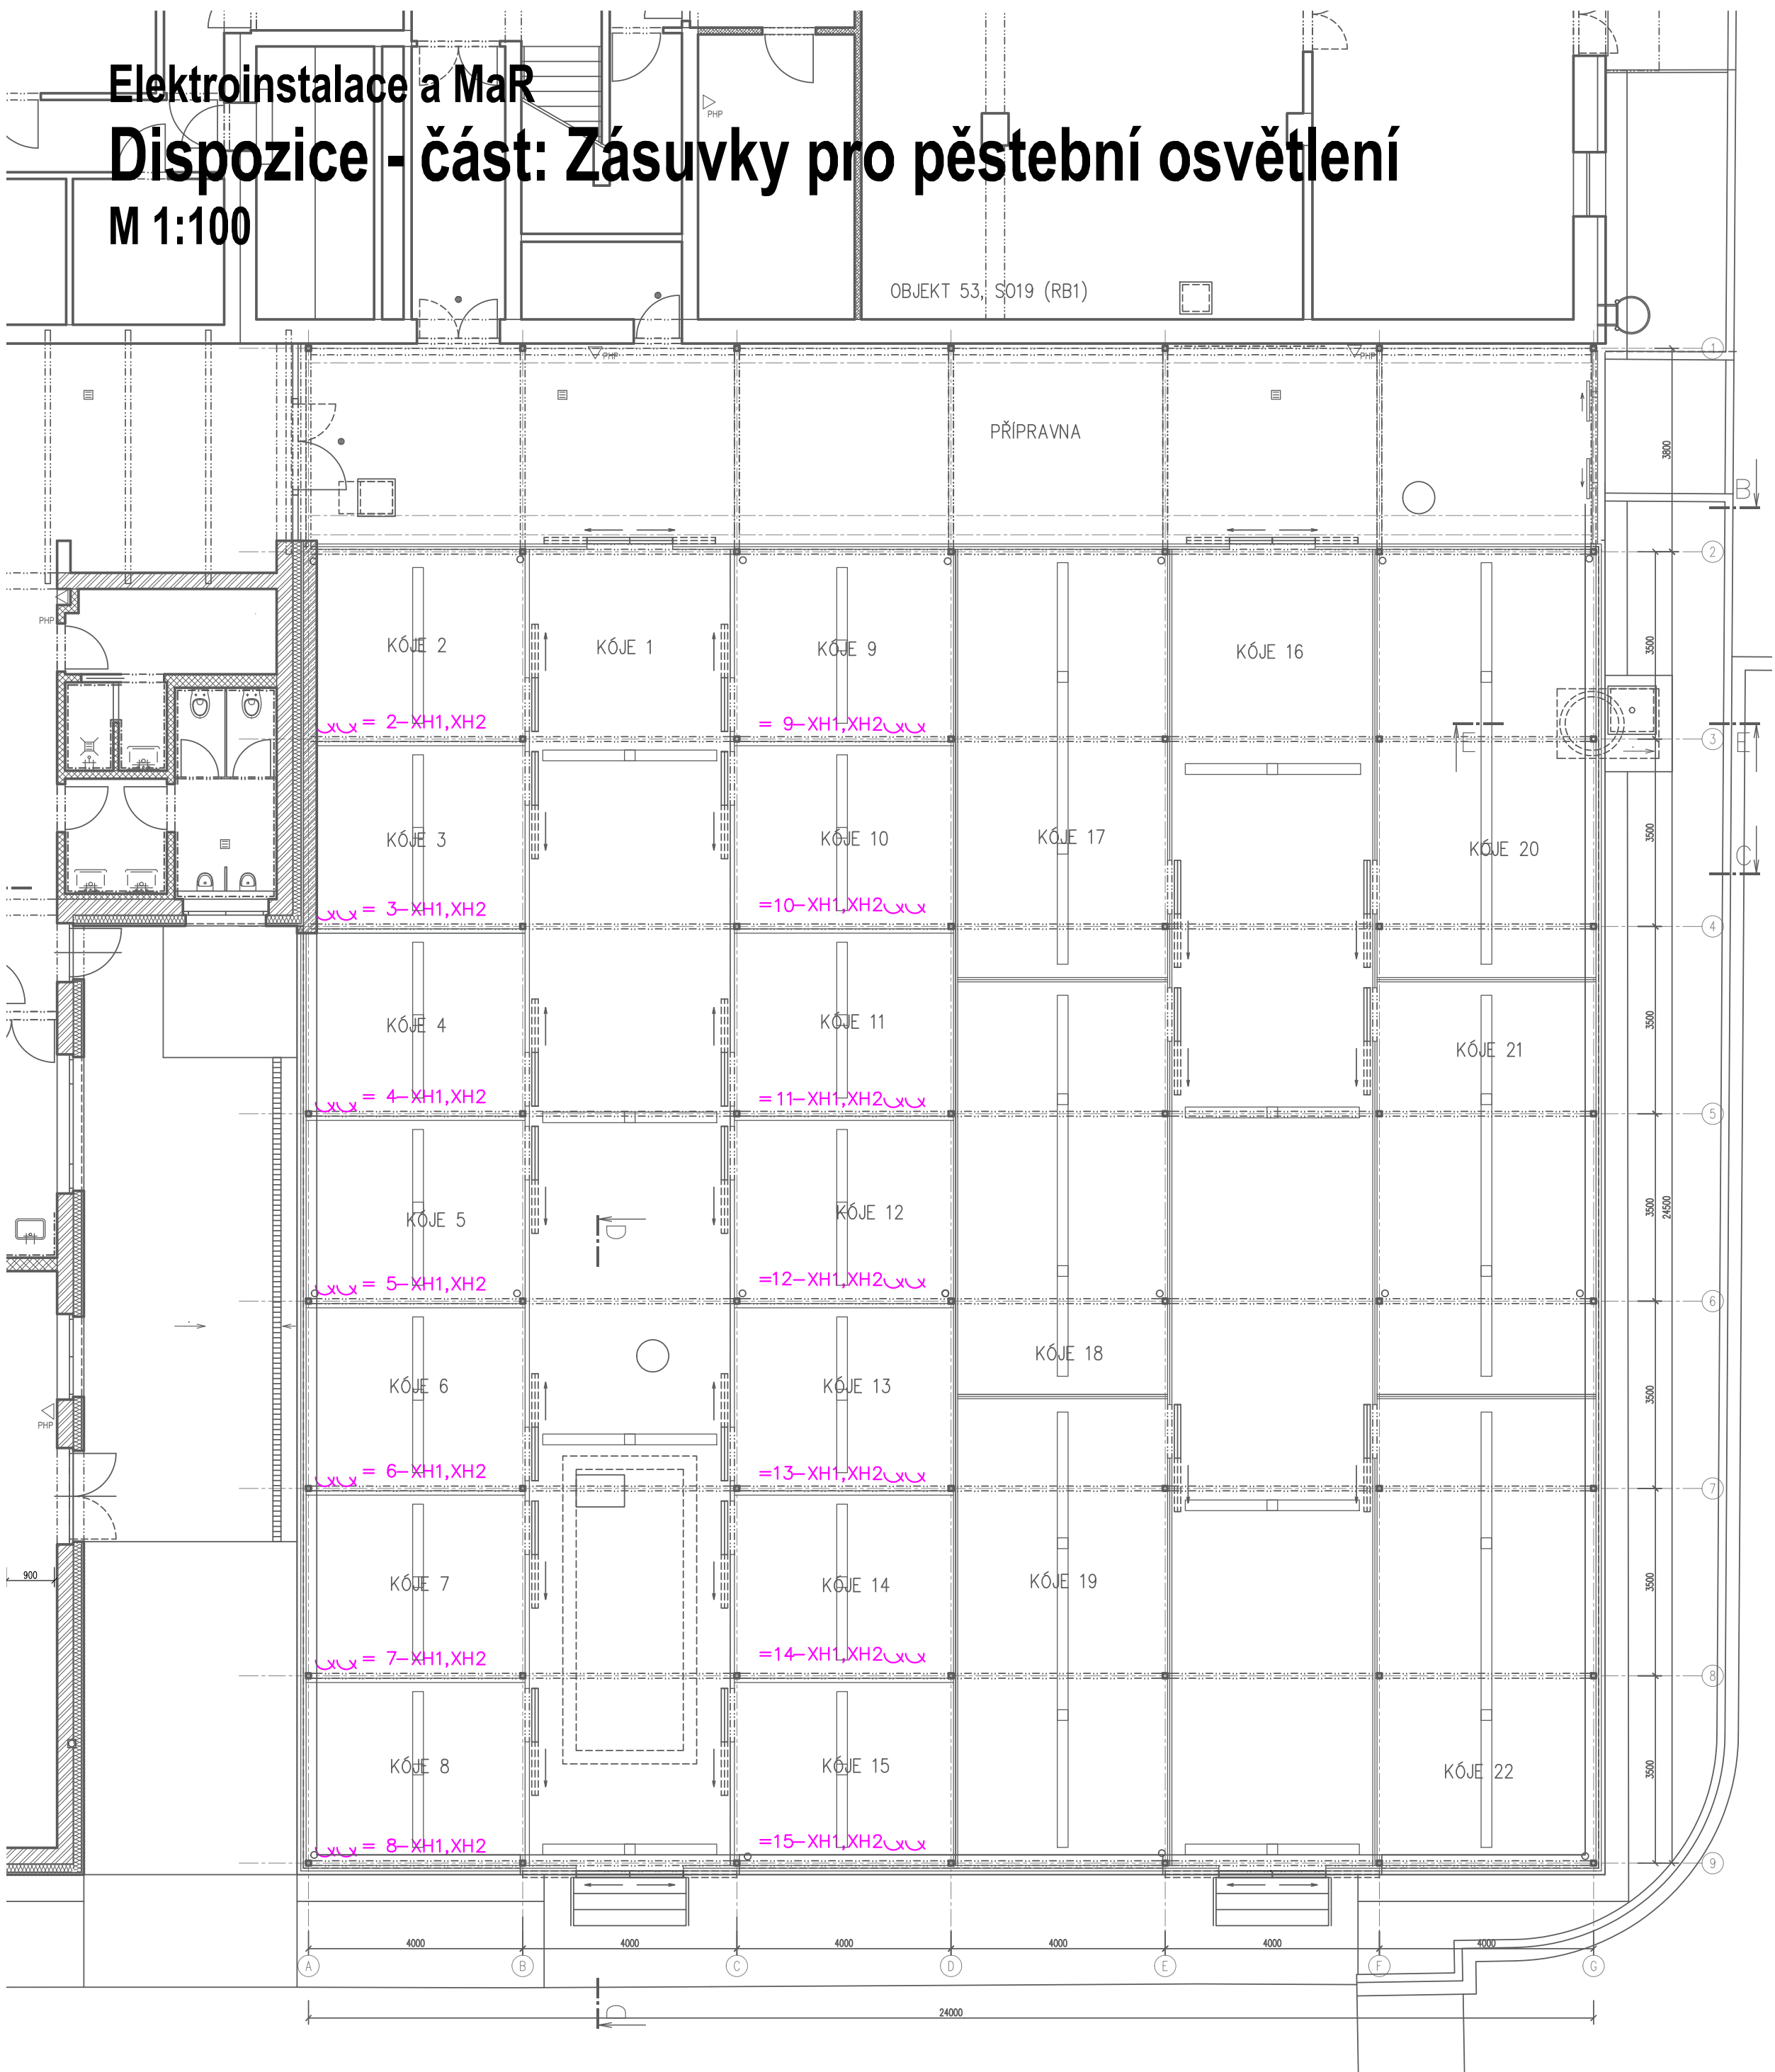

LEGENDA:

-XH1, -XH2 Zásuvky pro pěstební svítidla stolů 1 a 2

Poznámky:

Pěstební světla budou dodána s konstrukcí stolů s ohebným přívodem napájení se zástrčkou.

Hlavní kabelové trasy obsahují část pro silovou instalaci 400VAC a 230VAC a trasy MaR 24VDC.
Trasy silové elektroinstalace svítidel musí být od MaR oddělena buď samostatným kabelovým žlabem nebo alespoň přepážkou.

±0,000 = 210,17 m.n.m.

Požadavky na výkon a/nebo funkci - grafická část

Akce: DOBUDOVÁNÍ A MODERNIZACE INFRASTRUKTURY PRO PRAKTICKOU VÝUKU NA PRF UPOL		Datum: 01/2018
		Měřítko: 1:100
Objekt: PS 12 - SKLENÍK RB2 VČETNÉ TECHNOLOGICKÉHO VYBAVENÍ	Část: B	Paré:
Část: Elektroinstalace a MaR	Vykr.č.: 4.5	
Výkres: Dispozice - část: Zásuvky pro pěstební osvětlení		