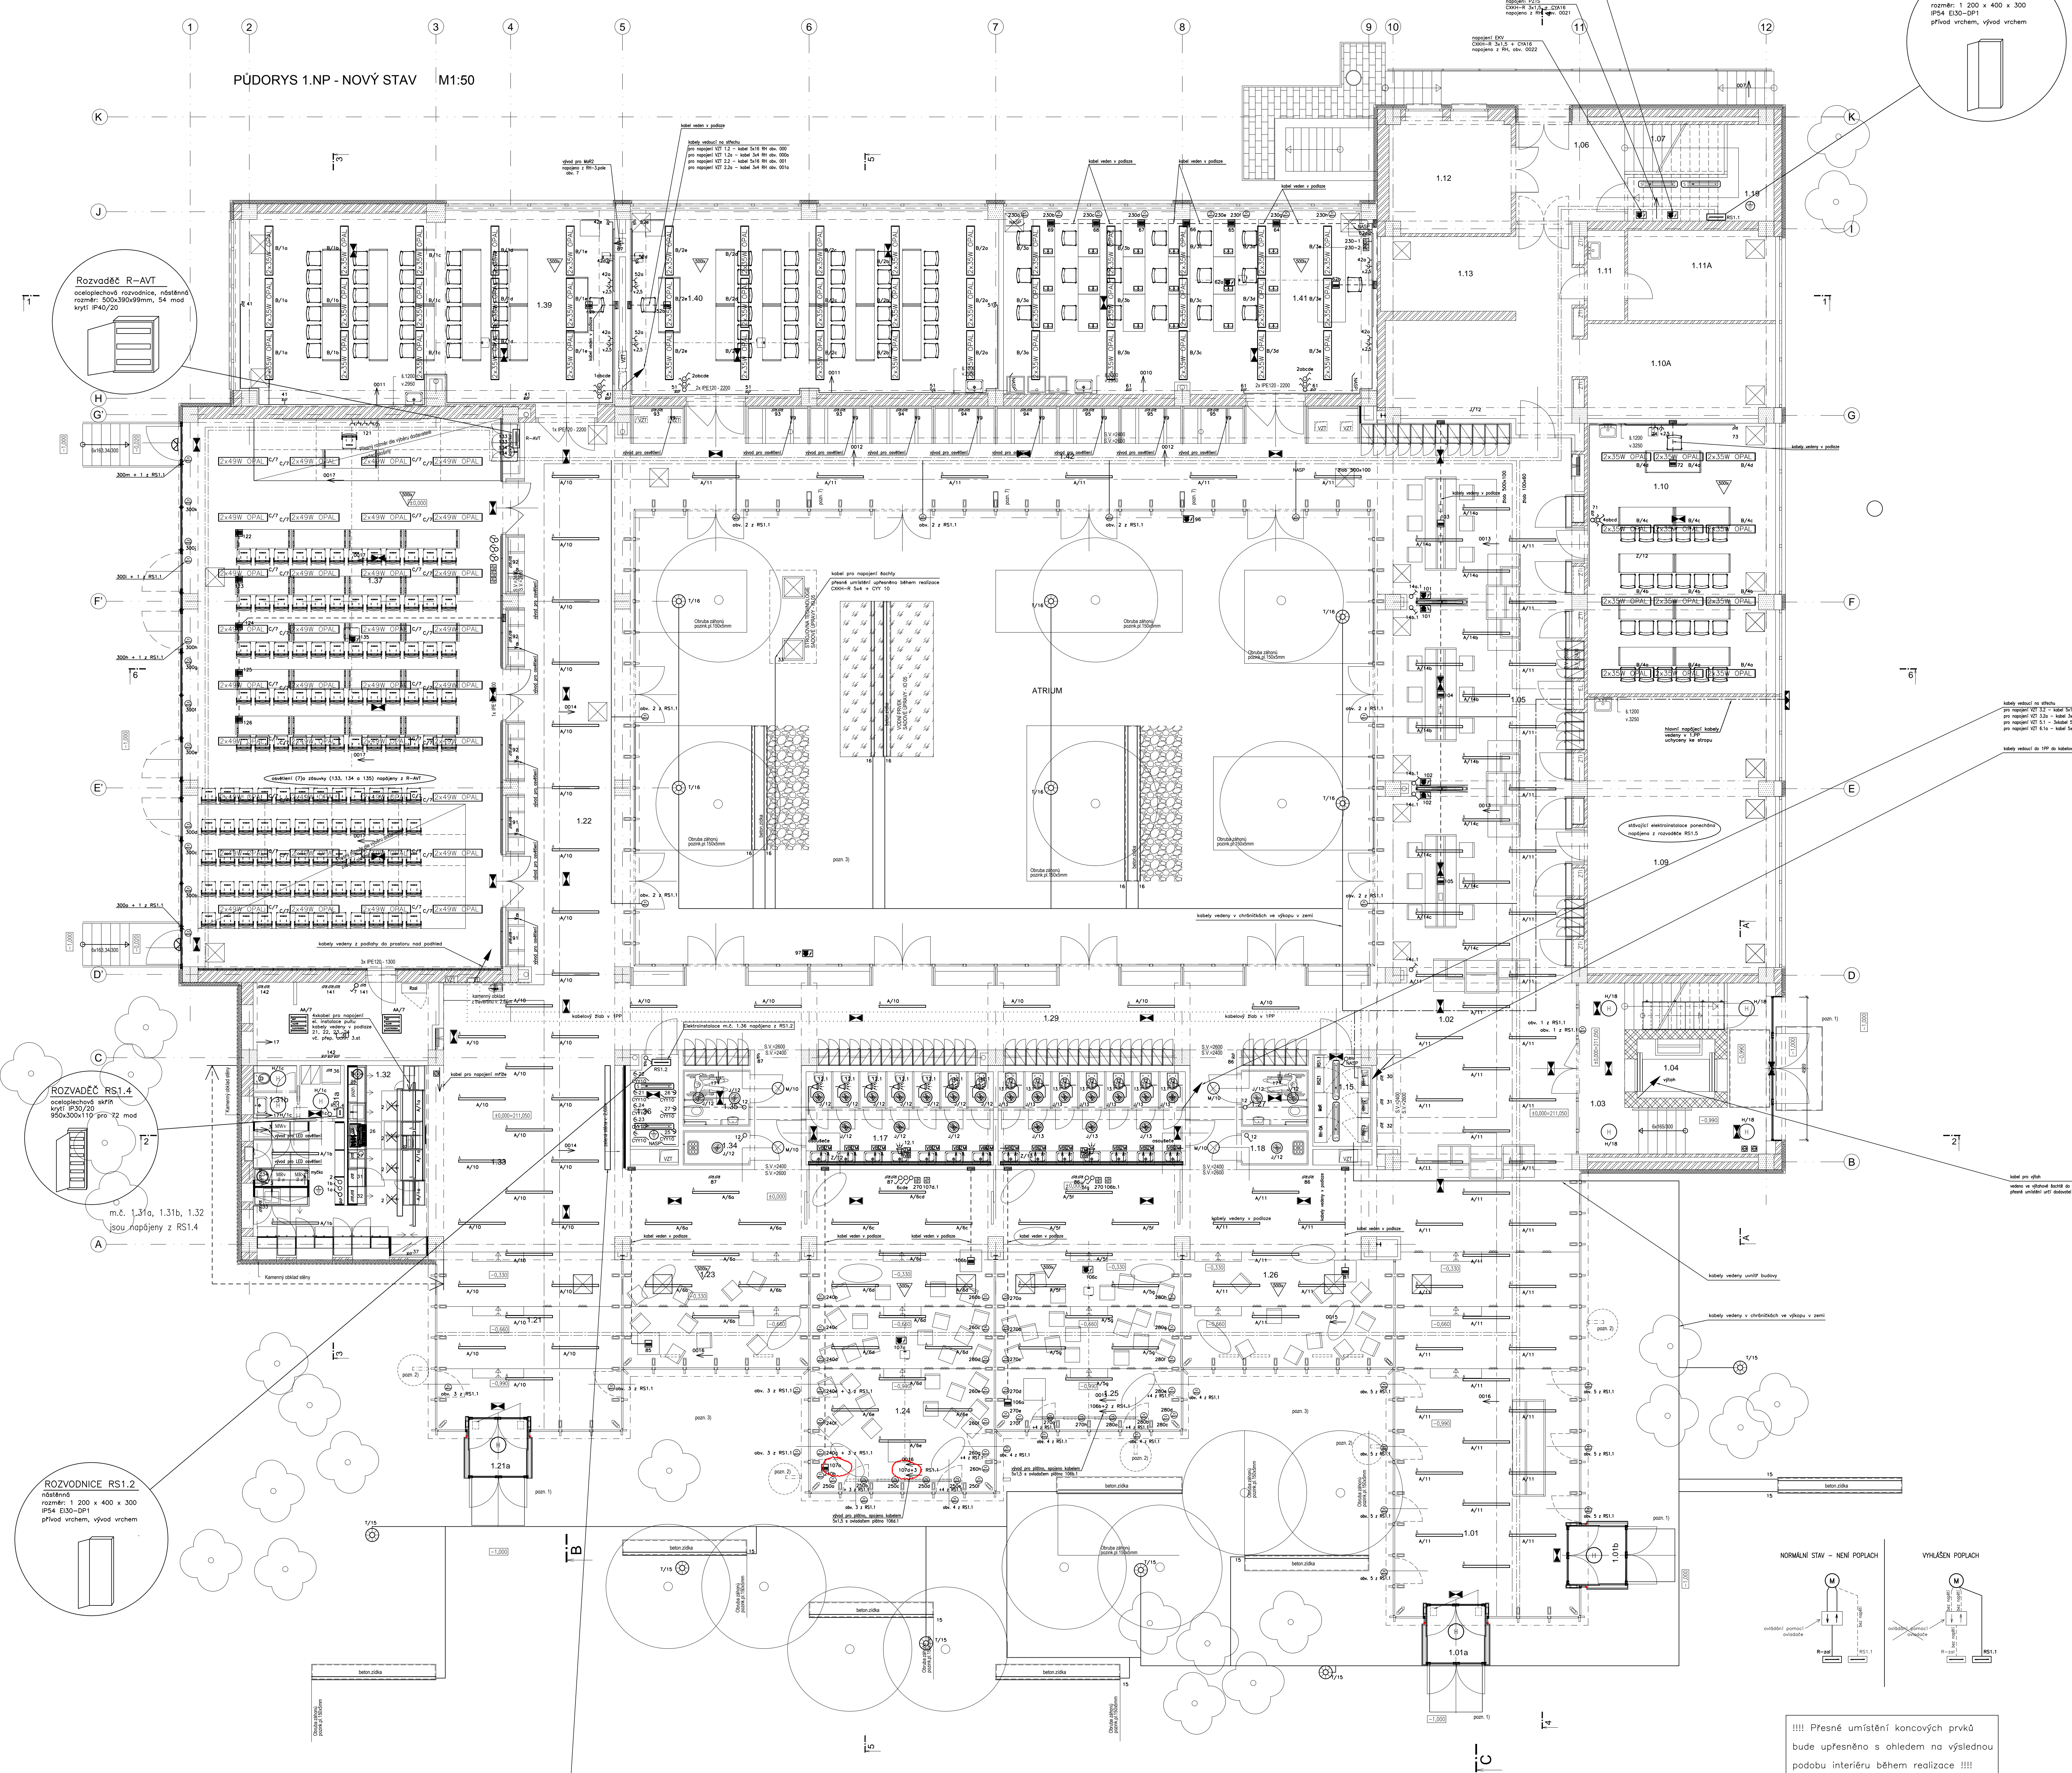


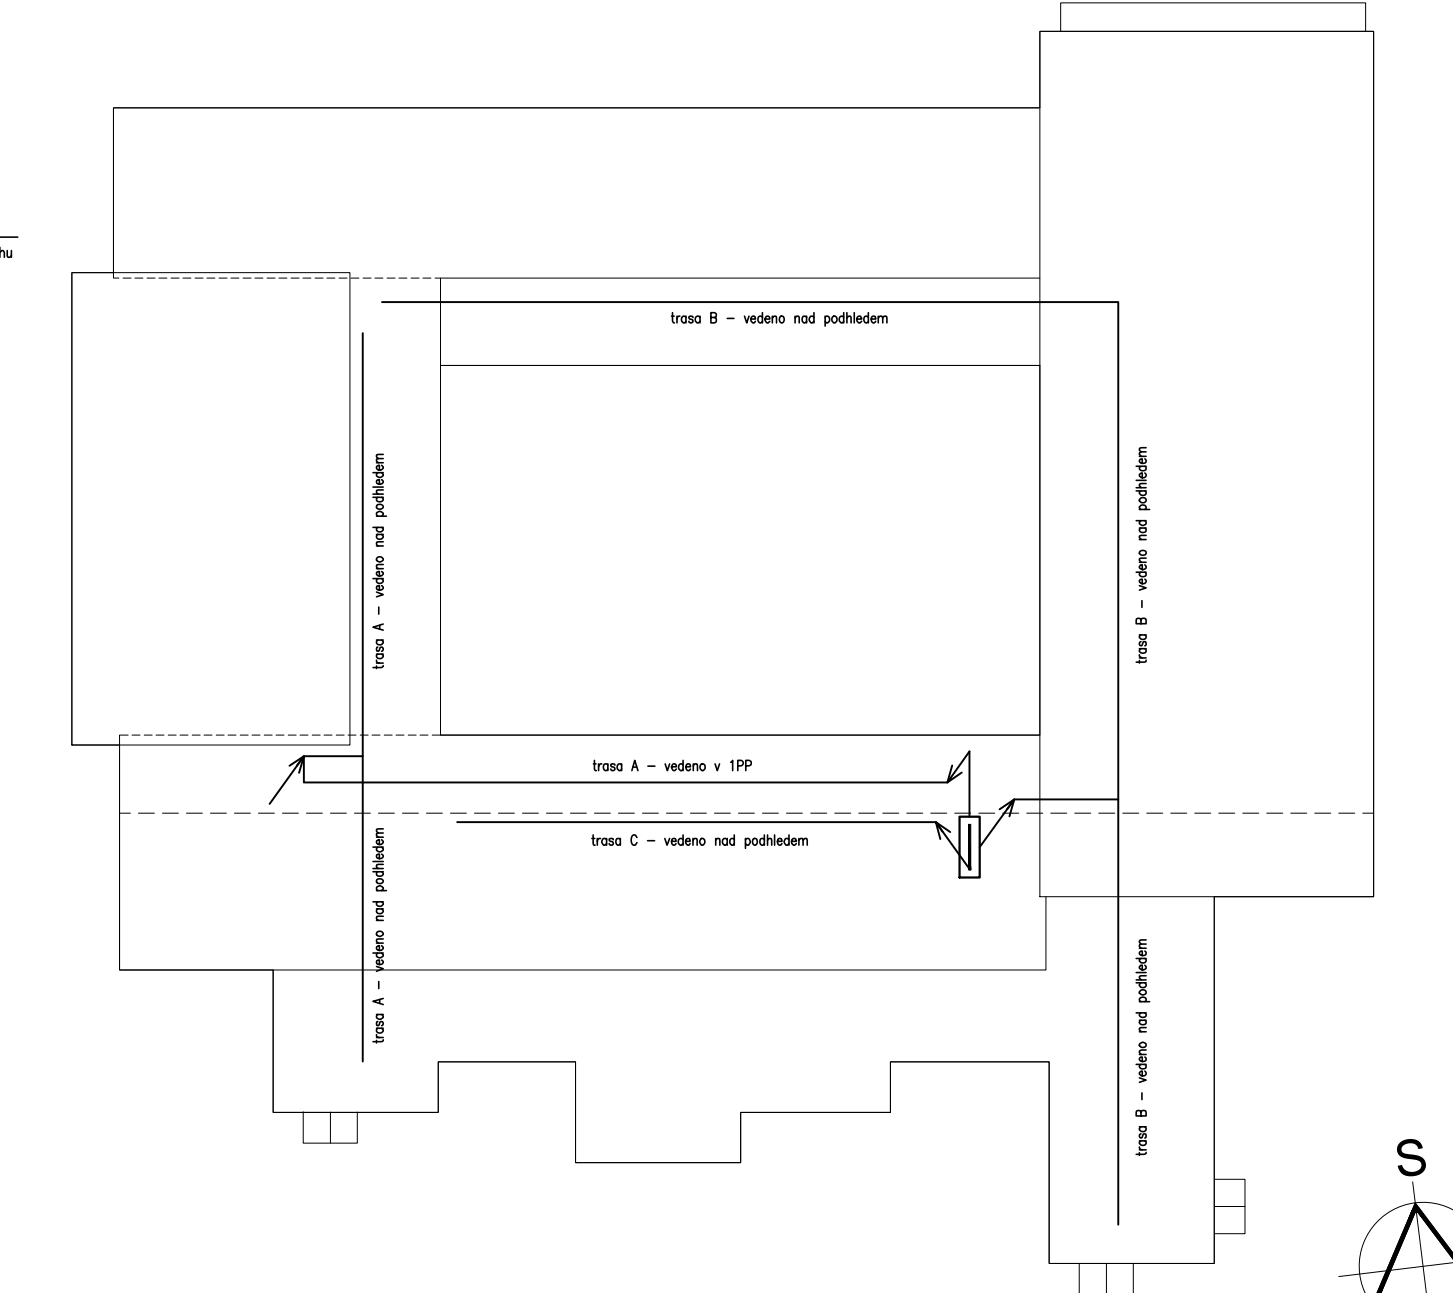
PŮDORYS 1.NP - NOVÝ STAV | M1:50



LEGENDA MIKROSTIGI						
CM	LOGO MIKROSTIGI	POVOLO	EST.	POVOLO	ISTORIA	ETNOF.
1.01	UTERINIANA	86,8	100	100	100	100
1.02	ADRIAN	3,2	100	100	100	100
1.03	ADRIAN	3,2	100	100	100	100
1.04	ADRIAN	3,2	100	100	100	100
1.05	ADRIAN	3,2	100	100	100	100
1.06	ADRIAN	3,2	100	100	100	100
1.07	ADRIAN	3,2	100	100	100	100
1.08	ADRIAN	3,2	100	100	100	100
1.09	ADRIAN	3,2	100	100	100	100
1.10	ADRIAN	3,2	100	100	100	100
1.11	ADRIAN	3,2	100	100	100	100
1.12	ADRIAN	3,2	100	100	100	100
1.13	ADRIAN	3,2	100	100	100	100
1.14	ADRIAN	3,2	100	100	100	100
1.15	ADRIAN	3,2	100	100	100	100
1.16	ADRIAN	3,2	100	100	100	100
1.17	ADRIAN	3,2	100	100	100	100
1.18	ADRIAN	3,2	100	100	100	100
1.19	ADRIAN	3,2	100	100	100	100
1.20	ADRIAN	3,2	100	100	100	100
1.21	ADRIAN	3,2	100	100	100	100
1.22	ADRIAN	3,2	100	100	100	100
1.23	ADRIAN	3,2	100	100	100	100
1.24	ADRIAN	3,2	100	100	100	100
1.25	ADRIAN	3,2	100	100	100	100
1.26	ADRIAN	3,2	100	100	100	100
1.27	ADRIAN	3,2	100	100	100	100
1.28	ADRIAN	3,2	100	100	100	100
1.29	ADRIAN	3,2	100	100	100	100
1.30	ADRIAN	3,2	100	100	100	100
1.31	ADRIAN	3,2	100	100	100	100
1.32	ADRIAN	3,2	100	100	100	100
1.33	ADRIAN	3,2	100	100	100	100
1.34	ADRIAN	3,2	100	100	100	100
1.35	ADRIAN	3,2	100	100	100	100
1.36	ADRIAN	3,2	100	100	100	100
1.37	ADRIAN	3,2	100	100	100	100
1.38	ADRIAN	3,2	100	100	100	100
1.39	ADRIAN	3,2	100	100	100	100
1.40	ADRIAN	3,2	100	100	100	100
1.41	ADRIAN	3,2	100	100	100	100
1.42	ADRIAN	3,2	100	100	100	100

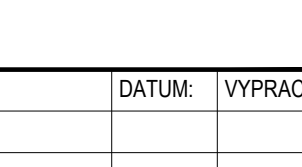
 
 
**VÝPIS PŘEKLADŮ**  
KERAMICKÝ PLOCHÝ PŘEKLAD SPRAŠIJNÝ VYTUPNĚNÝ ŽELEZOBETONEM S VÝZTUŽÍ 80mm  
PRO PŘÍKOVY s 150mm PRO OTVORY max. 900mm - 1x125mm  
ULOŽEN DO 13mm TLUSTEHO LŽE Z CEMENT MALTY, ULOŽENÍ min. 120mm PO OBECI STRANÁCH  
100x124x1500mm, KS 8

- [illegible]



STAV K 17. 08. 2018		AUTOR VABUHRU: ING. ARIH MLJAKOVIĆ, Ph.D.	
VÝŠKOK SYSTÉMU BPS: ±0,000 ± 215,00 m n. m. (stávající úroveň podlaží 1 NP)			
REVIZE:	POPIS ZMĚNY:	DATUM:	VYPRACOVAVEL:
01	změna elektronizace	09/2019	Purkyně

AKCE:	MODERNIZACE A DOBUDOVÁNÍ PRÍZEMNÍ ČÁSTI OBJEKTU Č. 47 PÍF UL. OLOMOUC - HOLICE	
INVESTOR A OBJEKTANT:	Univerzita Jablunko, s.r.o. Kilometrážní st. 118, 771 47 Olomouc	DÍL 01 - PŘÍSTAVBA A STAVEBNÍ ÚPRAVY OBJEKTU Č. 47 PÍF UL. OLOMOUC - HOLICE DÍL 04 - SPOJNÁSTAVBA ELEKTROKABEL, BLESKOVOD
MÍSTO STAVBY:	poskytné RP UL. OLOMOUC předměstí č. 17001, 170042, k. a. 602/PP Jablunko - Olomouc	DOKUMENTACE: C2, 2000000 - 4 AUTODOKUMENTACE:
GENERÁLNÍ PROJEKTANT:	 INTAR s.r.o. Benátská 1711/18, 602 00 Brno tel.: +420 542 20 2211 e-mail: info@intar.cz, projekt@intar.cz	DATUM: 01/2019 FORMÁT: 18 - 44 KÓPE:
HLAVNÍ INŽENÝR PROJEKTU:	ING. PETR ŠVOBODA, <a href="mailto:petrsvoboda@intar.cz">petrsvoboda@intar.cz</a>	MĚŘÍTKO: 1:75 VÝKRES:
HLAVNÍ ARCHITEKT PROJEKTU:	ING. BARBORA LUNGMAN, <a href="mailto:barboralungman@intar.cz">barboralungman@intar.cz</a>	
ZODPOVĚDNÝ ČÁSTI:	 Ing. Zdeněk Ilmonen, a.s. Benátská 1711/18, 602 00 Brno tel.: +420 542 20 2211 e-mail: info@z.ilm.cz, projekt@z.ilm.cz	VÝKRES:
DOPLOVATELNÝ PROJEKTANT:	ING. ZDENEK ILMONEN, <a href="mailto:zdenek@z.ilm.cz">zdenek@z.ilm.cz</a>	EVIDENČNÍ ČÍSLO: 20190001-4.50 D1.01.1.4 G.14
VYPRACOVAVEL:	Marka Purkyně, <a href="mailto:marka.purkyn@intar.cz">marka.purkyn@intar.cz</a>	ČÍSLO VÝKRESU: 11 REVIZE: 01