


ZÁKLADY + PŮDORYS 1.PP - NOVÝ STAV M1:100

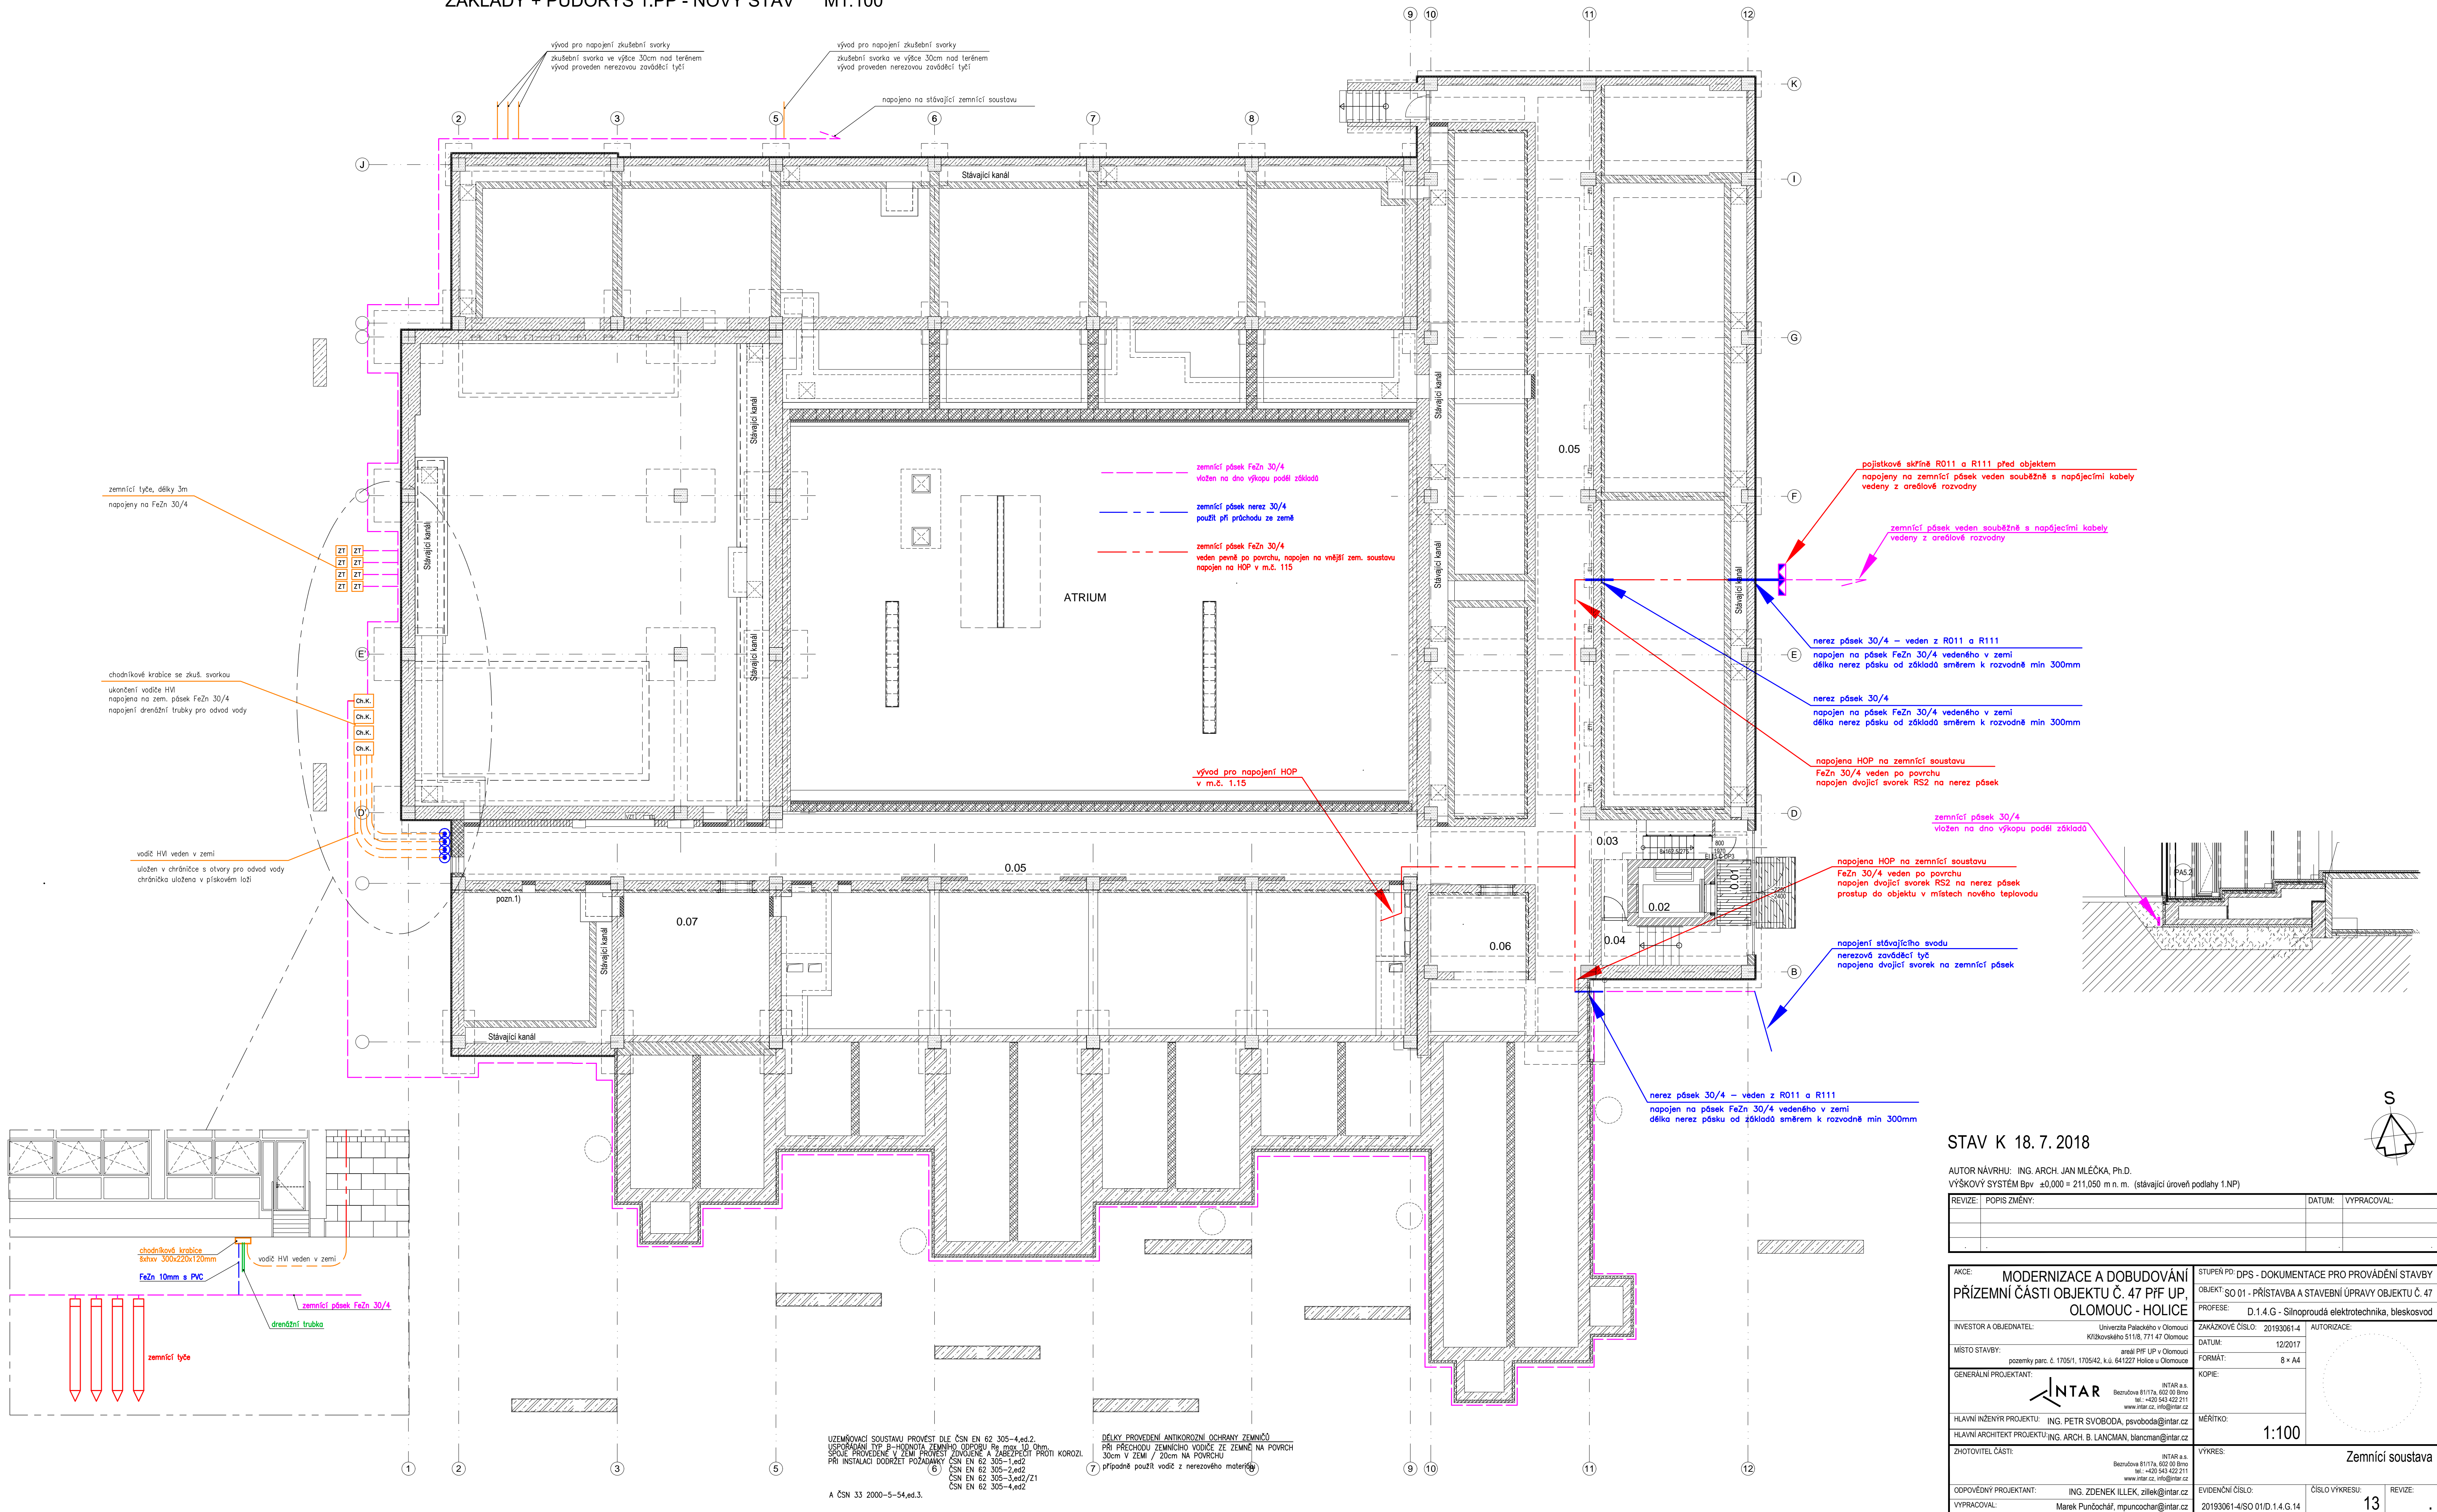

AUTOR NÁVRHU: ING. ARCH. JAN MLEČKA, Ph.D.
VÝŠKOVÝ SYSTÉM BpV ±0,000 = 211,050 m n. m. (stávající úroveň podlahy 1.NP)

REVIZE:	POPIS ZMĚNY:	DATUM:	VYPRACOVAL:

AKCE: MODERNIZACE A DOBUDOVÁNÍ PŘÍZEMNÍ ČÁSTI OBJEKTU Č. 47 PÍF UP, OLOMOUC - HOLICE		STUPEŇ PD: DPS - DOKUMENTACE PRO PROVÁDĚNÍ STAVBY	
INVESTOR A OBJEDNATEL: Univerzita Palackého v Olomouci Křížovského 511/8, 771 47 Olomouc		OBJEKT: SO 01 - PŘÍSTAVBA A STAVEBNÍ ÚPRAVY OBJEKTU Č. 47	
MÍSTO STAVBY: pozemky parc. č. 1705/1, 1705/2, k.ú. 64/1227 Holice u Olomouce		PROFES: D.1.4.G - Silnoproudá elektrotechnika,bleskosvod	
GENERALNÍ PROJEKTANT: INTAR a.s. Bezdruha 811/17a, 602 00 Brno tel.: +420 542 422 211 www.intar.cz, info@intar.cz		ZAKÁZKOVÉ ČÍSLO: 20193061-4	
HLAVNÍ INŽENÝR PROJEKTU: ING. PETR SVOBODA, psvoboda@intar.cz		AUTORIZACE:	
HLAVNÍ ARCHITEKT PROJEKTU: ING. ARCH. B. LANCMAN, blancman@intar.cz		DATUM: 12/2017	
ZHOTOVITEL ČÁSTI: INTAR a.s.		FORMÁT: 8 x A4	
DOPOVĚDNÝ PROJEKTANT: ING. ZDENEK ILEK, zilek@intar.cz		KOPIE:	
VYPRACOVAL: Marek Puntochář, mpuntochar@intar.cz		MĚŘÍTKO: 1:100	
EVIDENČNÍ ČÍSLO: 20193061-4/ISO 01/D.1.4.G.14		VÝKRES: Zemnicí soustava	