


PŮDORYS 4.NP

MĚŘÍTKO 1:75

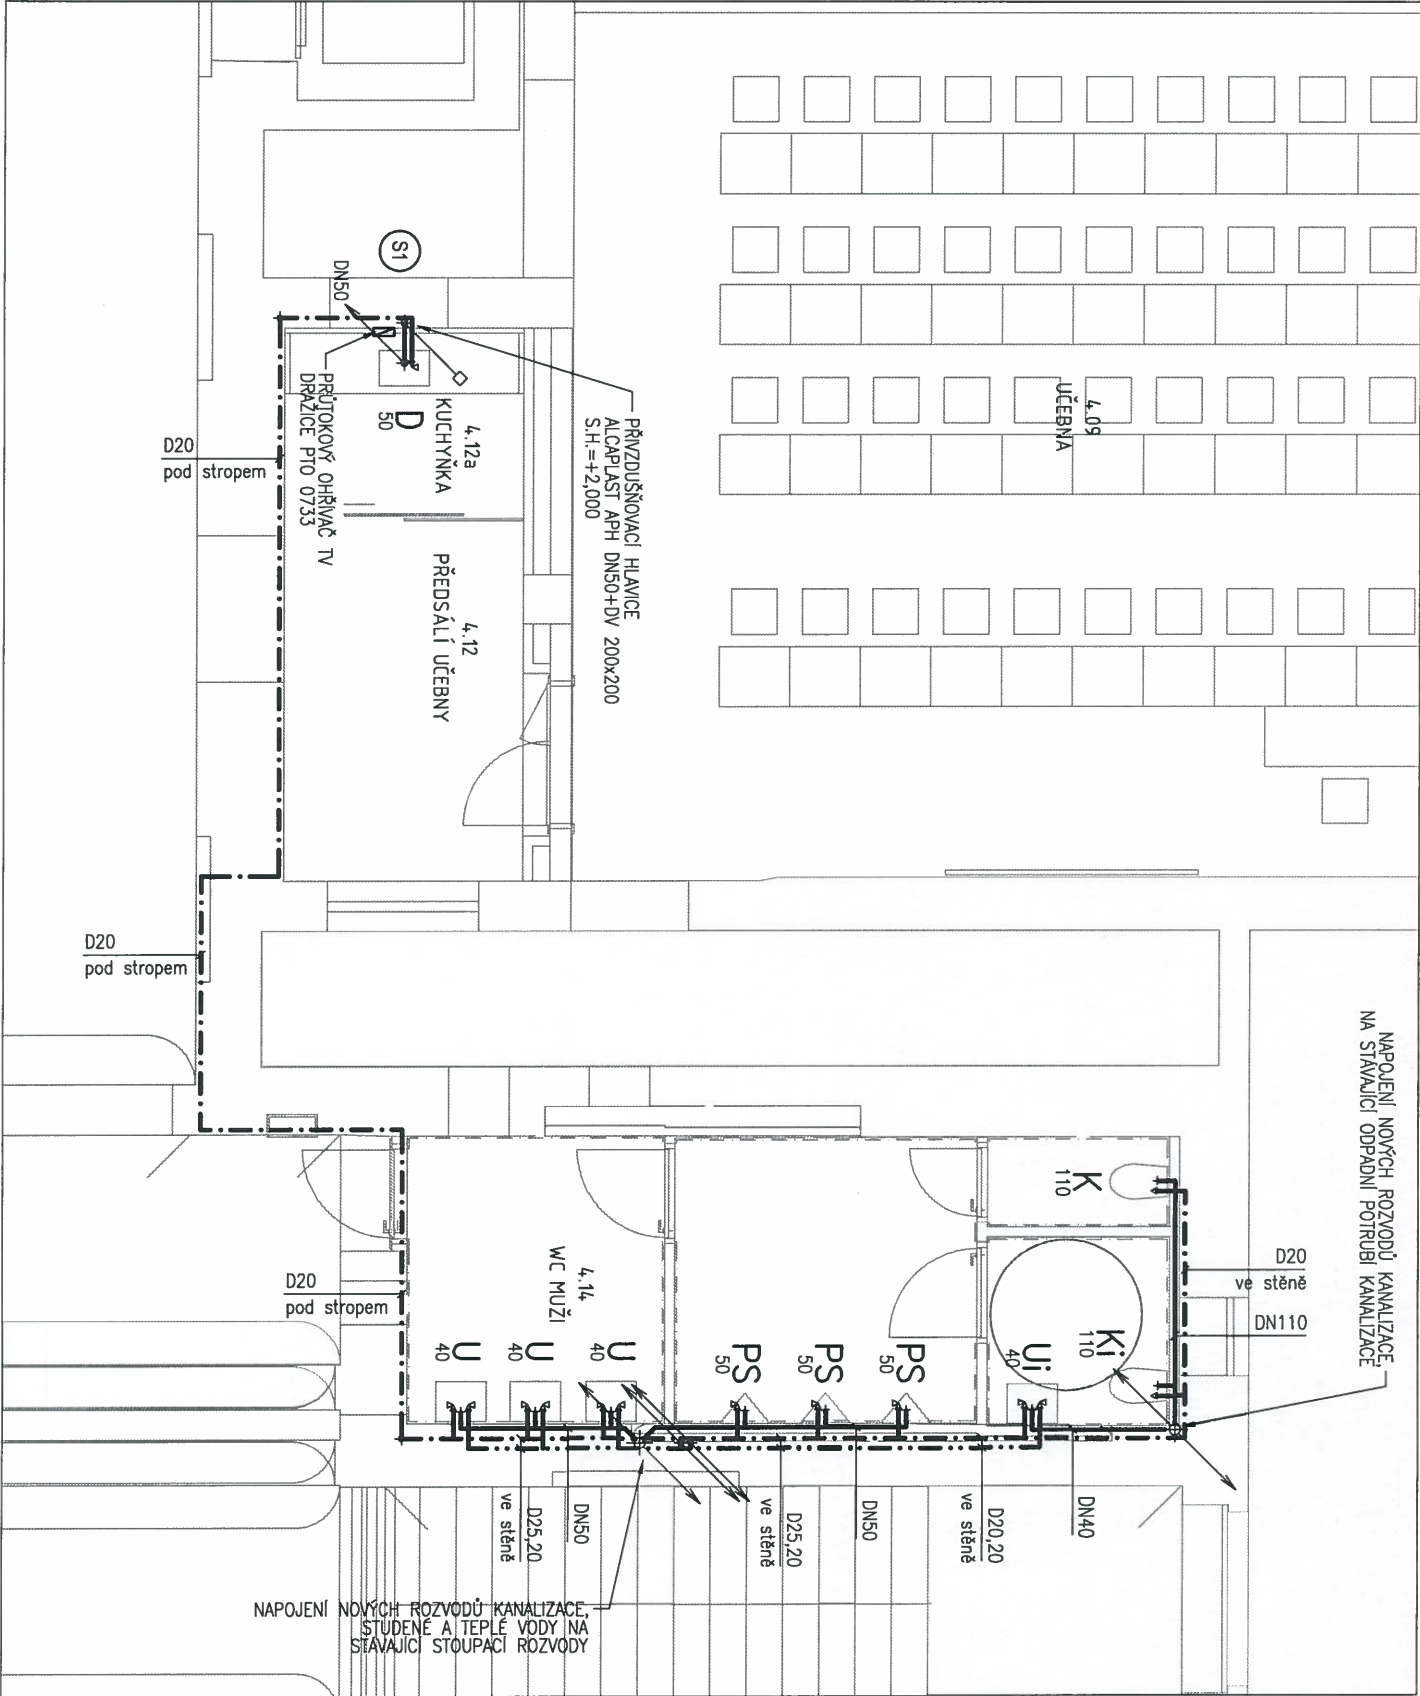

VÝŘEZ č.1

LEGENDA MÍSTNOSTÍ

OZNAČENÍ	NÁZEV MÍSTNOSTI	PLOCHA [m²]
MIGRACE		
4.09	UČEBNA	81,30
4.12	PŘEDSÁLÍ UČEBNY	10,48
4.14	WC MUŽI	21,10
4.21	KANCELÁŘ	20,36
4.22	KANCELÁŘ	20,99
4.23	KANCELÁŘ	20,24
4.24	KANCELÁŘ	19,55
4.25	KANCELÁŘ	17,52
4.26	KANCELÁŘ	34,84
4.27	KANCELÁŘ	14,99
DSP MIGRACE - CELKOVÁ PLOCHA		261,37
CELKOVÁ PLOCHA MÍSTNOSTÍ		261,37

LEGENDA

- NAVŘEZENÉ PŘIPOJOVACÍ KANALIZAČNÍ POTRUBÍ - HTplus systém
- NAVŘEZENÝ ROZVOD STUDENÉ VODY - Wavin EKOPLASTIK EVO PP-RCT
- NAVŘEZENÝ ROZVOD TEPLÉ VODY - Wavin EKOPLASTIK EVO PP-RCT

LEGENDA ZAŘÍZOVACÍCH PŘEDMĚTŮ

- K 110 ZÁVĚSNÉ WC
- Ki 110 ZÁVĚSNÉ WC PRO INVALIDY
- U 40 UMÝVADLO
- Ui 40 UMÝVADLO PRO INVALIDY
- PS 50 PISOÁR
- D 50 DŘEZ

POZNÁMKA

- 1/ DETAILNÍ VÝPIS ZAŘÍZOVACÍCH PŘEDMĚTŮ VIZ. TECHNICKÁ ZPRÁVA.
- 2/ NAPOJENÍ NAVRHOVANÝCH ZAŘÍZOVACÍCH PŘEDMĚTŮ BUDE PROVEDENO NA STÁVAJÍCÍ ROZVODY KANALIZACE A ROZVODY SV+TV



PROJEKT			
STAVEBNÍ ÚPRAVY OBJEKTU FF UP OLOMOUČ			
TŘÍDA SVOBODY 26 (MIGRACE)			
PROJEKTANT		ZADAVATEL	STATUS
		AMTB s.r.o. Hanušova 10 779 00 Olomouc	DSP
			08/2016
			1:75
PROJEKTANT ČÁSTI		ČÁST	TECHNIKA PROSTŘEDÍ STAVEB
Ing. Ondřej Vaculík Holečkova 9 150 00 Praha 5			02
NÁZEV		PŮDORYS 4.NP	
		D.1.4.1	