
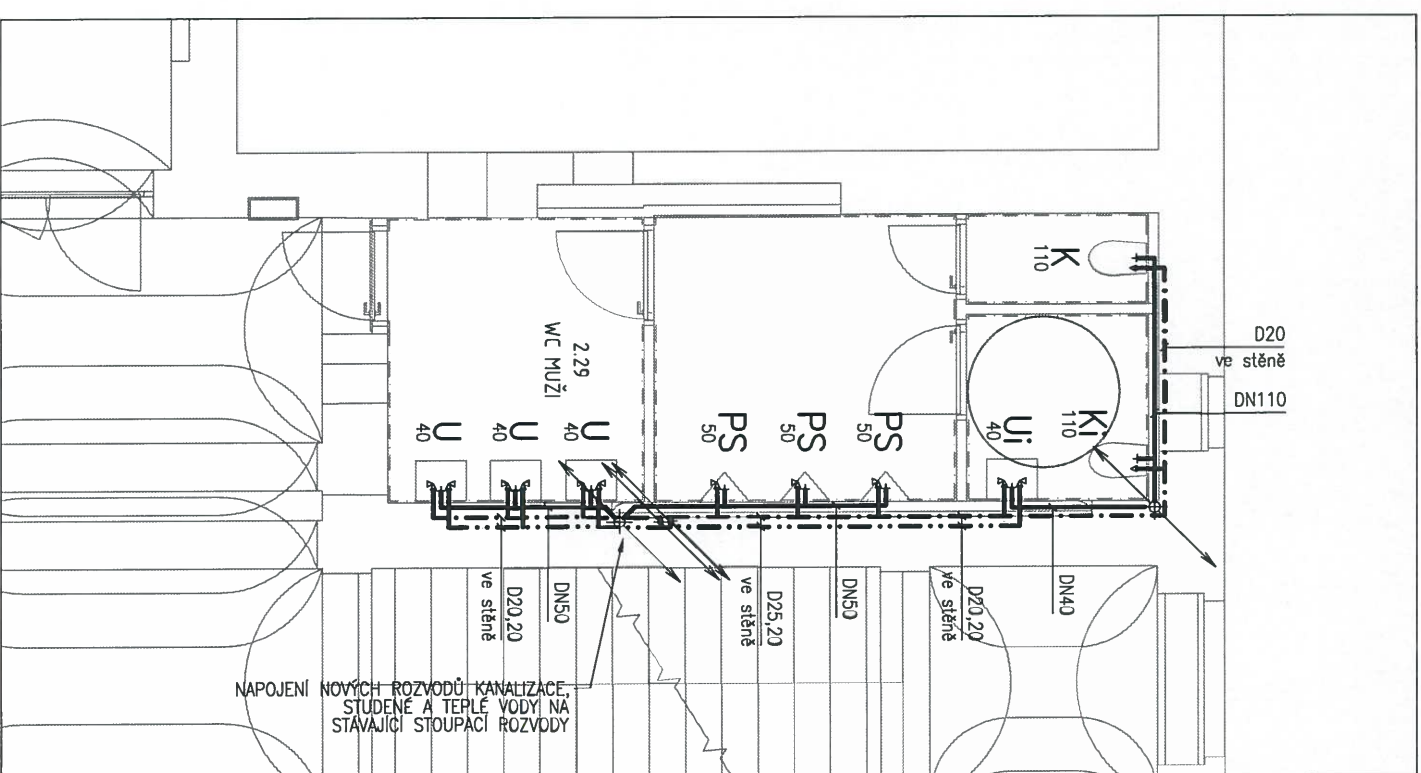


# PŮDORYS 2.NP - část 1

MĚŘÍTKO 1:75

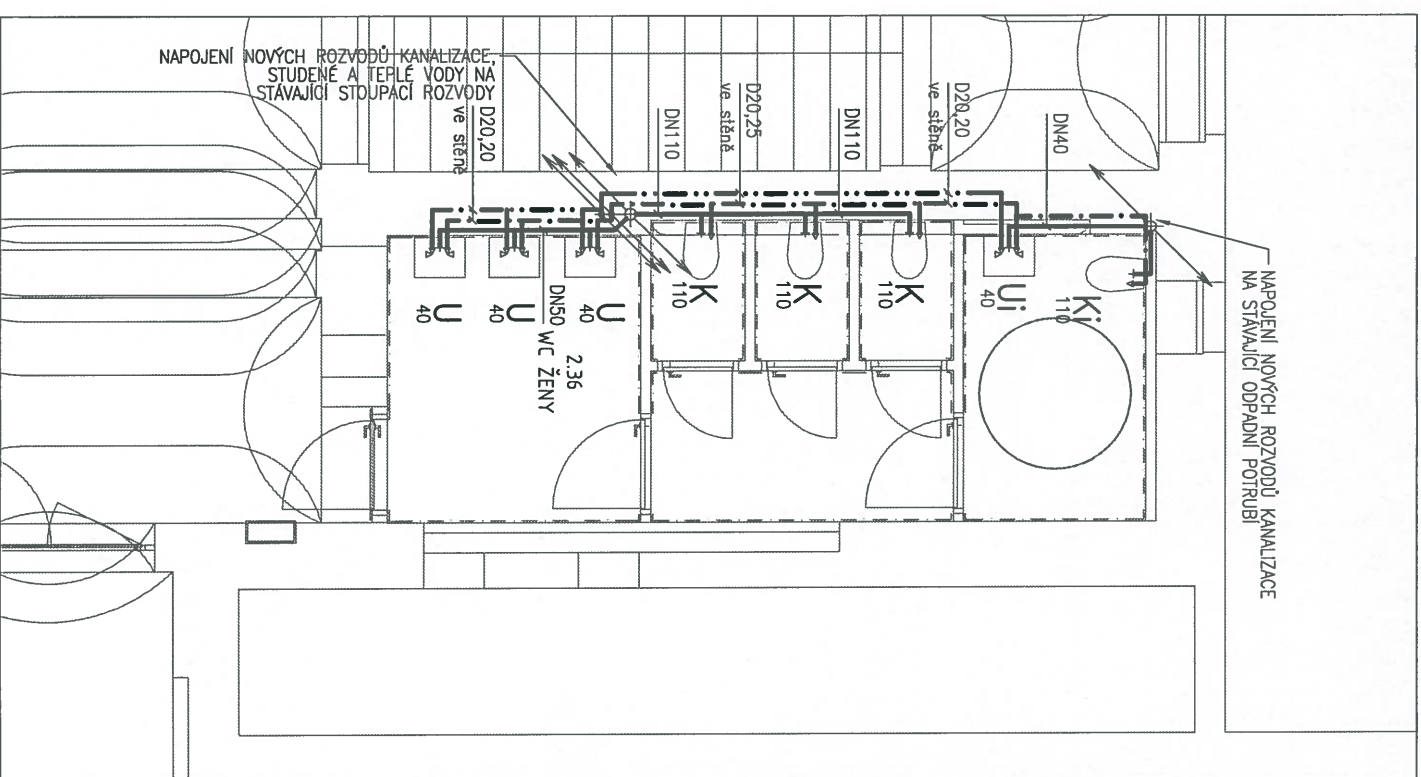

## LEGENDA ZAŘÍZOVACÍCH PŘEDMĚTŮ

## VÝŘEZ č.1

K <sup>110</sup>	ZÁVĚSNÉ WC
Ki <sup>110</sup>	ZÁVĚSNÉ WC PRO INVALIDY
U <sup>40</sup>	UMYVADLO
Ui <sup>40</sup>	UMYVADLO PRO INVALIDY
PS <sup>50</sup>	PISOAR

## POZNÁMKA

## VÝŘEZ č.2



1/ DETALNÍ VÝPIS ZAŘÍZOVACÍCH PŘEDMĚTŮ VIZ. TECHNICKÁ ZPRÁVA.

2/ NÁPOJENÍ NAVRHOVANÝCH ZAŘÍZOVACÍCH PŘEDMĚTŮ BUDE PROVEDENO NA STAVALJÍCÍ ROZVODY KANALIZACE A ROZVODY SYSTÉMU


## LEGENDA MÍSTNOSTÍ

ROZNAČENÍ	NÁZEV MÍSTNOSTI	PLOCHA [m <sup>2</sup> ]
DIGIHUM		
2.21	PC UČEBNA	65,29
2.22a	KANCELÁŘ	18,84
2.22b	KANCELÁŘ	17,83
2.22c	KANCELÁŘ	16,53
2.23a	KANCELÁŘ 4. 6OS	34,60
2.23b	KANCELÁŘ	17,70
2.23c	KANCELÁŘ	19,22
2.24	LAB. EEG (03)	23,46
2.25	LAB. EYE TRACKING (04)	40,23
2.29	WC MUŽI	20,74
2.36	WC ŽENY	20,77
2.41	CHODBA	63,61
2.43	PRACOVNA PHD	66,01
DIGIHUM - CELKOVÁ PLOCHA		424,84

## LEGENDA


- |   |   |
|---|---|
|  | NAVŘEŽENÉ PŘIPOJOVACÍ KANALIZAČNÍ POTRUBÍ - HTplus systém   |
|  | NAVŘEŽENÝ ROZVOD STUDENÉ VODY - WAVIN EKOPLASTIK EVO PP-RCT |
|  | NAVŘEŽENÝ ROZVOD TEPLÉ VODY - WAVIN EKOPLASTIK EVO PP-RCT   |




PROJEKT	
STAVEBNÍ ÚPRAVY OBJEKTU FF UP OLOMOUC	
TŘÍDA SVOBODY 26 (DIGIHUM)	
PROJEKTANT	ZADAVATEL
 AMTB s.r.o. Hanušova 10 779 00 Olomouc	UNIVERZITA PALACKÉHO V OLOMOUCI Křížkovského 8 771 47 Olomouc
PROJEKTANT ČÁSTI	ČÁST
Ing. Ondřej Vaculík Holečkova 9 150 00 Praha 5	TECHNIKA PROSTŘEDÍ STAVEB
NÁZEV	STATUS
PŮDORYS 2.NP – část 1	DSF
	DAT
	08/2016
	HEŘINKO
	1.75
	Č. ČÁSTI
	02

PŮDORYS 2.NP - část 2

MĚŘÍTKO 1:75

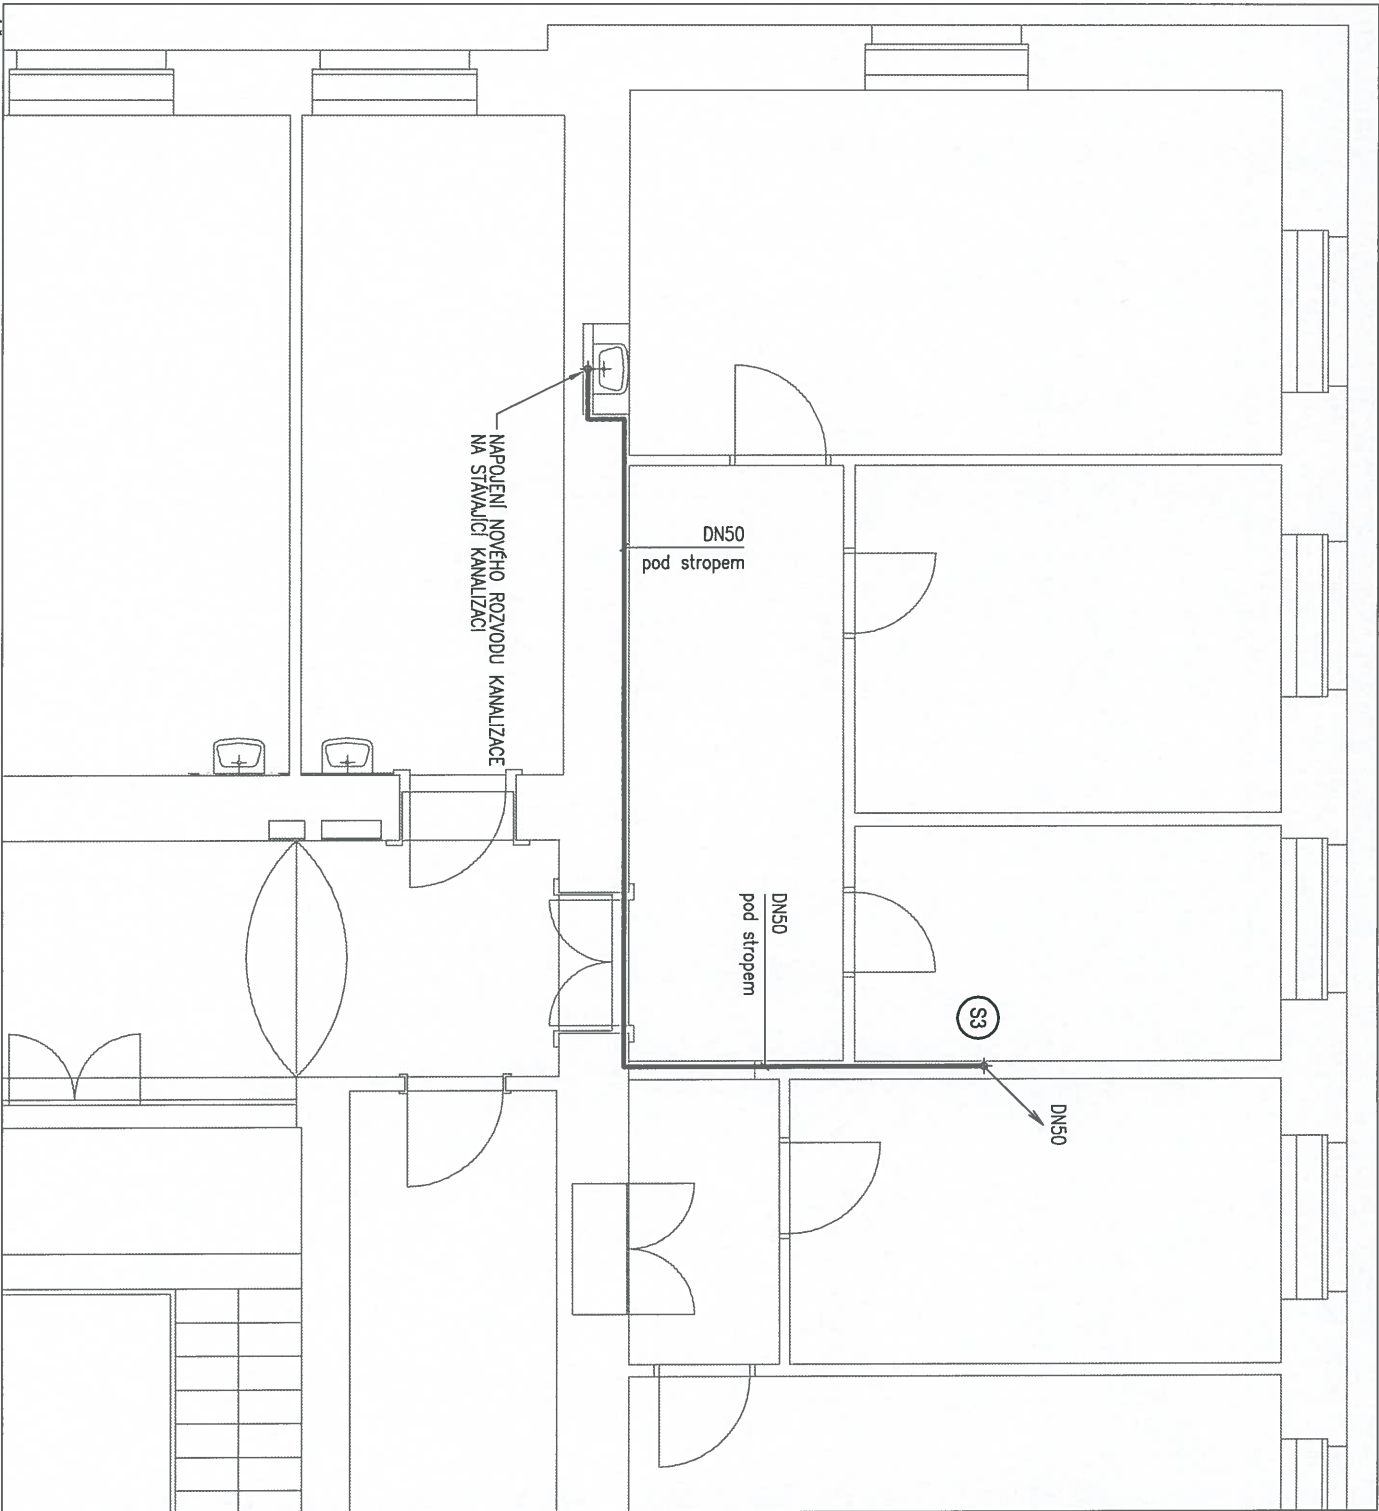

VÝŘEZ č.3 - jižovýchodní roh objektu

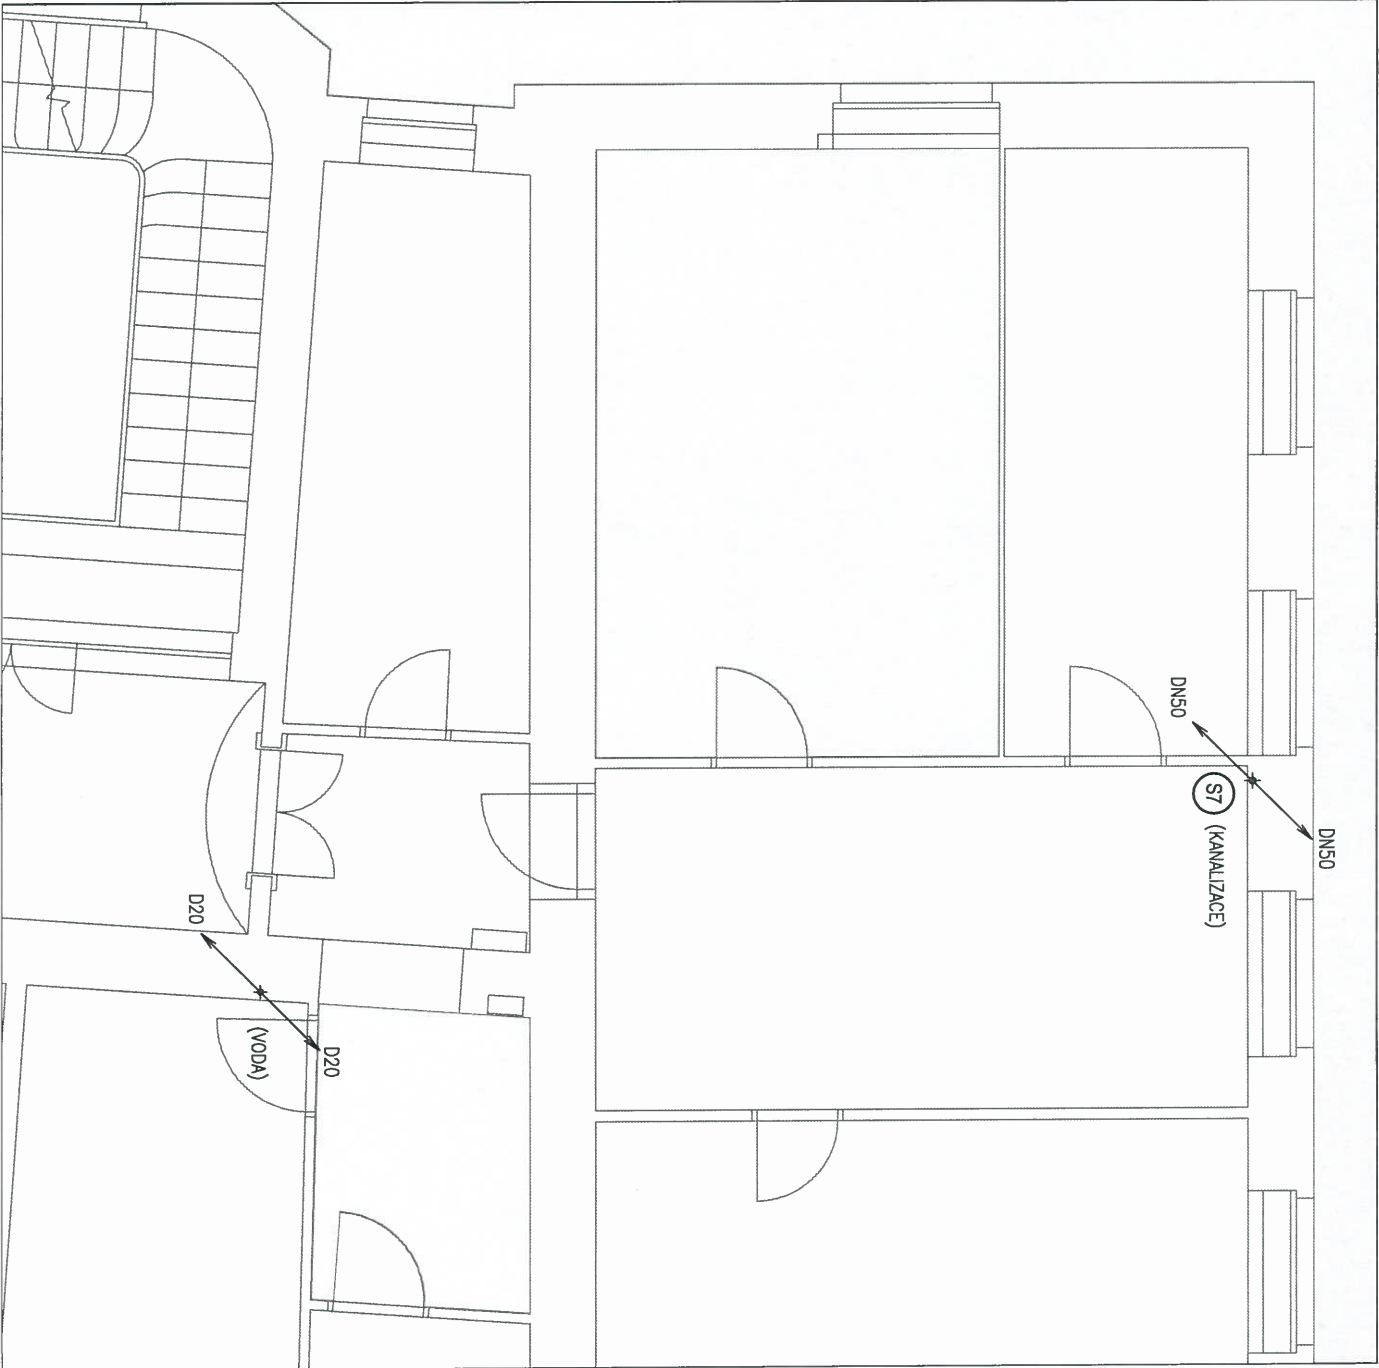


VÝŘEZ č.4 - jižozápadní roh objektu

LEGENDA

NAVRŽENÉ PŘIPOJOVACÍ KANALIZAČNÍ POTRUBÍ - HT plus systém



PROJEKT			
STAVEBNÍ ÚPRAVY OBJEKTU FF UP OLOMOUC			
TŘÍDA SVOBODY 26 (DIGIHUM)			
PROJEKTANT	ZADAVATEL	STATUS	
	AMTB s.r.o. Hanušova 10 779 00 Olomouc	UNIVERZITA PALACKÉHO V OLOMOUCI	
		Křížkovského 8	
		771 47 Olomouc	
PROJEKTANT ČÁSTI	Ing. Ondřej Vaculík Holečkova 9 150 00 Praha 5	ČÁST	TECHNIKA PROSTŘEDÍ STAVEB
NÁZEV	PŮDORYS 2.NP – část 2		Č. část
			03
			D.1.4.1