


STÁVAJÍCÍ SVÍTIDLA A VYPÍNAČE ZDEMONTOVAT.
NOVÉ OSVĚTLENÍ NAPOJIT NA STÁVAJÍCÍ OVBOD 15
Z R1.1 KABELEM CYK 3C x 1,5

LEGENDA MÍSTNOSTÍ

Ozn.	Účel místnosti	Plocha [m²]
1.01	RAMPA	30,90
1.02	STUDIJNÍ PROSTOR	56,05
1.03	SKLADOVÝ PROSTOR	6,14
1.04	ODDECHOVÝ PROSTOR	16,28

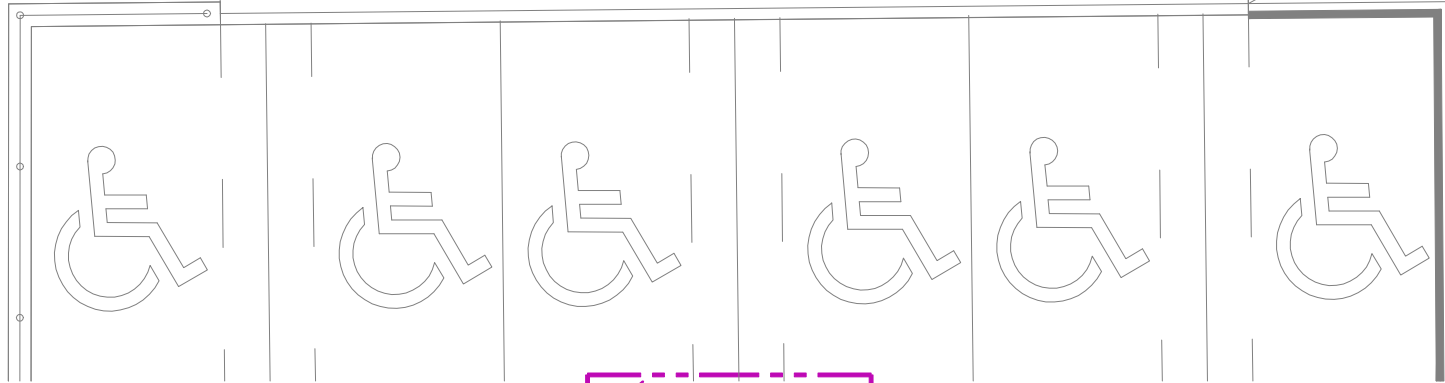

- R** — ZÁVĚSNÉ LED 36W/3000K, TĚLESO SV. AL SLITINA, RŮZNÁ BAREVNÁ PROVEDENÍ, SATINE MIKROPYRAMIDOVÝ KRYT, L=1170MM, 230V
- R1** — ZÁVĚSNÉ LED 71W/3000K, TĚLESO SV. AL SLITINA, RŮZNÁ BAREVNÁ PROVEDENÍ, SATINE MIKROPYRAMIDOVÝ KRYT, L=2310MM, 230V
- R2** — ZÁVĚSNÉ LED 142W/3000K, TĚLESO SV. AL SLITINA, RŮZNÁ BAREVNÁ PROVEDENÍ, SATINE MIKROPYRAMIDOVÝ KRYT, L=4620MM, 230V
- N1** SV. LED VESTAVNÉ NOUZOVÉ, ZNAČÍCÍ SMĚR ÚNIKU, 1H, VČETNĚ PIKTOGRAMU, PŘIPOJENO NA CBS, RÁMEČEK PRO VESTAVENÍ
- N4** SVÍTIDLO LED VESTAVNÉ NOUZOVÉ PROTIPANICKÉ, PŘI VÝPADKU SVÍTÍCÍ 3H, AUTOTEST OPTIKA AREA, PŘIPOJENO NA CBS
- *19a** STOPNÍ POKYBOVÉ ČIDLO 230V/10A, IP20

NOVÁ ELEKTROINSTALACE
STÁVAJÍCÍ ELEKTROINSTALACE

**HEXAPLAN
INTERNATIONAL**

PŮDORYS 1.NP - OSVĚTLENÍ

OBJ.: D.14.3 - ELEKTROINSTALACE	STUPEŇ: DPS	AKCE: STUDIJNÍ PROSTOR S RAMPOU UPOL FTK, TR.MÍRU 117, OLOMOUČ
VYPRACOVAL: ING. J. PETLACH	ODPOVĚDNÝ PROJ. ING. J. PETLACH	DATUM: LEDEN 2023
INVESTOR: UNIVERZITA PALACKÉHO V OLOMOUCI, FTK		

MĚŘÍTKO:
1:100
Č.VÝKRESU:
D143-02