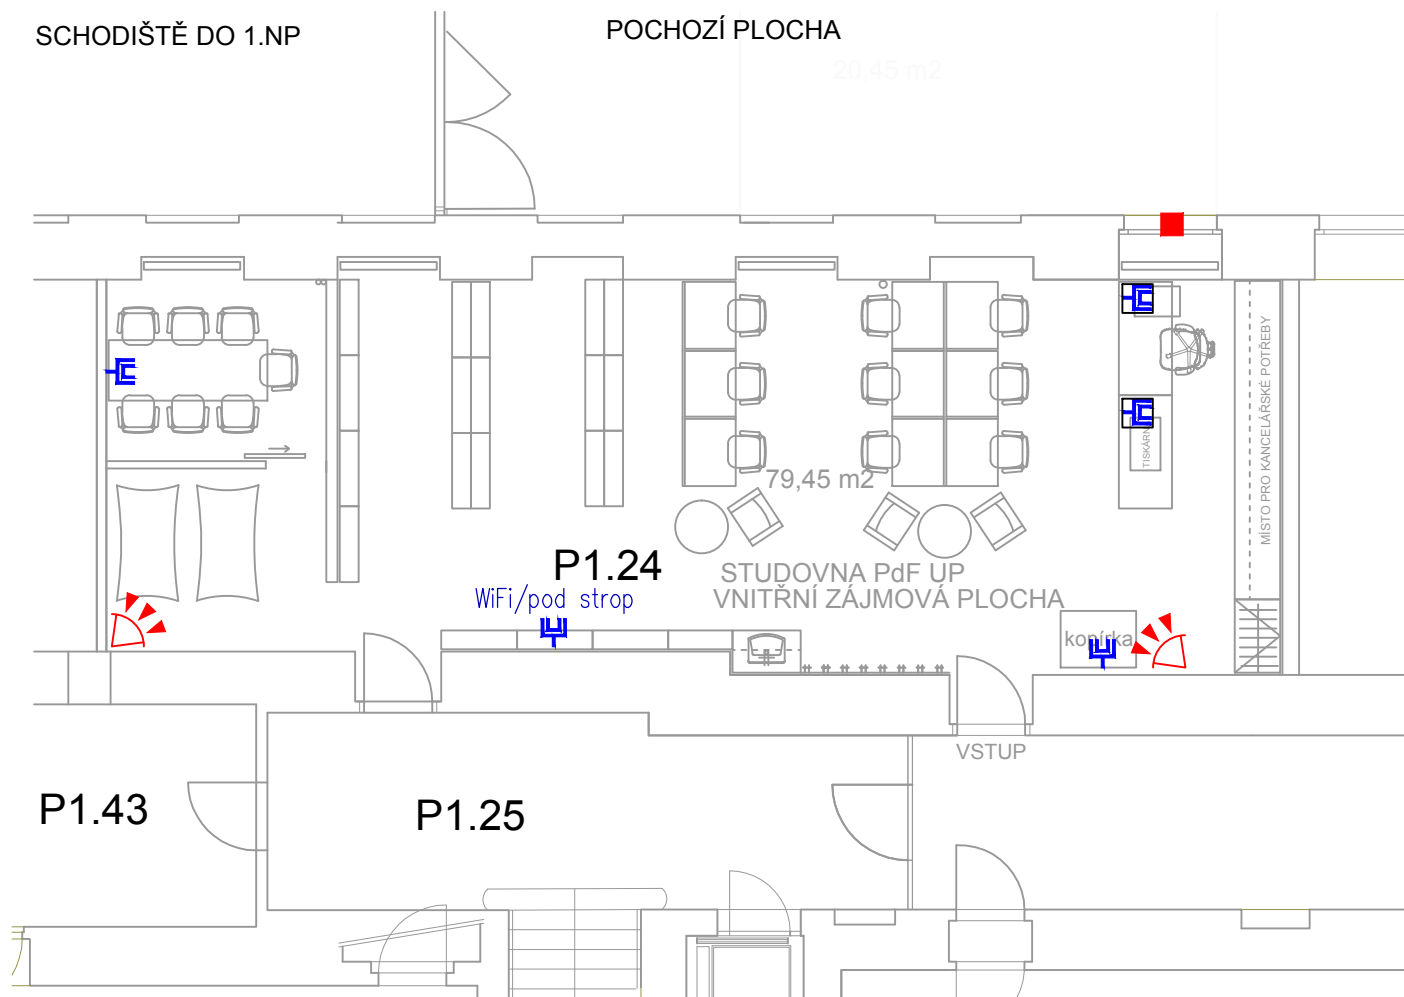


SCHODIŠTĚ DO 1.NP

POCHOZÍ PLOCHA

20,45 m<sup>2</sup>

P1.43

P1.25

P1.24

STUDOVNA PdF UP  
VNITŘNÍ ZÁJMOVÁ PLOCHA79,45 m<sup>2</sup>

VSTUP

kuchyňa

## Legenda značek:

SK



Datová dvouzásuvka 2xRJ45/do nábytku

PZTS



Infrapasivní detektor pohybu



Magnetický snímač otevření dveří

## ROZVODY

ROZVODYSK A PZTS BUDOU ULOŽENY V PVC LIŠTÁCH.

JE NUTNÉ DODRŽET ODSTUPY SLABOPROUDÝCH ROZVODŮ OD ROZVODŮ SILNOPROUDÝCH :

PŘI SOUBĚHU DO 5M - ODSTUP 6 CM

PŘI SOUBĚHU NAD 5 M - ODSTUP 20 CM

REVIZE

KDO KDY REV.

Projektant

Zodpovědný projektant profese

Eva Lobpreisová

Generální projektant

**HEXAPLAN  
INTERNATIONAL**

Zodpovědný projektant

ING. ARCH. JOSEF PÁLKA

Akce

STUDOVNA V 1.PP – PdF UPOL

ŽIŽKOVO NÁM. 5, OLOMOUC

## DOKUMENTACE

Investor UPOL PdF

Lokalita Olomouc

Dílní část—profese

D.1.4.4 Slaboproud

Výkres

PŮDORYS – SK, PZTS

Měřítko 1:100

Datum PROSINEC 2022

Zpracoval Eva Lobpreisová

Kontroloval

Číslo akce

Výkres číslo

Revize

1219

D.1.4.4–01 00