

LEGENDA ZAŘÍZOVACÍ PŘEDMĚTY

- U1

UMYVADLO ZÁPUSTNÉ
- U2

UMYVADLO ZÁVĚSNÉ S POLOSLOUPEM
- B+S

BIDET SE SPRŠKOU
- P

BEZVODNÝ PISOÁR
- U-in

UMYVADLO - INVALIDI
- WC-in

KLOZET ZÁVĚSNÝ - INVALIDI
- WC

KLOZET ZÁVĚSNÝ
- WC2

KLOZET KOMBINOVANÝ SVISLÝ ODPAD
- D

DŘEZ
- SS

STOUPAČKA SPLAŠKOVÉ KANALIZACE - STÁVAJÍCÍ
- KS

STOUPAČKA SPLAŠKOVÉ KANALIZACE
- VS-S

VODOVODNÍ STOUPAČKA - STÁVAJÍCÍ
- VS-N

VODOVODNÍ STOUPAČKA - PROJEKTOVANÁ
- EO


EL. PRŮTOKOVÝ OHŘÍVÁK
- OV

PŘIVZUŠŇOVACÍ VENTIL
- ČK

ČISTÍCÍ KUS
- PU

POŽÁRNÍ UCPÁVKA - MANŽETA

- STOUPÁ (KLESÁ) DO NÁSLEDUJÍCÍHO PODLAŽÍ
- STOUPÁ (KLESÁ) V TOMTO PODLAŽÍ

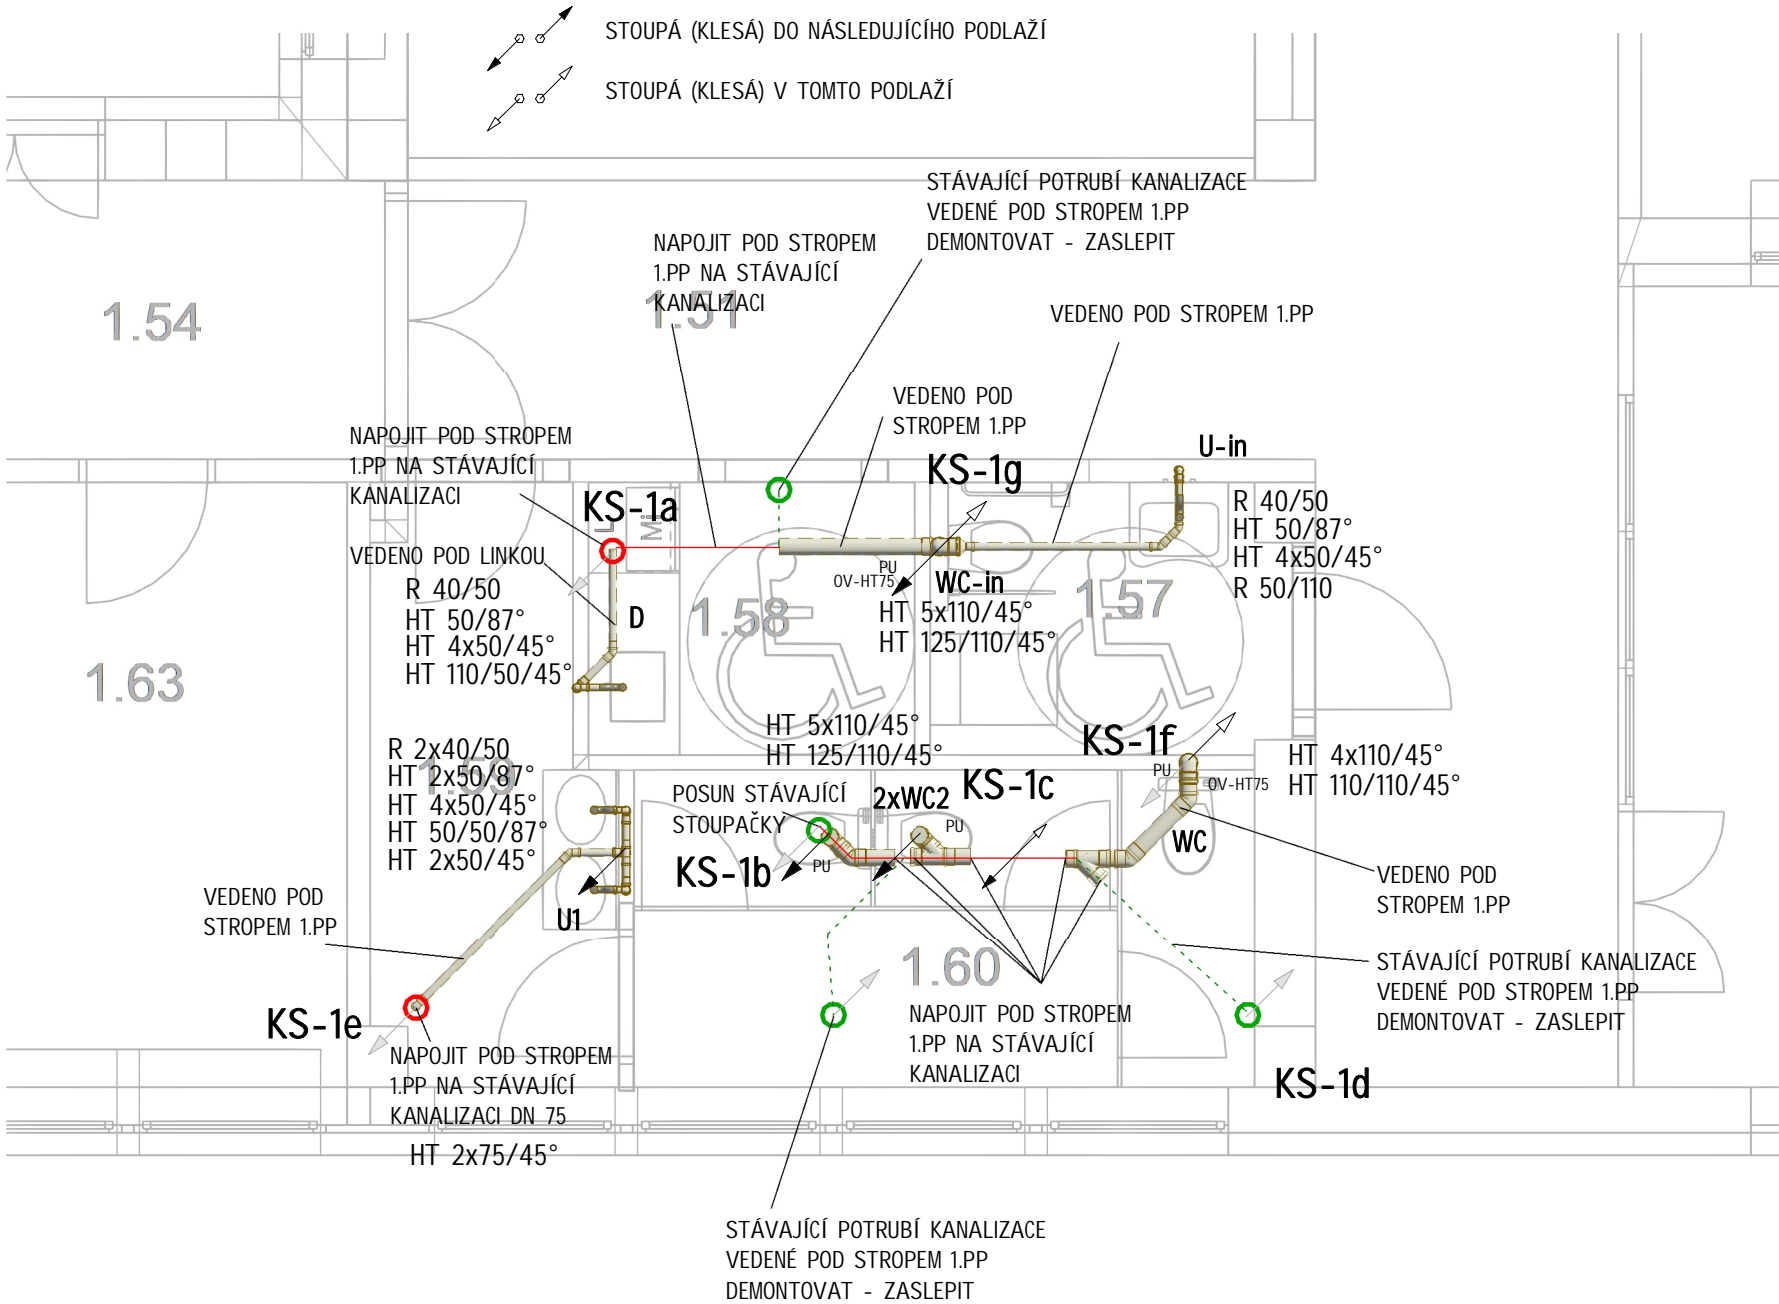


Tabulka místností 1.NP


Č.	Název místnosti	Plocha (m2)	Světlá výška
1.51	Chodba	195,02	3 000
1.54	Chodba	26,32	3 000
1.56	Chodba	37,16	3 000
1.57	WC - invalida	4,09	2 400
1.58	Kuchyňka	3,87	2 400
1.59	WC předsíň unisex	5,83	2 400
1.60	WC unisex	8,61	2 400
1.63	Kancelář	10,90	3 000
1.64	Kancelář	11,35	3 000

LEGENDA POTRUBÍ

- POTRUBÍ KANALIZACE SPLAŠKOVÉ
- POTRUBÍ KANALIZACE ODVĚTRÁNÍ
- POTRUBÍ KANALIZACE DEMONTOVANÉ
- POTRUBÍ KANALIZACE SPLAŠKOVÉ STÁVAJÍCÍ

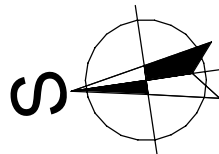

Revize	Popis revize	Datum	Podpis

Zodpovědný projektant:		Projektant:	Hlavní inženýr projektu:	<div> RV projekt RV projekt s.r.o info@rvprojekt.cz Polášková 1535 www.rvprojekt.cz Val. Meziříčí, 75701</div>
Ing. Jan Valenta		Lenka Filáková	Ing. Petr Ramík	
Místo stavby:	17. listopadu 930/8, Olomouc, 779 00			
Katastr:	k.ú. Olomouc-město, č. parcely st. 1501, 94/74, 94/74			
Investor:	Univerzita Palackého v Olomouci, Křižkovského 511/8, Olomouc 779 00			Projektant dílčí části: Číslo paré
Název stavby:	PF UPOL - projektová dokumentace vybraných místností budovy B			
Objekt:	D.2 Objekt B D.2.4 -Technika prostředí staveb D.2.4.1 - Zdravotně technické instalace			Datum 07/2024
Název výkresu:	Půdorys 1.NP - rozvody kanalizace			Stupeň DPS
				Formát 3 x A4
				Měřítko 1:50
				Číslo výkresu 2024_46-D.2.4.1-07