


PŮDORYS 4.11, M 1/50 elektro

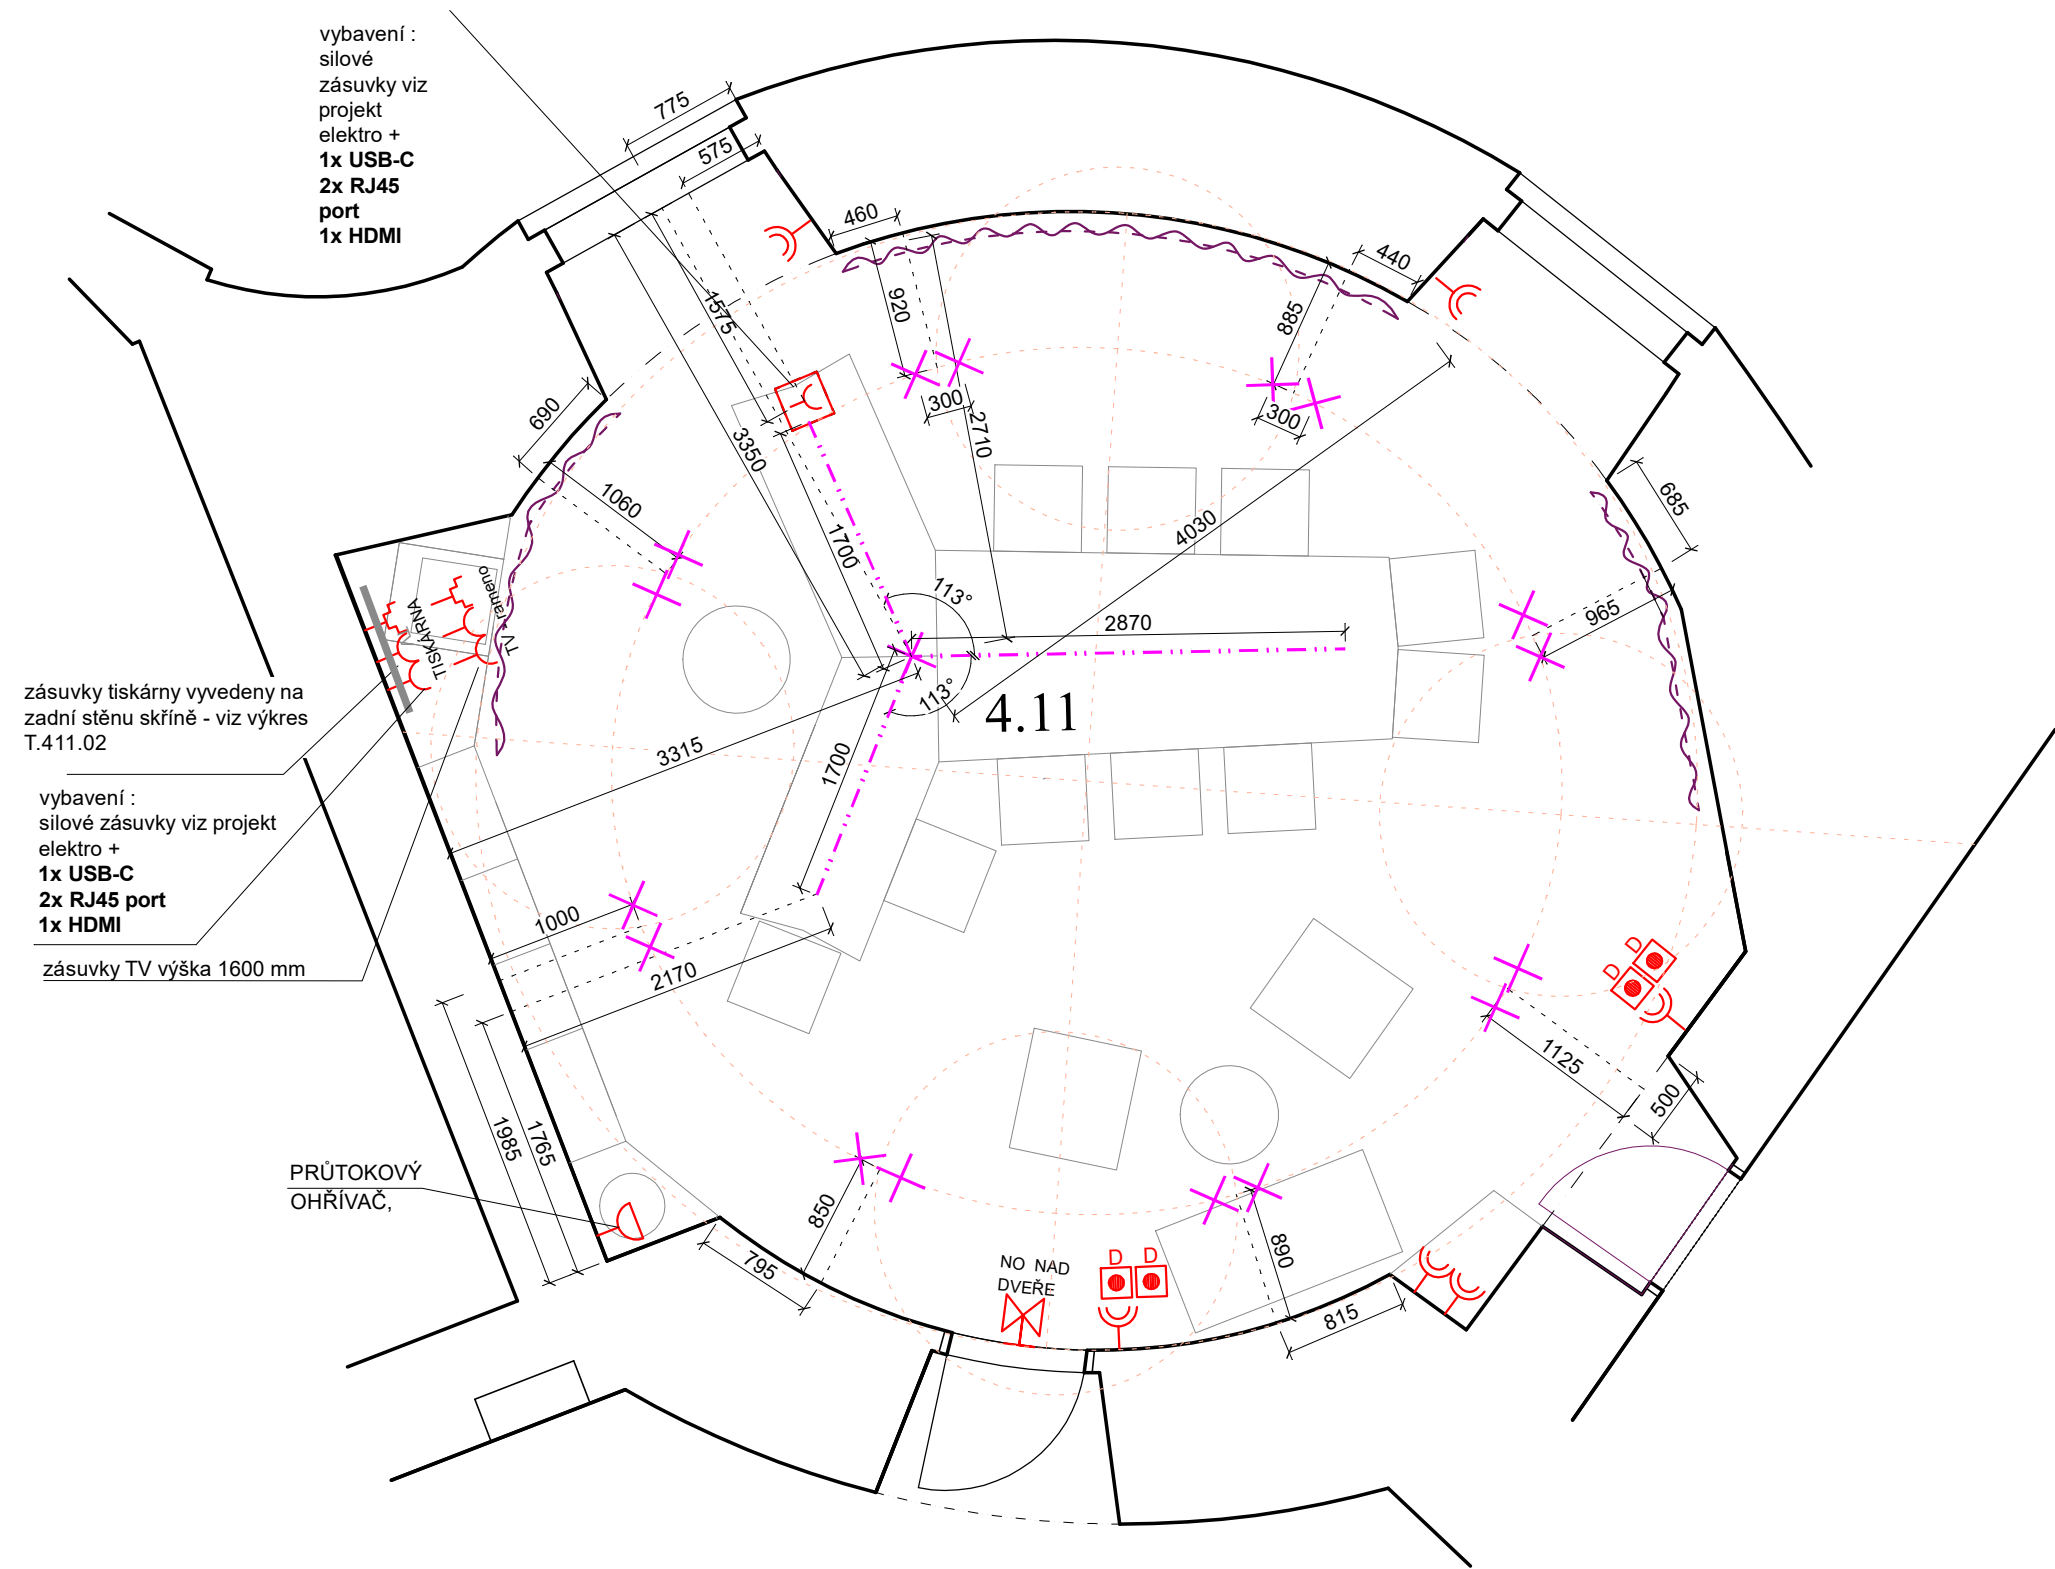

Tento výkres aktualizuje pozice zásuvek a světel dle finálního dispozičního řešení. Pozice zásuvek a vývodů světel platí dle tohoto výkresu, přesný typ zásuvek a veškeré další prvky elektro platí dle části elektro. Legenda značek je obsažena v části elektro.

ječmen studio - MgA. Ing.arch. Lukáš Blažek, Šubova 252/33, 779 00 Olomouc - Chvalkovice, +420 608 480 997  
lukasblazek@jecmen.com, IČ 739 51 455, DIČ: CZ8006245313

ARCHITEKT: MgA., Ing.arch. Lukáš Blažek  
VYPRACOVAL: Ing. arch. Eva Blažková

INVESTOR Univerzita Palackého v Olomouci, IČ 61989592

AKCE **CMTF - Univerzitní 22 - Interiér**

**Oprava podlah a rekonstrukce omítek a stropů v kancelářích 3.07, 3.08, 4.11 a 4.12**

**MÍSTNOST 4.11/ DĚKAN - PŮDORYS - NÁVRH - ELEKTROINSTALACE AKTUALIZOVANÁ**

www.jecmen.com

ČÍSLO ZAKÁZKY 20220401

DATUM 10/2023

STUPEŇ DSP + INT

ČÁST DOK. D.1.4

FORMÁT A3

MĚŘÍTKO 1/50

ČÍSLO PŘÍLOHY 04c

