


ŘEZ A-A

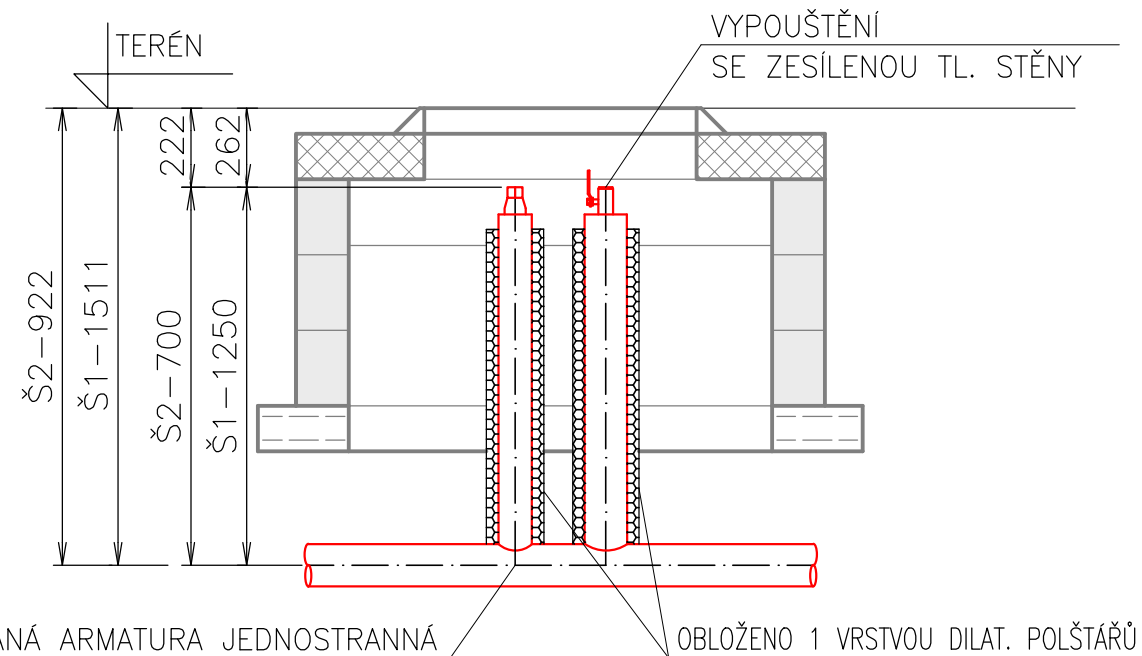


PI KOMBINOVANÁ ARMATURA JEDNOSTRANNÁ

(Š1) DN65/140-1xDN40

(Š2) DN125/225-1xDN40

OBLOŽENO 1 VRSTVOU DILAT. POLŠTÁŘŮ

ŘEZ B-B

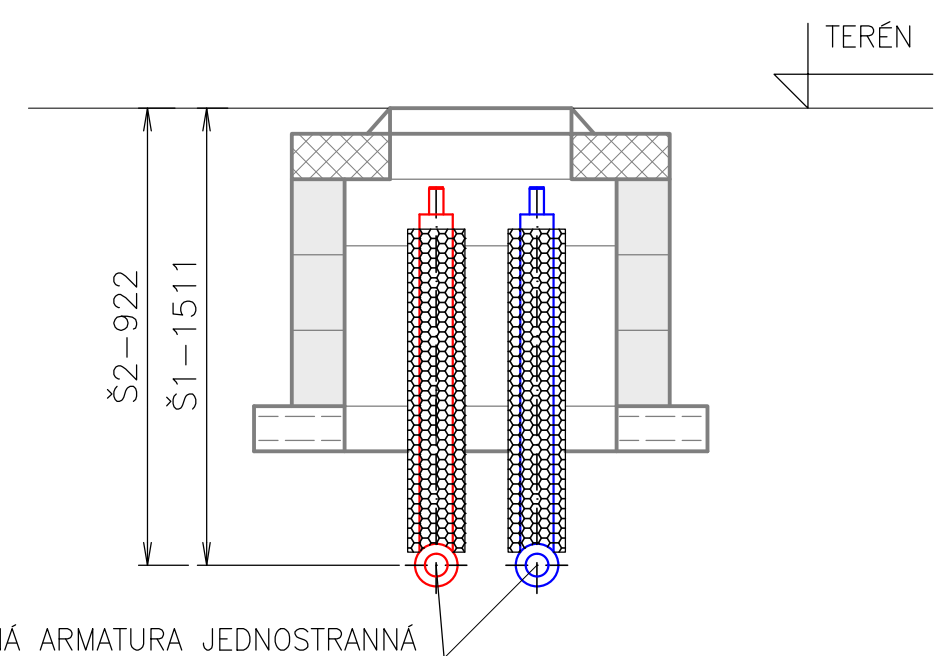


PI KOMBINOVANÁ ARMATURA JEDNOSTRANNÁ

(Š1) DN65/140-1xDN40

(Š2) DN125/225-1xDN40

PŮDORYS

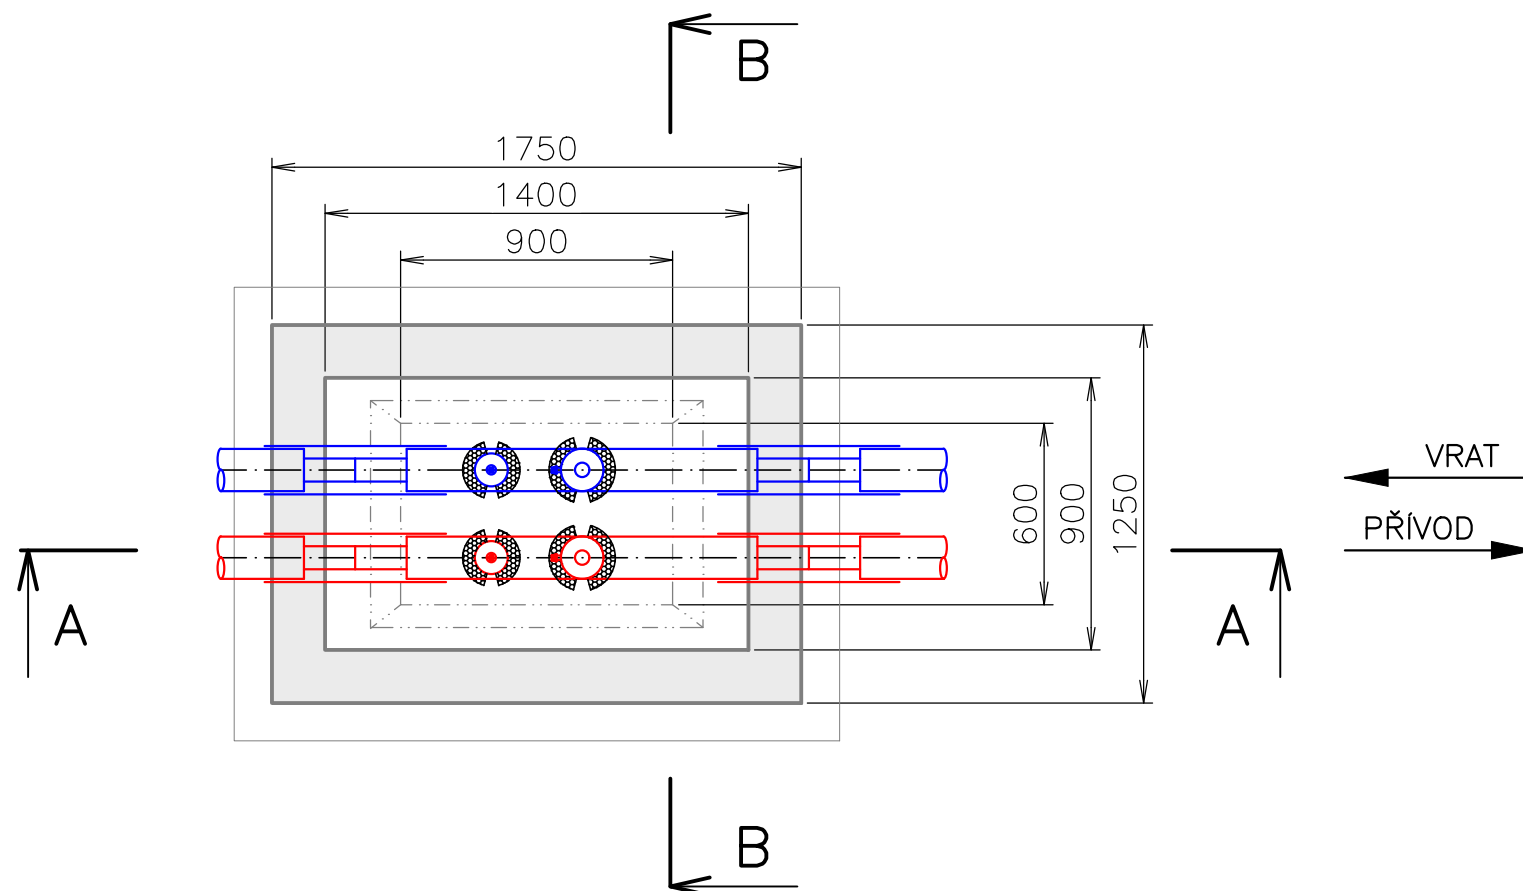

LEGENDA:

- STAVEBNÍ KONSTRUKCE ŠACHTY
- PI KOMBINOVANÁ ARMATURA JEDNOSTRANNÁ – PŘÍVOD
- PI KOMBINOVANÁ ARMATURA JEDNOSTRANNÁ – VRAT

POZNÁMKA:

Š1– PI KOMBINOVANÁ ARMATURA JEDNOSTRANNÁ DN65/140+1xDN40 VYPOUŠTĚNÍ

Š2– PI KOMBINOVANÁ ARMATURA JEDNOSTRANNÁ DN125/225+1xDN40 VYPOUŠTĚNÍ

REVIZE	DATUM	NÁZEV	VYPRACOVAL	SCHVÁLIL
INVESTOR Univerzita Palackého v Olomouci Křížkovského 511/8, 779 00 Olomouc IČ: 61989592				
PROJEKTANT iprojekt info s.r.o. Šeříková 98/8, 637 00 Brno info@iprojekt.info				
STAVBA SPORTOVNÍ HALA UP - PŘÍPOJKY HORKOVODU			VYPRACOVAL JAKUB LERNBECHER	ČÍSLO PARÉ
			KONTOLOVAL JAKUB LERNBECHER	
			SCHVÁLIL ING. IVOŠ KUPSKÝ	
ČÁST D.1.2 TECHNOLOGICKÉ ŘEŠENÍ			DATUM 12/2024	
NÁZEV VÝKRESU DETAIL PI KOMBINOVANÉ ARMATURY JEDNOSTRANNÉ			MĚŘÍTKO 1:25	ČÍSLO VÝKRESU D.1.2.2.5
STUPEŇ DOKUMENTACE PRO POVOLENÍ ZÁMĚRU			ZAKÁZKOVÉ ČÍSLO 24_046	