



Řez 3, 1 : 50

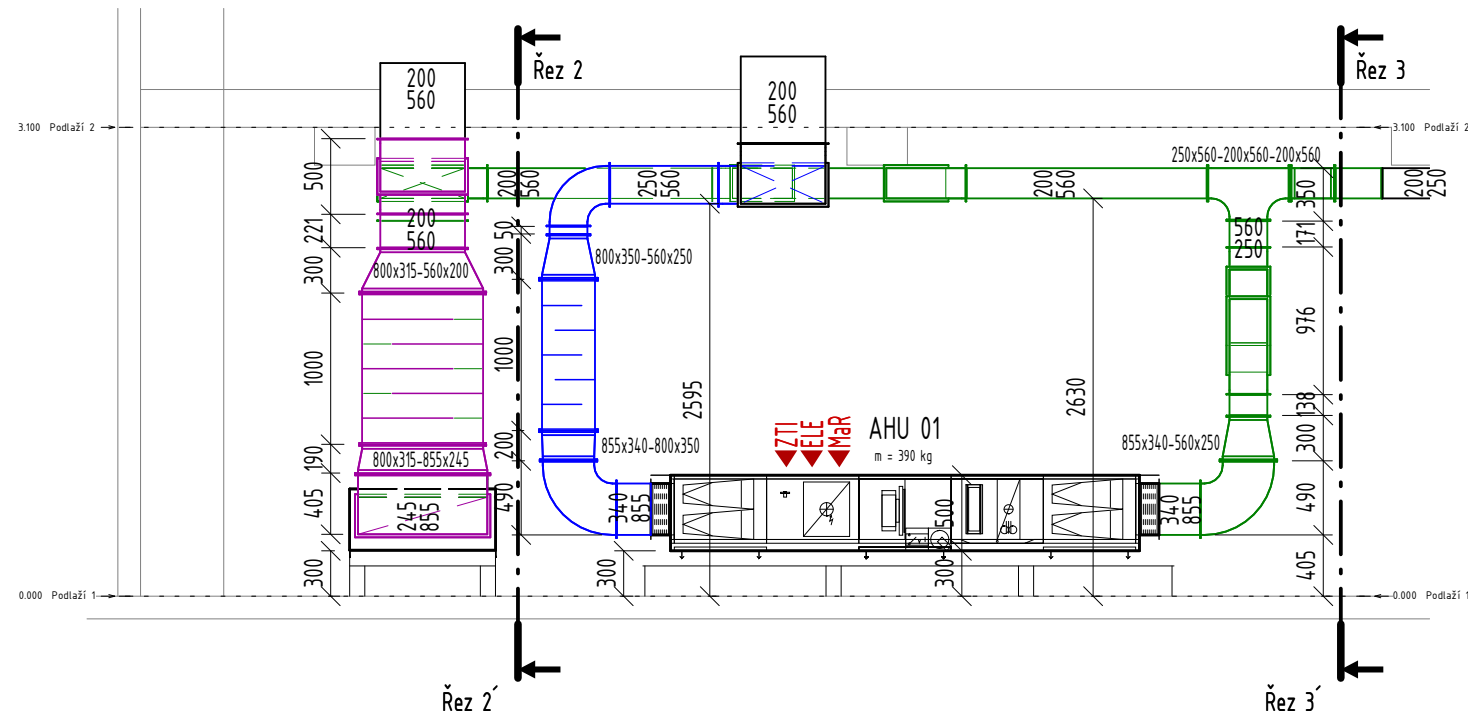

Řez 1, 1 : 50

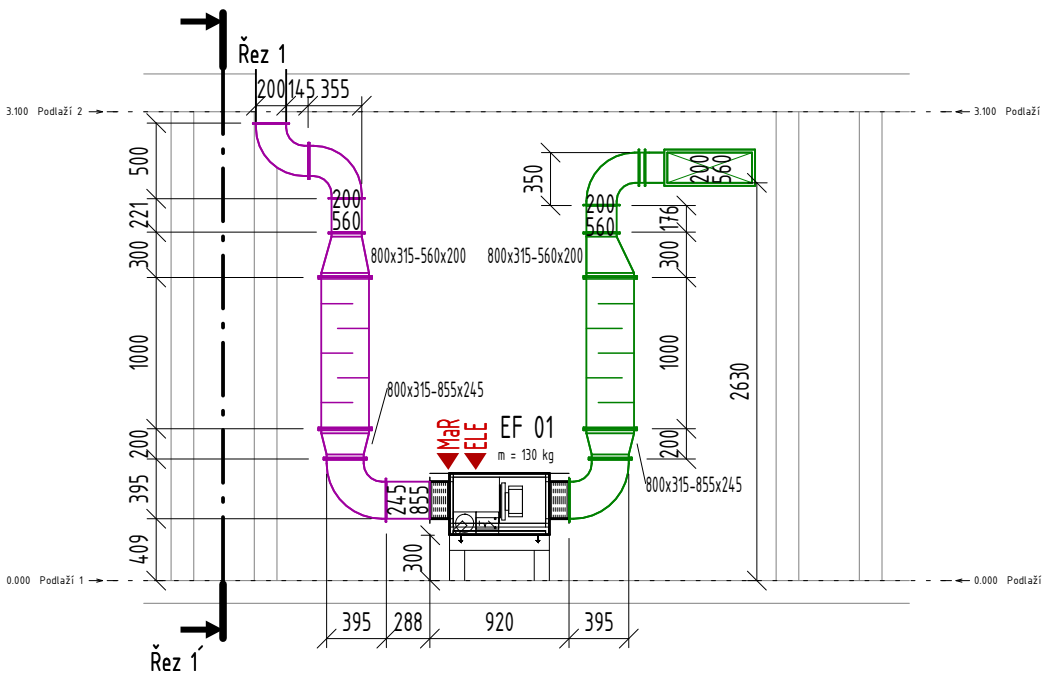


Řez 2, 1 : 50

LEGENDA VZT POTRUBÍ

	PŘÍVODNÍ POTRUBÍ		ČERSTVÝ VZDUCH
	ODVODNÍ POTRUBÍ		

LEGENDA ZNAČENÍ

AHU	VZDUCHOTECHNICKÁ JEDNOTKA
EF	ODVODNÍ VENTILÁTOR
ACE	VNITŘNÍ CHLADICÍ JEDNOTKA

Kontroloval Checked by		Ing. Mynář Marek
Zodp. projektant Designed by		Daniel Urban
Vypracoval Drawn by		Daniel Urban
Profese Discipline		Vzduchotechnika
Zakázka - Název akce Contract - Site		
P24P188 - Olomouc - Laboratoř buněčných kultur		
<div><div><div>AZ KLIMA</div><div>ČLEN ČEZ ESCO</div></div><div>Tuřanka 115a 627 00 Brno +420 544 5 00 811 azklima@azklima.com</div></div>	Stupeň Phase	DPS
	Datum Date	07/2024
	Formát Size	A3
	Měřítko Scale	1:50
Název Name		Dokument číslo_revize Archive n.
ŘEZY		003