



ODBOČKA DN125/225xDN65/140 (O1) - PRO PS VSTUPNÍ ČÁST


PŮDORYS

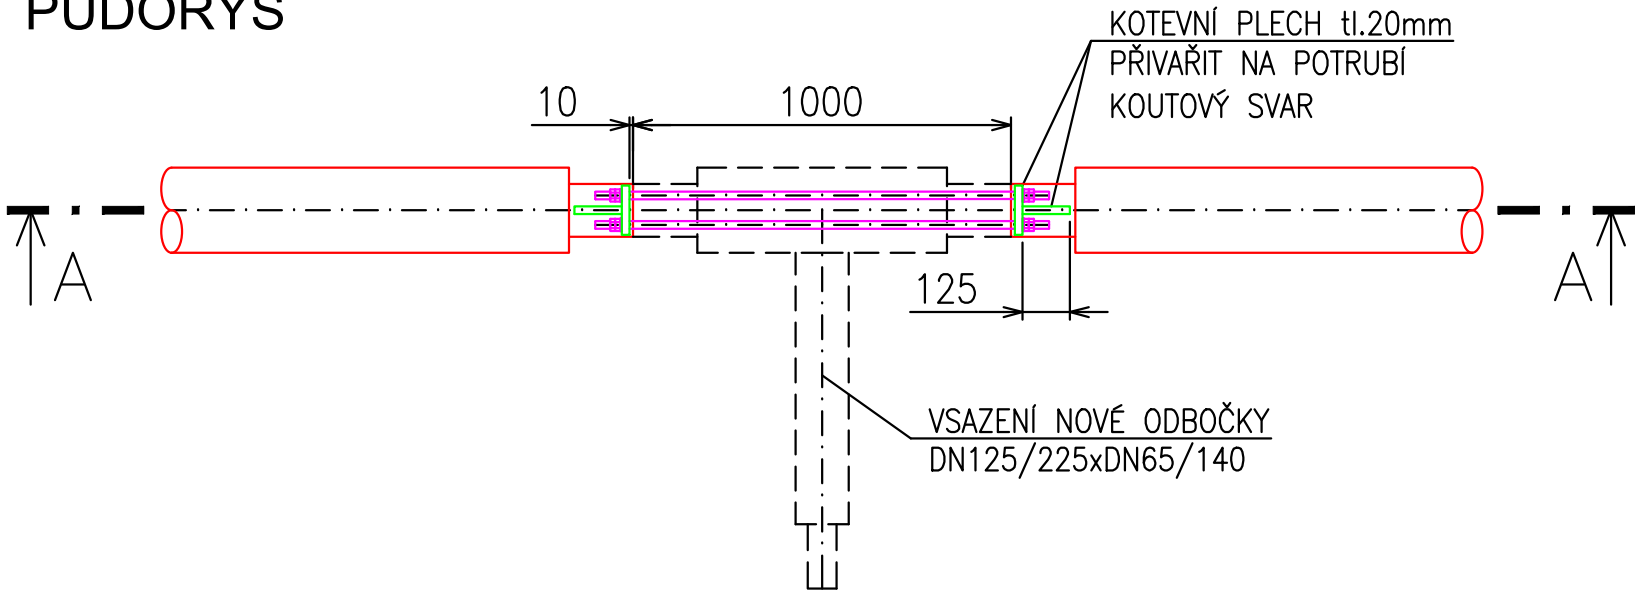

ŘEZ A-A

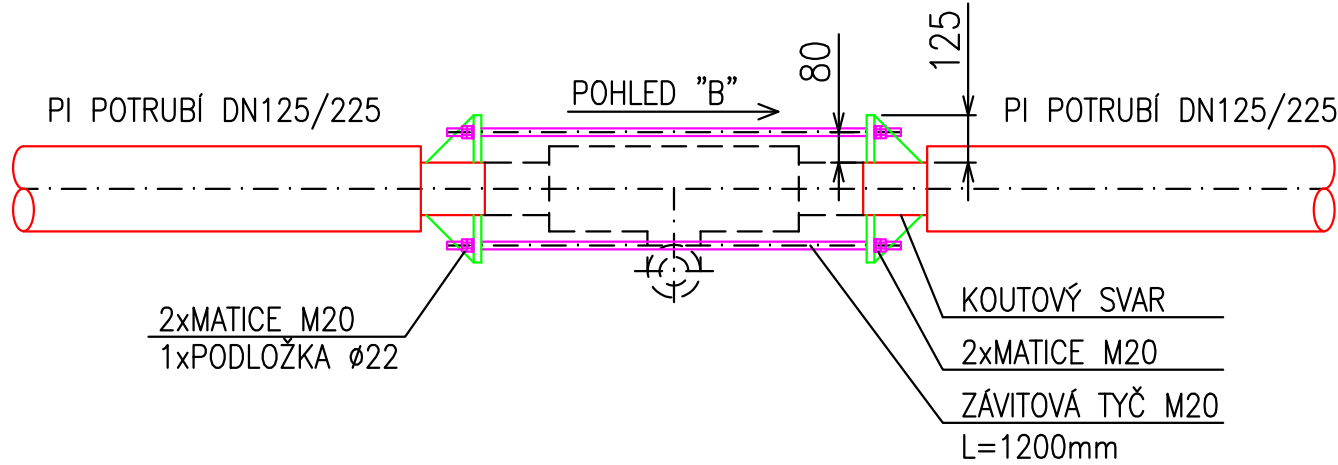


POHLED "B"

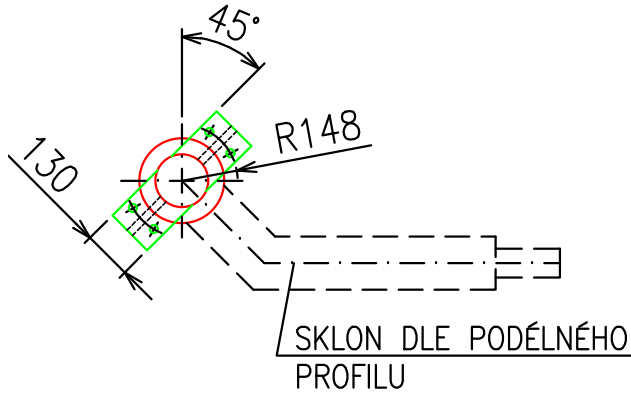


ODBOČKA DN125/225xDN125/225 (O2) - PRO PS LODĚNICE


PŮDORYS

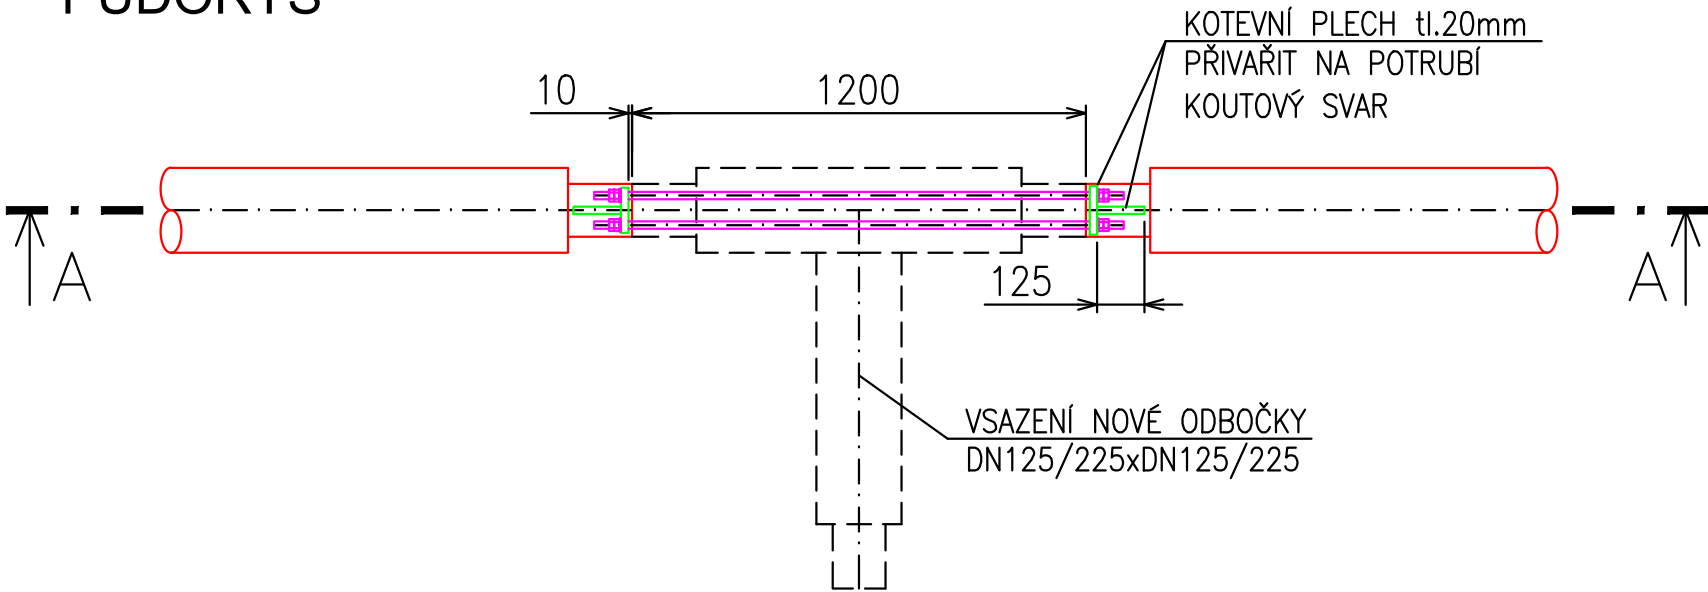

ŘEZ A-A

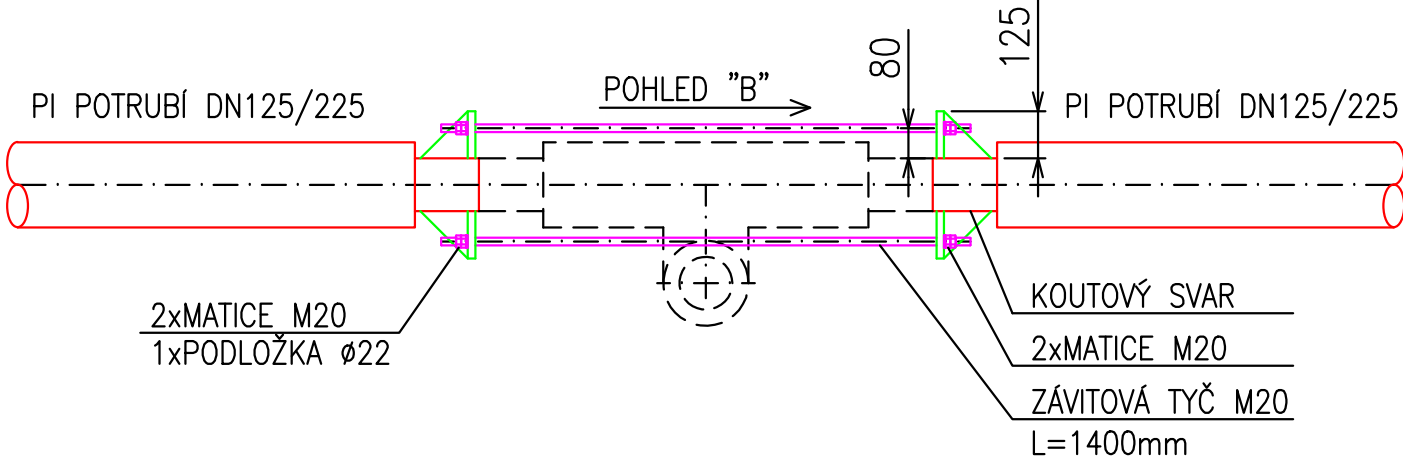

POHLED "B"

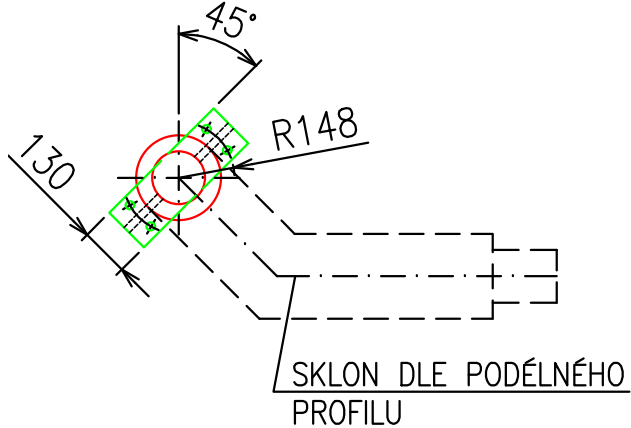

LEGENDA

- STÁVAJÍCÍ PŘEDIZOLOVANÉ POTRUBÍ DN125/225–PŘÍVOD/VRAT
- BUDE NOVĚ VSAZENA PI ODBOČKA DN125/225xDN65/140–01 (PŘÍVOD/VRAT)
- BUDE NOVĚ VSAZENA PI ODBOČKA DN125/225xDN125/225–02 (PŘÍVOD/VRAT)

POZNÁMKA :  
Při vsazování nové PI ODBOČKY DN125xDN65 a DN125x125 BUDE V POTŘEBNÉ DÉLCE PŘÍVODNÍHO POTRUBÍ STÁVAJÍCÍHO HORKOVODU ODKRYTA A ZBAVENA IZOLACE. POTÉ BUDE VODA VYPUŠTĚNA. PO ZCHLADNUTÍ POTRUBÍ NA CCA 50°C BUDOU NA PŘÍVODNÍ POTRUBÍ NAVAŘENY KOTEVNÍ PLECHY S OTVORY PRO STAŽENÍ POTRUBÍ ŠROUBY, KTERÉ ZAJISTÍ ZACHOVÁNÍ PŘEDPĚTÍ POTRUBÍ PŘI JEHO ROZŘÍZNUTÍ. SKLON TOHOTO ZAŘÍZENÍ MUSÍ UMOŽNIT VSAZENÍ NOVÉ ODBOČKY. PO VSAZENÍ NOVÉ ODBOČKY SE ODSTRANÍ ŠROUBY A KOTEVNÍ PLECHY.

REVIZE	DATUM	NÁZEV	VYPRACOVAL	SCHVÁLIL
INVESTOR Univerzita Palackého v Olomouci Křížkovského 511/8, 779 00 Olomouc IČ: 61989592				
PROJEKTANT iprojekt info s.r.o. Šeříková 98/8, 637 00 Brno info@iprojekt.info				
STAVBA <b>SPORTOVNÍ HALA UP - PŘÍPOJKY HORKOVODU</b>			VYPRACOVAL JAKUB LERNBECHER	ČÍSLO PARÉ
ČÁST D.1.2 TECHNOLOGICKÉ ŘEŠENÍ NÁZEV VÝKRESU <b>UCHYCENÍ POTRUBÍ - VSAZENÍ ODBOČKY</b>			KONTROLOVAL JAKUB LERNBECHER	
			SCHVÁLIL ING. IVOŠ KUPSKÝ	
			DATUM 12/2024	
STUPEŇ	DOKUMENTACE PRO POVOLENÍ ZÁMĚRU	ZAKÁZKOVÉ ČÍSLO 24_046	ČÍSLO VÝKRESU D.1.2.2.6	MĚŘÍTKO 1:20