












LEGENDA SK

-  Datová zásuvka 2xRJ45
-  Datová zásuvka do V2500M/pod strop
-  Vedení SK



LEGENDA PZTS

-  Stávající ústředna PZTS
-  Expandér PZTS
-  PIR detektor
-  MG kontakt
-  Vedení PZTS

LEGENDA MR

-  Stávající ústředna MR
-  Reprodukter nástěnný 1,5-6W
-  Vedení MR

LEGENDA JČ

-  Podružné analogové hodiny
-  Vedení JČ

ROZVODY

NENÍ-LI UVEDENO JINAK JSOU VEDLEJŠÍ KABELOVÉ TRASY VEDENY V PVC TR. POD OMÍTKOU, NAD PODHLEDY NEBO V PODLAZE.


ROZVODY PRO MR BUDOU VEDENY V SAMOSTATNÝCH KABELOVÝCH TRASÁCH.

JE NUTNÉ DODRŽET ODSTUPY SLABOPROUDÝCH ROZVODŮ OD ROZVODŮ SILNOPROUDÝCH : PŘI SOUBĚHU DO 5M - ODSTUP 6 CM

PŘI SOUBĚHU NAD 5 M - ODSTUP 20 CM

POZNÁMKA

VEŠKERÉ ÚPRAVY VE STÁVAJÍCÍCH SYSTÉMECH MUSÍ BÝT ŘEŠENY V KOORDINACI SE SPRÁVCEM SYSTÉMU NEBO SERVISNÍ FIRMOU.

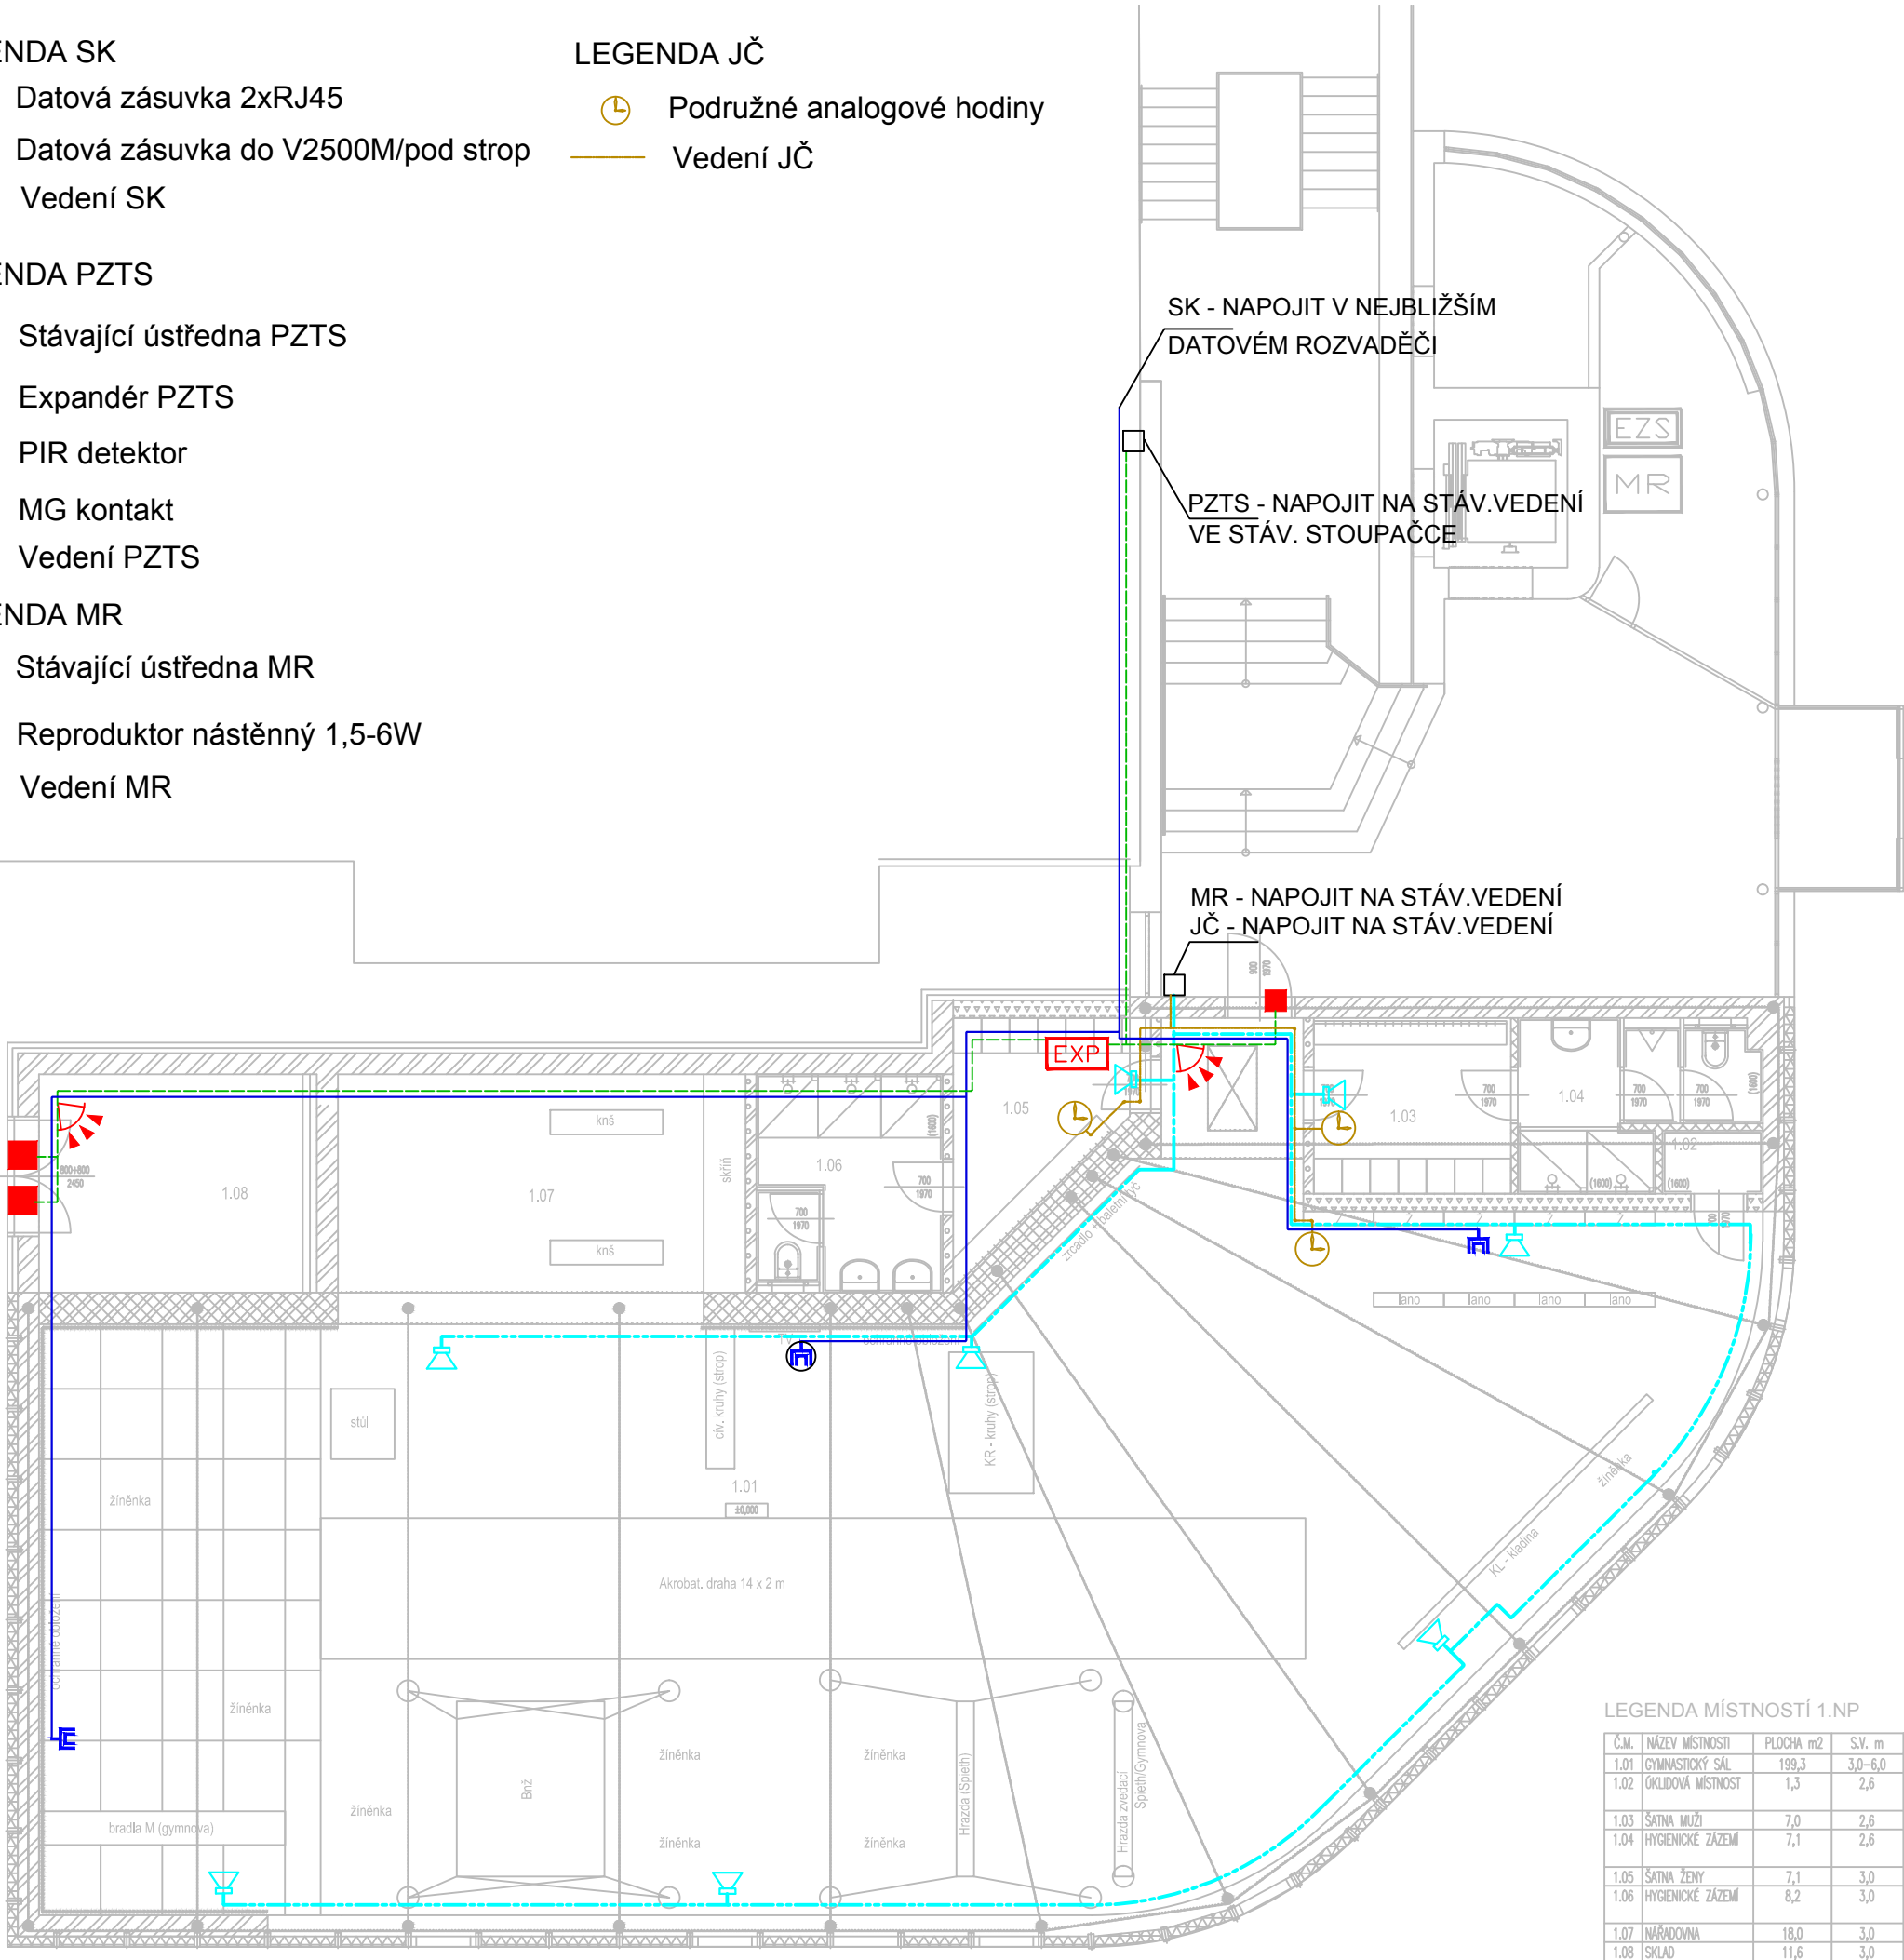

LEGENDA MÍSTNOSTÍ 1.NP

Č.M.	NÁZEV MÍSTNOSTI	PLOCHA m2	S.V. m
1.01	GYMNASTICKÝ SÁL	199,3	3,0-6,0
1.02	OKLIDOVÁ MÍSTNOST	1,3	2,6
1.03	ŠATNA MUŽI	7,0	2,6
1.04	HYGIENICKÉ ZÁZEMÍ	7,1	2,6
1.05	ŠATNA ŽENY	7,1	3,0
1.06	HYGIENICKÉ ZÁZEMÍ	8,2	3,0
1.07	NÁŘADOVNA	18,0	3,0
1.08	SKLAD	11,6	3,0

REVIZE	KDO	KDY	REV.

Projektant

Zodpovědný projektant profese Eva Lobpreisová

Generální projektant



Zodpovědný projektant Ing. arch. Martin Pálka

Akce

REKONSTRUKCE TĚLOCVIČNY

UPOL FTK, TR.MÍRU 676/111, OLOMOUČ

DOKUMENTACE PRO PROVEDENÍ STAVBY

Investor UPOL FTK Lokalita Olomouc Neředín

Dílčí část-profese

D.1.4.4 Zařízení slaboproudé elektrotechniky

Výkres

PŮDORYS 1.NP

Měřítko 1:150 Datum ÚNOR 2024

Zpracoval Eva Lobpreisová Kontroloval

Číslo akce Výkres číslo Revize

1232 D.1.4.4-01 00