
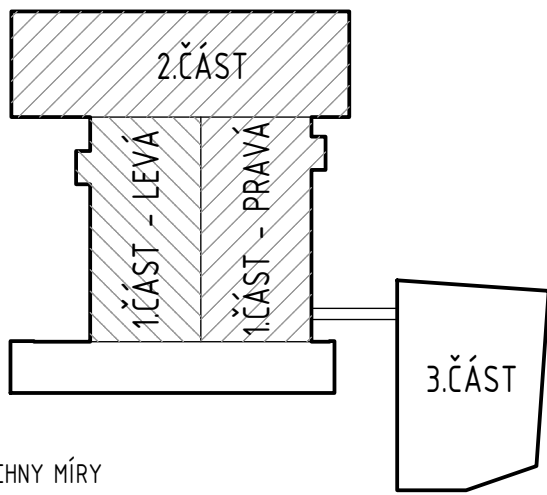



LEGENDA ZAŘÍZENÍ PRO ODVOD KOUŘE A TEPLA (ZOKT):

- HRANICE KOUŘOVÉ SEKCE
- ➡ PŘÍVOD VZDUCHU PRO ZOKT
DVEŘMI/VRATY NAPOJENÝMI NA EPS
NAPOJENÉ NA ŽÁLOHOVANÝ PŘÍVOD EL. ENERGIE
- 🔥 POŽÁRNÍ VENTILÁTOR S KRYCÍ ZATEPLENOU Klapkou
TEPL. ODOLNOST F300, 7,0m³/s@80Pa
HMOTNOST SESTAVY 140KG
SPEC: 2,5kW/5,1A, PROSTUP STŘECHOU 800x800MM
OVLÁDÁ ROZVÁDĚČ R.ZOKT
- 📖 ROZVÁDĚČ R.ZOKT
UMÍSTĚN V MÍSTNOSTI ČÍSLO 1.063
VČETNĚ BATERIOVÉHO POLE 40,0kW/30 MINUT
NAPOJENÍ NA EPS-AKTIVACE 24V, NC, beznap.
CHOD ZOKT-SIGNAL DO EPS, 24V
PORUCHA ZOKT-SIGNAL DO EPS, 24V
MOŽNOST REŽIMU PROV. VĚTRÁNÍ-NAPOJENÍ MaR
- 🔑 MANUÁLNÍ OVLÁDÁNÍ SYSTÉMU ZOKT
TLAČÍTKO PRO MANUÁLNÍ AKTIVACI ZOKT
TLAČÍTKO PRO VYPNUTÍ SYSTÉMU ZOKT

DETAIL OSAZENÍ VENTILÁTORU ZOKT, M1:25 :

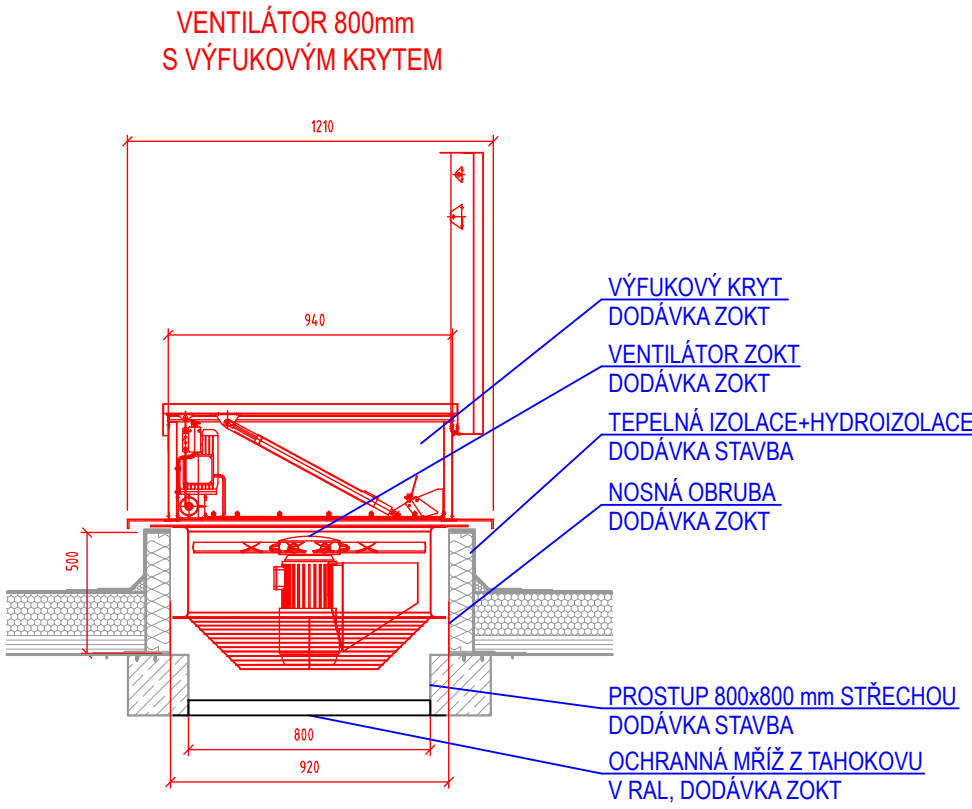

POZNÁMKA:
PŘED ZAHÁJENÍM STAVEBNÍCH PRACÍ NUTNO PŘEDEM ZKONTROLOVAT VŠECHNY MÍRY
A OVĚRIT S PROJEKTOVOU DOKUMENTACÍ.

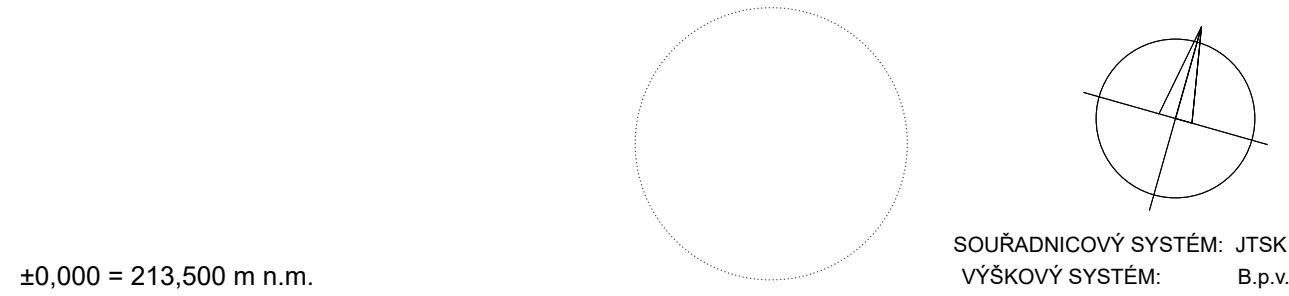

| | | | |
|-------------------------|-------|---------------------------|-------|
| ±0,000 = 213,500 m n.m. | | SOUŘADNICOVÝ SYSTÉM: JTSK | |
| | | VÝŠKOVÝ SYSTÉM: B.p.v. | |
| ČÍSLO | ČÍSLO | ČÍSLO | ČÍSLO |
| a | b | c | d |

| | | | |
|-----------|--|------------------------------------|--|
| INVESTOR: | | Univerzita Palackého v Olomouci | |
| | | Křížkovského 511/8, 771 47 Olomouc | |
| | | tel.: +420 585 531 111 | |
| | | e-mail: e-palacka@upd.cz | |

| | | | |
|-----------------------|--|---|--|
| GENERÁLNÍ PROJEKTANT: | | F.E.D. s.r.o. | |
| | | Velký Otěchov 177, 763 07 Velký Otěchov | |
| | | tel.: +420 585 531 111 | |
| | | e-mail: e-palacka@upd.cz | |

| | | | |
|-----------------------------------|--|--------------------------|--|
| HLAVNÍ PROJEKTANT A AUTOR NÁVRHU: | | TECHNICO Opava s.r.o. | |
| | | Technico Opava s.r.o. | |
| | | Hradecká 107/651 | |
| | | 746 01 Opava | |
| | | tel.: +420 585 531 111 | |
| | | e-mail: e-palacka@upd.cz | |

| | | | |
|-------------------|--|------------------|--|
| PROJEKTANT ČÁSTI: | | ZOKP PROJEKTANT: | |
| | | Ing. Tomáš Mihal | |
| | | KONTROLOVAL: | |
| | | Josef Jaroš | |

| | | | |
|-------------------|--|---|--|
| ČÁST DOKUMENTACE: | | D.1.3.2. SAMOČINNÉ ODVĚTRÁVACÍ ZAŘÍZENÍ | |
|-------------------|--|---|--|

| | | | |
|--|--|-----------------|---------------|
| Rekonstrukce sportovní haly UP v Olomouci | | FORMÁT | 09/2023 |
| | | DATUM | DPS |
| | | STUPEŇ | TO-520-DPS |
| | | ZAKÁZKOVÉ ČÍSLO | ČÍSLO VÝKRESU |
| | | MĚŘÍTKO | 1:200 |
| | | PŮDORYS 2.NP | D.1.3.2.b.02 |