


štitová stěna, CP 300mm  
vzduchová mezera  
SDK předstěna, 100mm kce, sprážená  
deska SDK, tl. 12,5mm  
zateplená předstěna  
v celé ploše štitu

SOUSEDNÍ BUDOVA

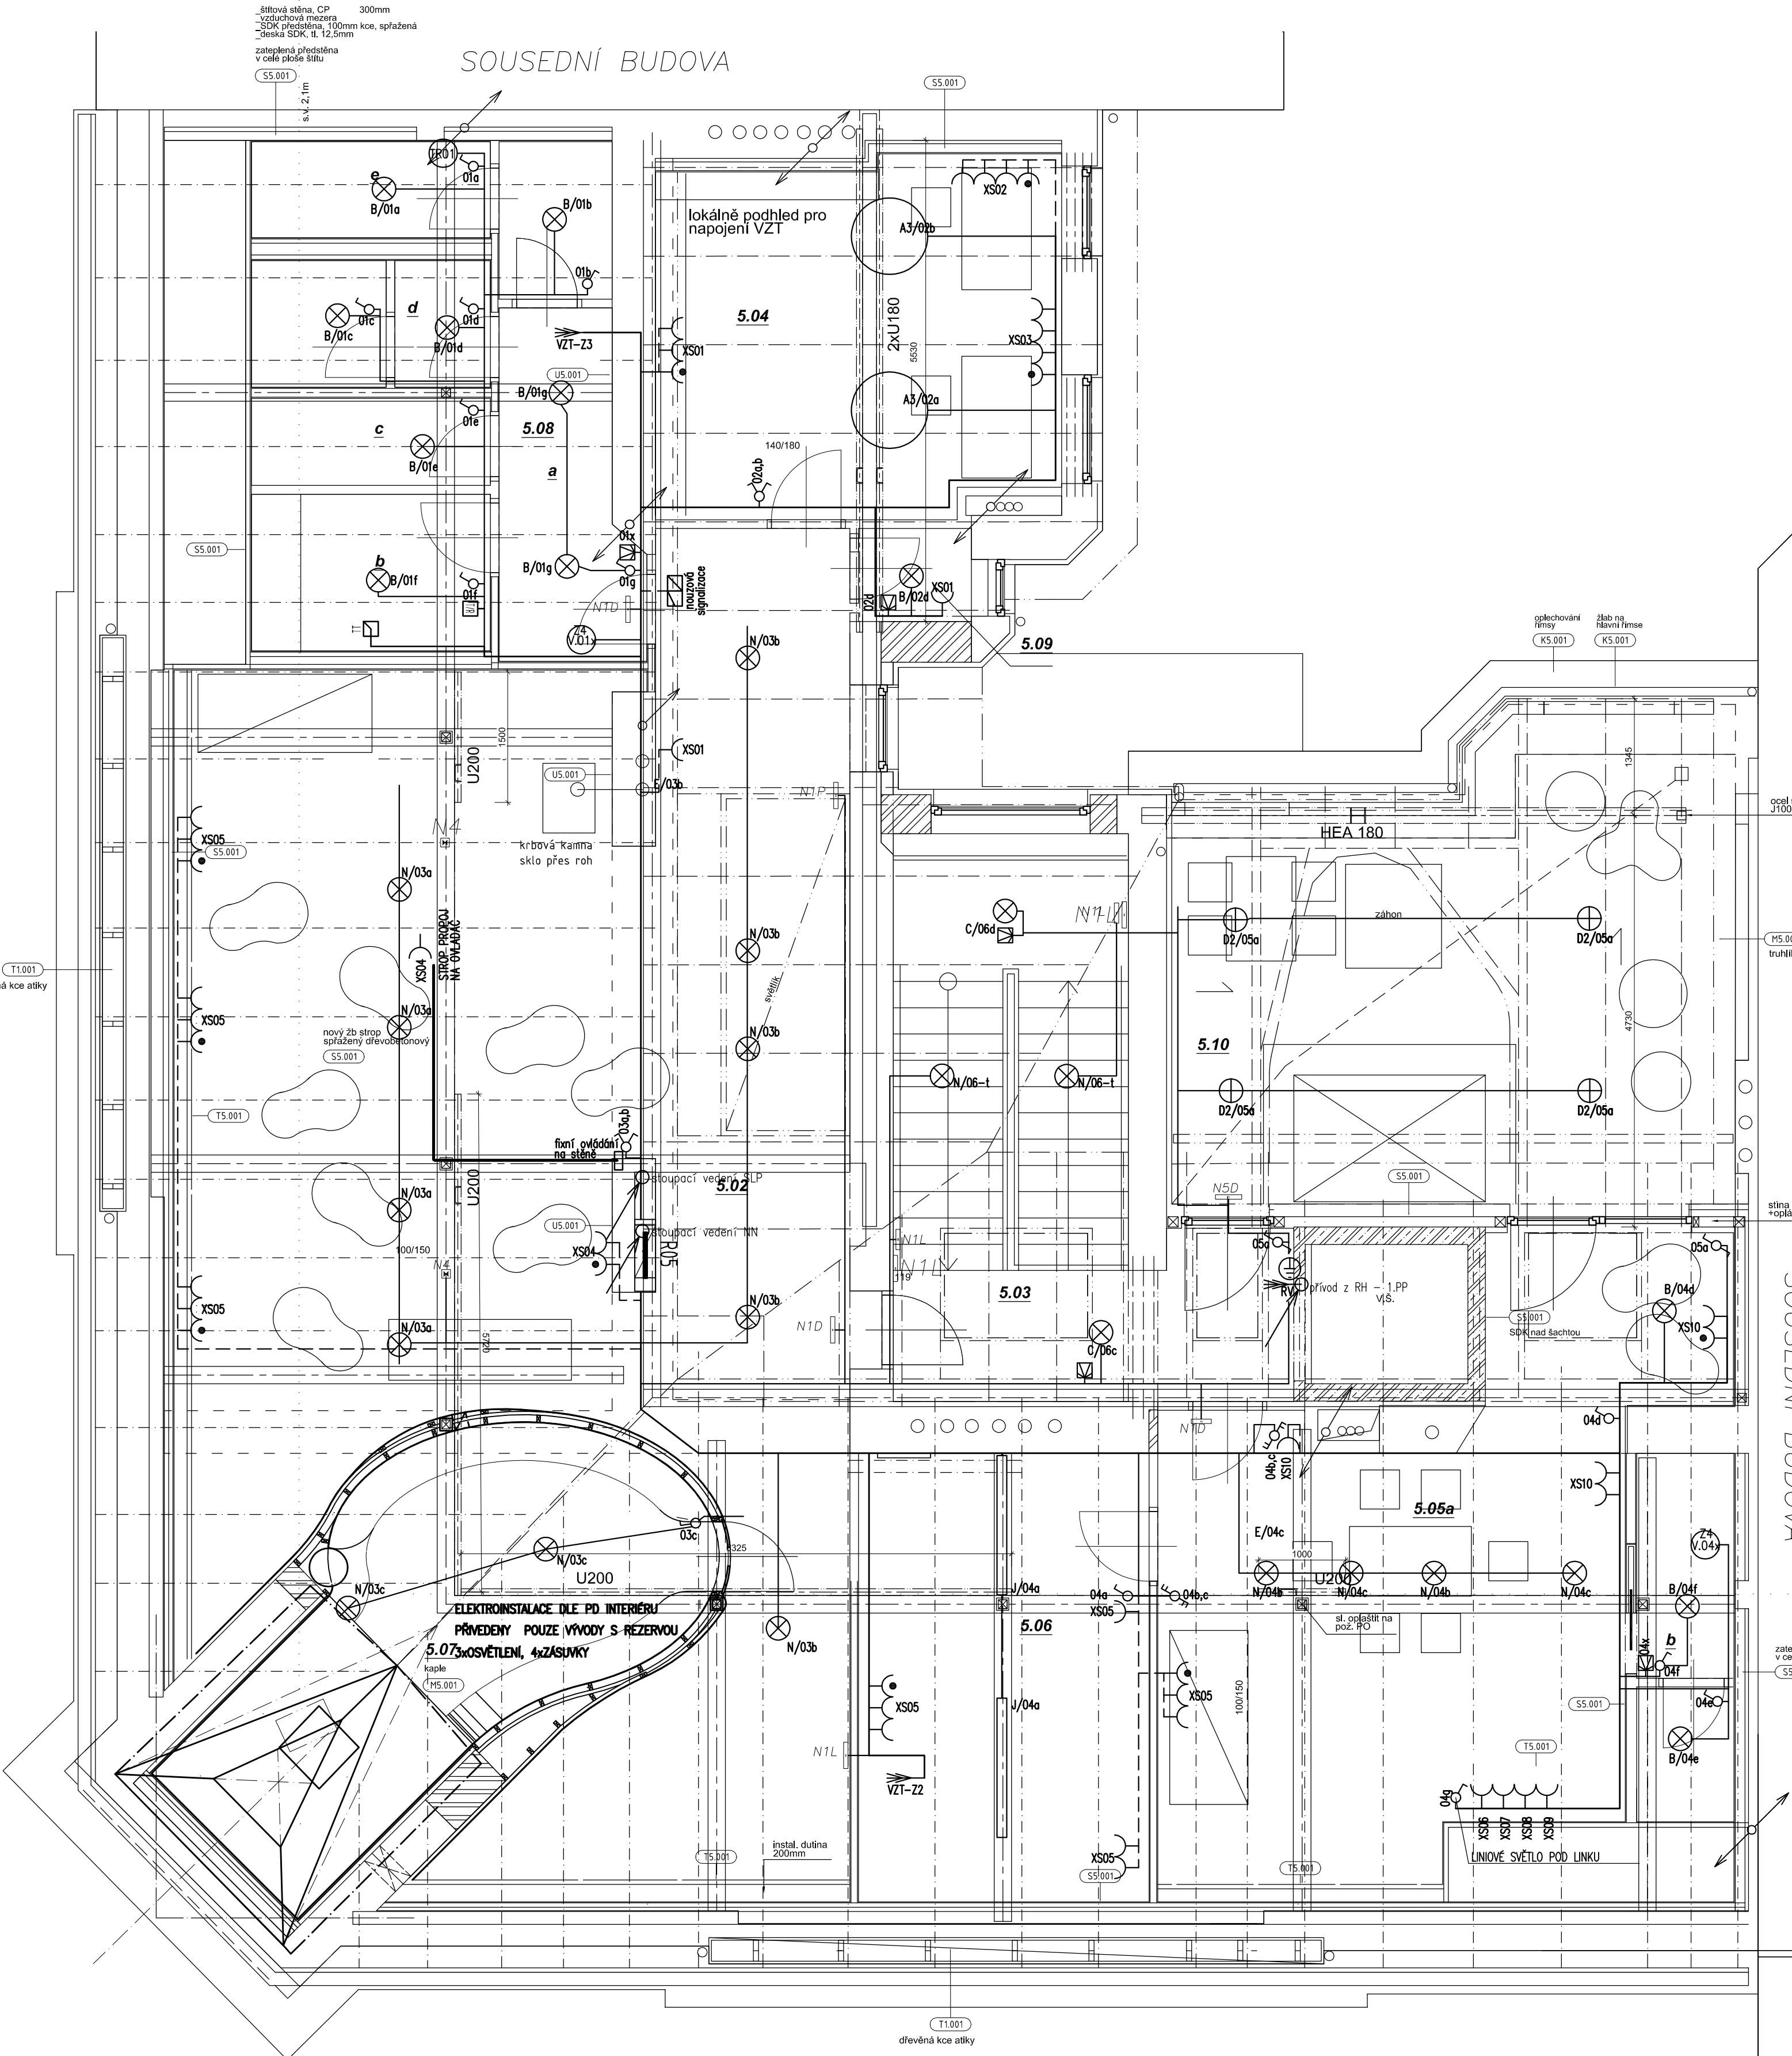

PODKROVÍ

č.m.	účel místnosti	m2
5.02	komunikační prostor	70,0
5.03	schodiště + nástup výtah	21,2
5.04	pracovna	18,3
5.05a	společná pracovna	31,0
5.05b	soc. zázemí pracovny	4,3
5.06	archiv	12,1
5.07	kaple	25,0
5.08a	soc. záz. - předsín	5,1
5.08b	soc. záz. - WC imobilní	4,0
5.08c	soc. záz. - sprcha	3,0
5.08d	soc. záz. - WC ženy	3,9
5.08e	soc. záz. - WC muži	5,2
5.09	úklid	1,1
Podlahová plocha celkem:		204,2
5.10	terasa	18,7

LEGENDA PRVKŮ

- SPINAČ ŘAZENÍ -1-
- SPINAČ ŘAZENÍ -5-
- SPINAČ ŘAZENÍ -6-
- SPINAČ ŘAZENÍ -6+6-
- ČIDLO POHYBU
- ZÁSUVKA 230V/16A
- ZÁSUVKA S PŘEPĚTOVOU OCHRANOU
- VENTILÁTOR S DOBĚHEM, OVLÁDÁNÍ PŘES POHYB. ČIDLO
- TRANSFORMÁTOR PISOARY
- VÝVOD 400V/16A
- ROZVODNICE
- UZEMNĚNÍ / POSPOJENÍ
- VYPÍNAČ 400V

POZNÁMKA :

- NÁPAJEČÍ SÍŤ ČEZ: 3+N+PE, AC, 230/400V/TN-C
- NÁPAJEČÍ SÍŤ RH: 3/N+PE, AC, 230/400V/TN-S
- OCHRANA PŘED NDN NEŽIVÝCH ČÁSTÍ DLE ČSN 33 2000-4-41 AUTOMATICKÝM ODPOJENÍM OD ZDROJE, DOPLŇKOVÁ CHRÁNÍCEM
- PROSTUPY MEZI PATRY A POŽÁRNÍMI ÚSEKY UTĚSNĚNY PROTIPOŽÁRNÍM SYSTÉMEM HILTI

ARCHITEKT :	VYPRACOVAL :	
Ing. arch Lukáš Blažek Ing. Vítězslav Petr	Michal Prokeš	
KRAJ : Olomouc	MÍSTO : k.ú. Olomouc město	Křížkovského 3 Olomouc 779 00 tel: 602515841 mail: michal.prokes@pro-map.cz
INVESTOR :	Univerzita Palackého v Olomouci, IČ 61989592	
AKCE :	rekonstrukce objektu Kateřinska 17 pro CMTF UP v Olomouci	DATUM : 9/2017
ČÁST PD :	DOKUMENTACE STAVBY	STUPEŇ : DPS
OBSAH :	D1.47. Technika prostředí staveb – zařízení silnoproudé elektrotechniky	MĚŘÍTKO : 1:50
PŮDORYS 5.NP		ČÍSLO ZÁK. : 17-222
		VÝKRES Č. : 7