


PŮDORYS 4.NP

MĚŘÍTKO 1:75

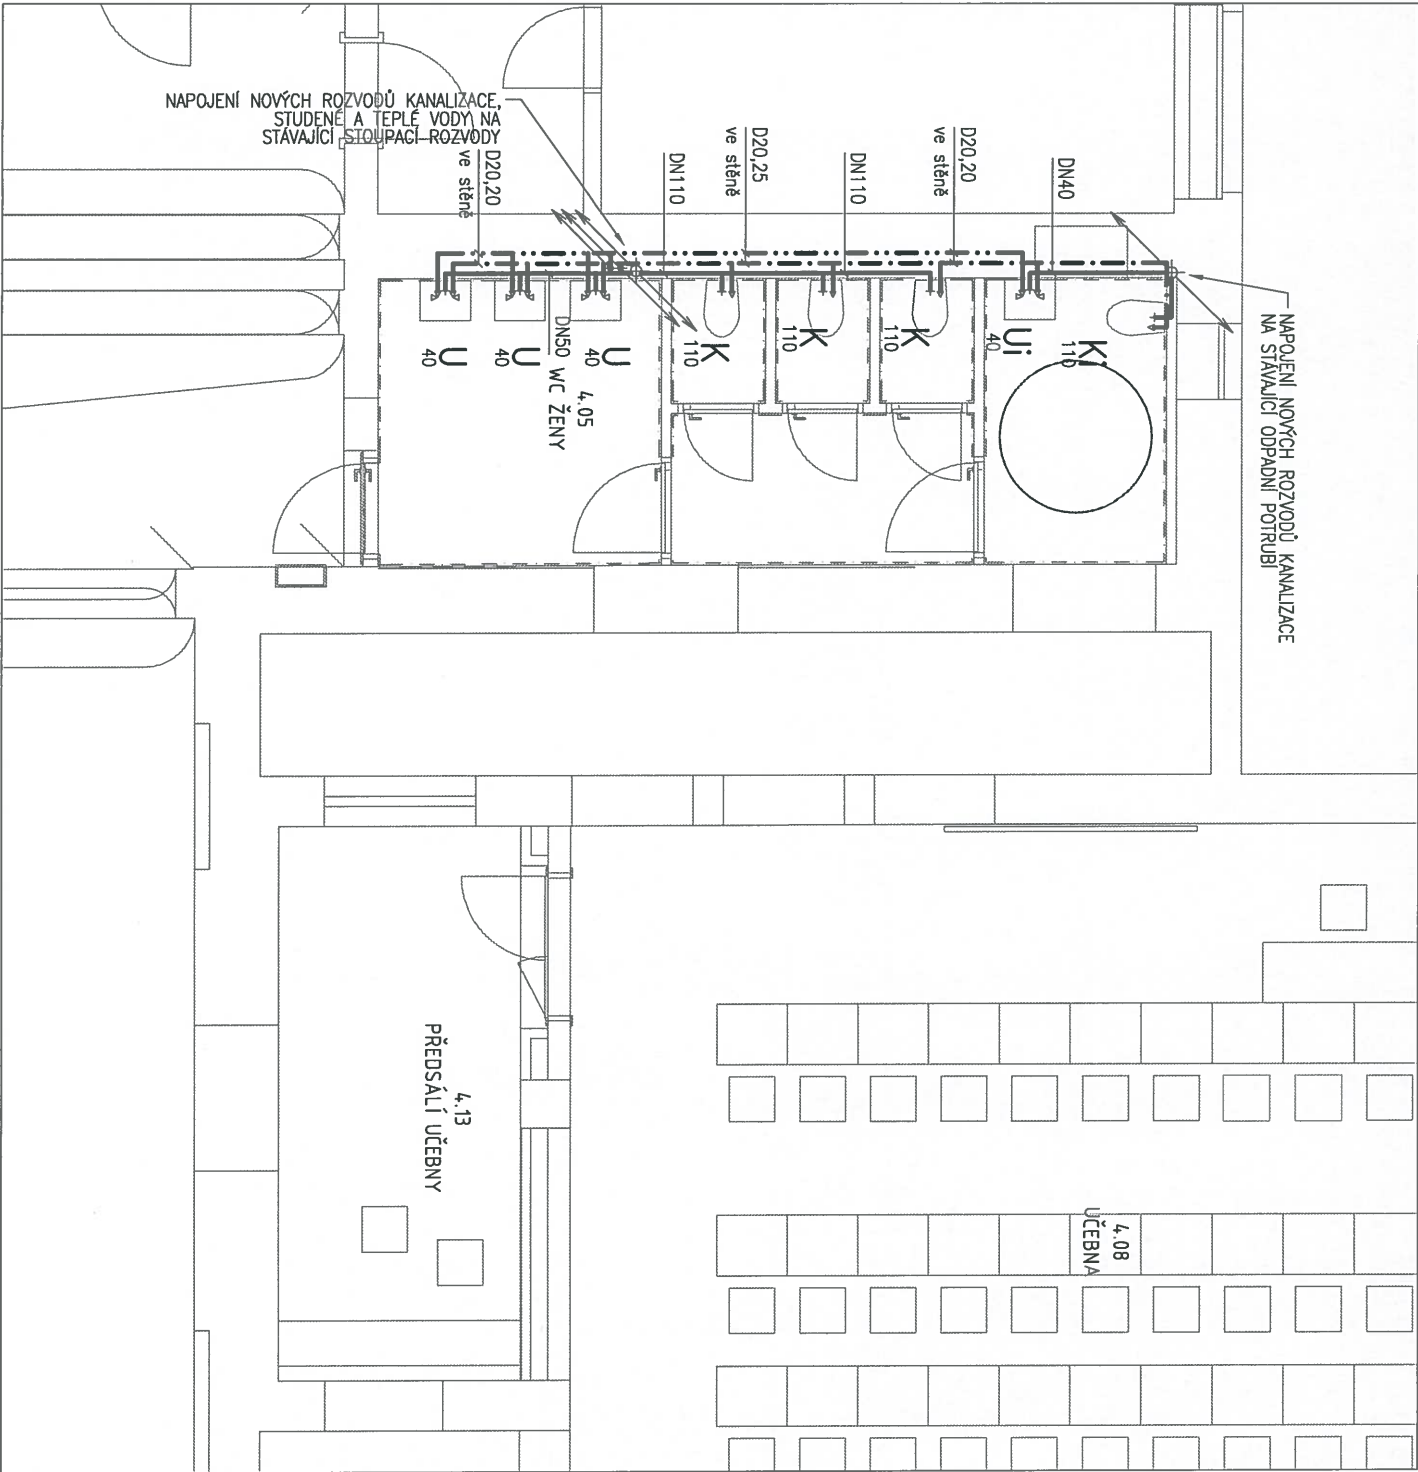

VÝŘEZ č.1

LEGENDA MÍSTNOSTÍ

OZNAČENÍ	NÁZEV MÍSTNOSTI	PLOCHA [m ²]
ANTROPOLOGIE		
4.05	WC ŽENY	21,53
4.08	UČEBNA	81,15
4.13	PŘEDSÁLÍ UČEBNY	15,19
4.28	KANCELÁŘ VEDOUČÍ	18,98
4.30	KANCELÁŘ ASISTENT	18,82
4.31	KANCELÁŘ	21,48
4.32	KANCELÁŘ	43,35
DSP ANTROPOLOGIE - CELKOVÁ PLOCHA		220,50
CELKOVÁ PLOCHA MÍSTNOSTÍ		220,50

LEGENDA

- NAVRŽENÉ PŘIPOJOVACÍ KANALIZAČNÍ POTRUBÍ - HT plus systém
- NAVRŽENÝ ROZVOD STUDENÉ VODY - Wavin EKOPLASTIK EVO PP-RCT
- NAVRŽENÝ ROZVOD TEPLÉ VODY - Wavin EKOPLASTIK EVO PP-RCT

LEGENDA ZAŘÍZOVACÍCH PŘEDMĚTŮ

- K ZÁVĚSNÉ WC
- Ki ZÁVĚSNÉ WC PRO INVALIDY
- U UMÝVADLO
- Uj UMÝVADLO PRO INVALIDY

POZNÁMKA

- 1/ DETAILNÍ VÝPIS ZAŘÍZOVACÍCH PŘEDMĚTŮ VIZ. TECHNICKÁ ZPRÁVA.
- 2/ NAPOJENÍ NAVRHOVANÝCH ZAŘÍZOVACÍCH PŘEDMĚTŮ BUDE PROVEDENO NA STÁVAJÍCÍ ROZVODY KANALIZACE A ROZVODY SV+TV



PROJEKT			
STAVEBNÍ ÚPRAVY OBJEKTU FF UP OLOMOUČ			
TŘÍDA SVOBODY 26 (ANTROPOLOGIE)			
PROJEKTANT	ZÁKAZNÍK	STATUS	
AMTB s.r.o. Hanušova 10 779 00 Olomouc	UNIVERZITA PALACKÉHO V OLOMOUČI Křížkovského 8 771 47 Olomouc	DSP	
PROJEKTANT ČÁSTI	ČÁST	TECHNIKA PROSTŘEDÍ STAVEB	
Ing. Ondřej Vaculík Holečkova 9 150 00 Praha 5		02	
PŮDORYS 4.NP			D.1.4.1