


PŮDORYS 4.NP - část 1

MĚŘÍTKO 1:75

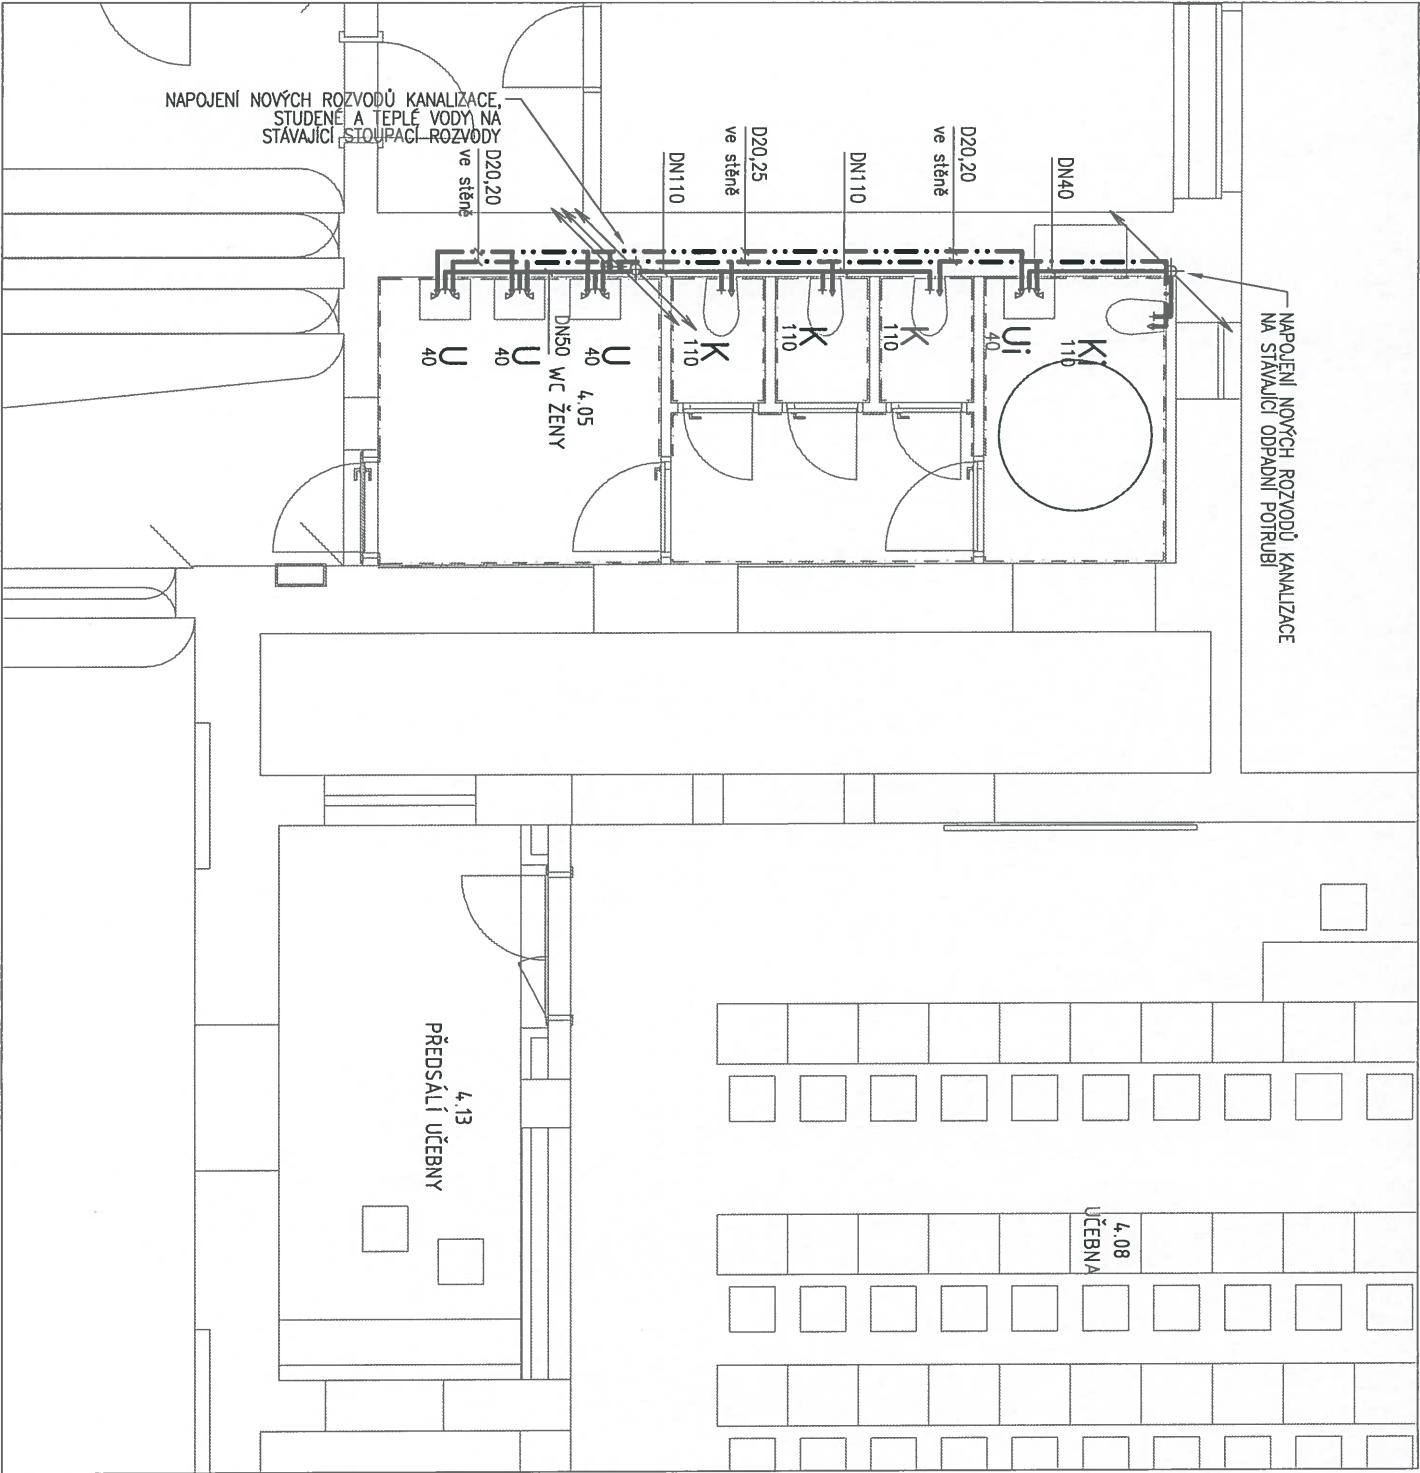

VÝŘEZ č.1

LEGENDA MÍSTNOSTÍ

OZNAČENÍ	NÁZEV MÍSTNOSTI	PLOCHA [m²]
4.05	WC ŽENY	21,53
4.08	UČEBNA	81,15
4.13	PŘEDSÁLÍ UČEBNÝ	15,19
4.28	KANCELÁŘ VEDOUCÍ	18,98
4.30	KANCELÁŘ ASISTENT	18,82
4.31	KANCELÁŘ	21,48
4.32	KANCELÁŘ	43,35
DSP ANTROPOLOGIE - CELKOVÁ PLOCHA		220,50
CELKOVÁ PLOCHA MÍSTNOSTÍ		220,50

LEGENDA

- NAVRŽENÉ PŘIPOJOVACÍ KANALIZAČNÍ POTRUBÍ - HT plus systém
- NAVRŽENÝ ROZVOD STUDENÉ VODY - Wavin EKOPLASTIK EVO PP-RCT
- NAVRŽENÝ ROZVOD TEPLÉ VODY - Wavin EKOPLASTIK EVO PP-RCT

LEGENDA ZAŘÍZOVACÍCH PŘEDMĚTŮ

- K 110 ZÁVĚSNÉ WC
- Ki 110 ZÁVĚSNÉ WC PRO INVALIDY
- U 40 UMÝVADLO
- Ui 40 UMÝVADLO PRO INVALIDY

POZNÁMKA


- 1/ DETAILNÍ VÝPIS ZAŘÍZOVACÍCH PŘEDMĚTŮ VIZ. TECHNICKÁ ZPRÁVA.
- 2/ NÁPOJENÍ NAVRHOVANÝCH ZAŘÍZOVACÍCH PŘEDMĚTŮ BUDE PROVEDENO NA STÁVAJÍCÍ ROZVODY KANALIZACE A ROZVODY SV+TV



PROJEKT			
STAVEBNÍ ÚPRAVY OBJEKTU FF UP OLOMOUČ			
TRÍDA SVOBODY 26 (4.NP SLOUČENÉ)			
PROJEKTANT	ZADAVATEL	STATUS	
AMTB s.r.o. Hornuškova 10 779 00 Olomouc	UNIVERZITA PALACKÉHO V OLOMOUCI Křtžkovského 8 771 47 Olomouc	DSP	
PROJEKTANT ČÁSTI	Ing. Ondřej Vaculík Holečkova 9 150 00 Praha 5	část	TECHNIKA PROSTŘEDÍ STAVEB
NÁZEV		č. část	02
PŮDORYS 4.NP – část 1			D.1.4.1

PŮDORYS 4.NP - část 2

MĚŘÍTKO 1:75

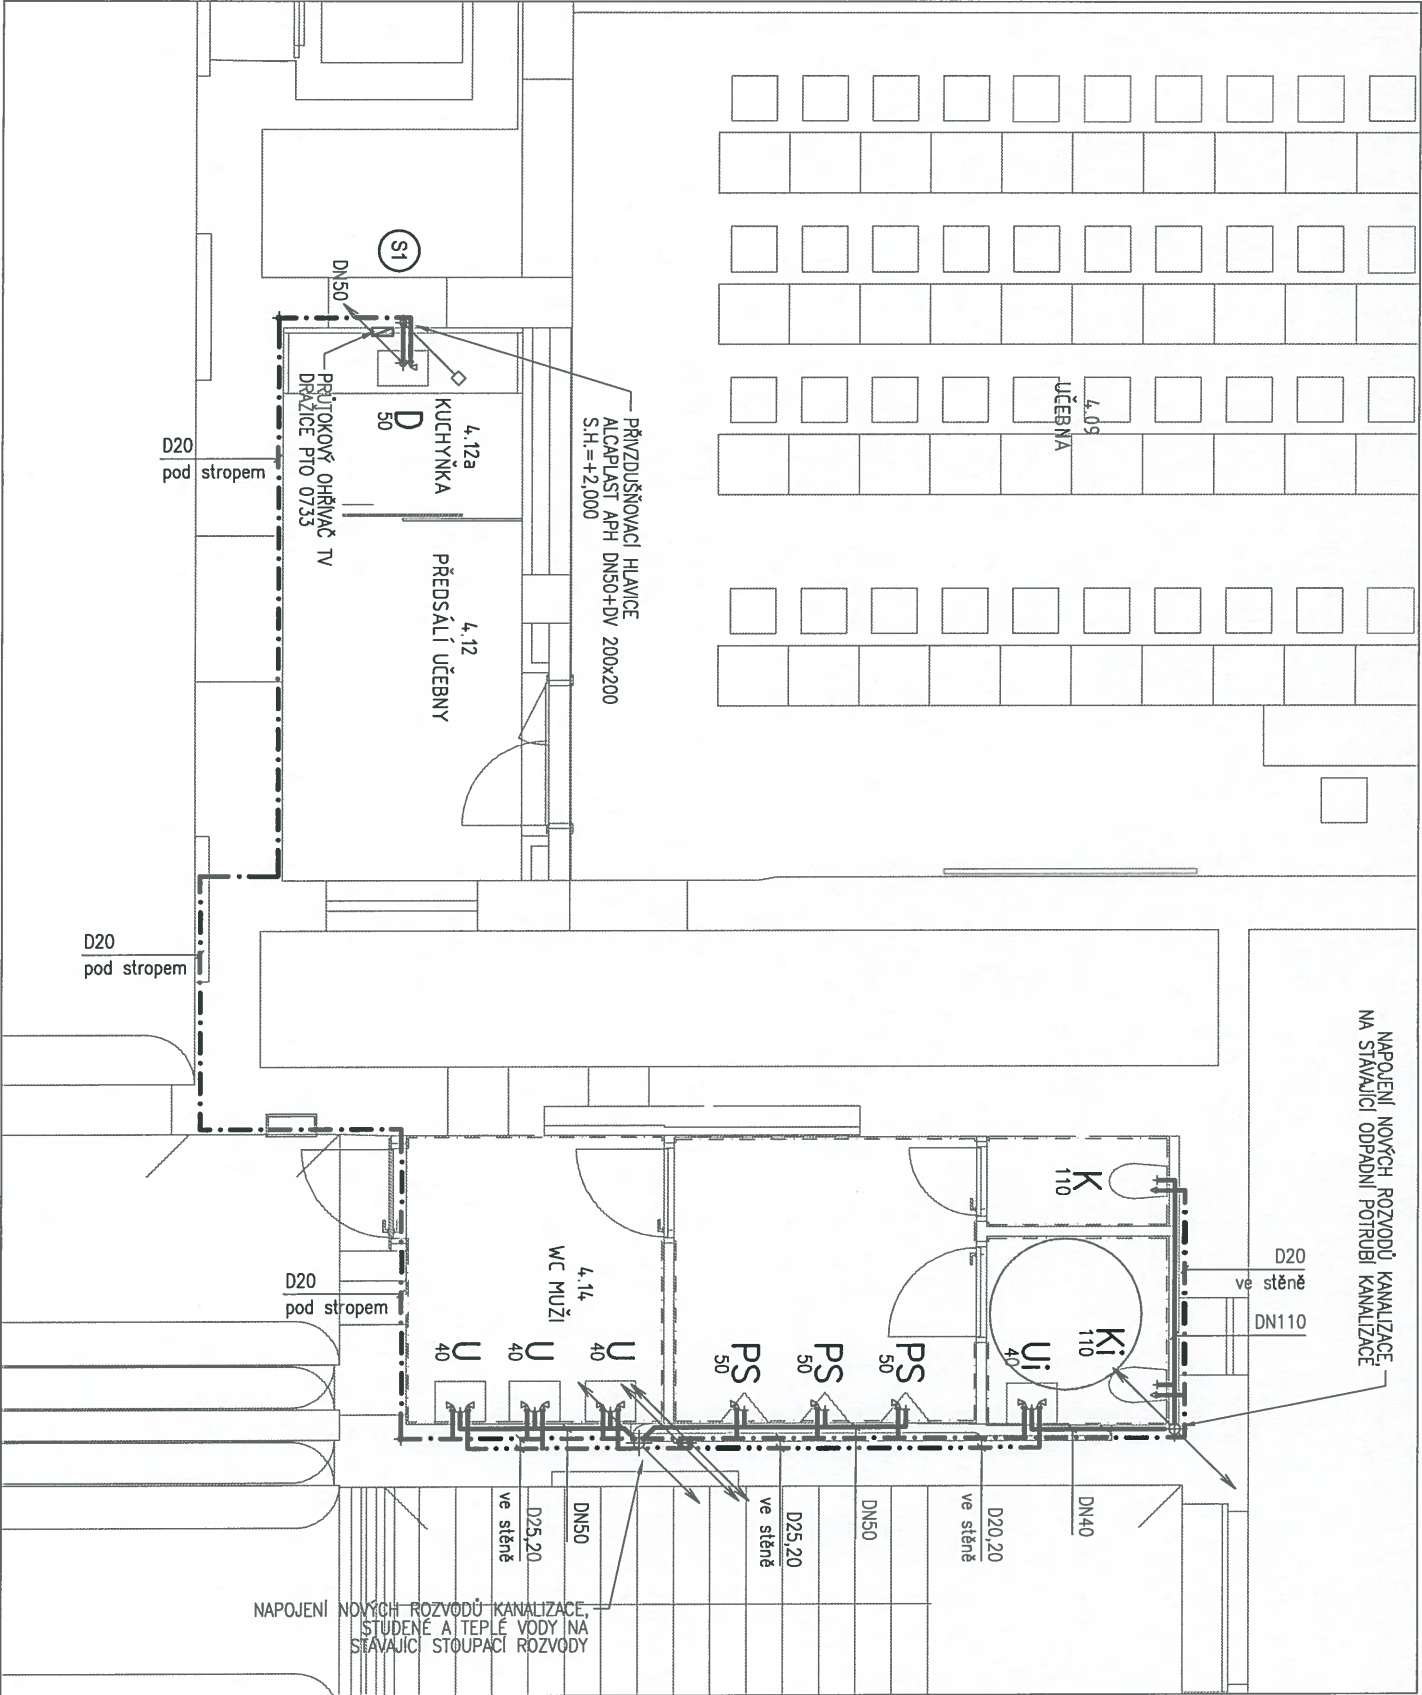

LEGENDA MÍSTNOSTÍ

OZNAČENÍ	NÁZEV MÍSTNOSTI	PLOCHA [m <sup>2</sup> ]
4.09	UČEBNA	81,30
4.12	PŘEDSÁLÍ UČEBNY	10,48
4.14	WC MUŽI	21,10
4.21	KANCELAŘ	20,36
4.22	KANCELAŘ	20,99
4.23	KANCELAŘ	20,24
4.24	KANCELAŘ	19,55
4.25	KANCELAŘ	17,52
4.26	KANCELAŘ	34,84
4.27	KANCELAŘ	14,99
DSP MIGRACE - CELKOVÁ PLOCHA		261,37

CELKOVÁ PLOCHA MÍSTNOSTÍ

261,37

LEGENDA

- NAVRŽENÉ PŘIPOJOVACÍ KANALIZAČNÍ POTRUBÍ - HT plus systém
- NAVRŽENÝ ROZVOD STUDENÉ VODY - WAVIN EKOPLASTIK EVO PP-RCT
- NAVRŽENÝ ROZVOD TEPLÉ VODY - WAVIN EKOPLASTIK EVO PP-RCT

LEGENDA ZAŘÍZOVACÍCH PŘEDMĚTŮ

- K 110 ZAVĚSNÉ WC
- Ki 110 ZAVĚSNÉ WC PRO INVALIDY
- U 40 UMÝVADLO
- Ui 40 UMÝVADLO PRO INVALIDY
- PS 50 PISOAR
- D 50 DŘEZ

POZNÁMKA

- 1/ DETAILNÍ VÝPIS ZAŘÍZOVACÍCH PŘEDMĚTŮ VIZ. TECHNICKÁ ZPRÁVA.
- 2/ NÁPOJENÍ NAVRHOVANÝCH ZAŘÍZOVACÍCH PŘEDMĚTŮ BUDE PROVEDENO NA STÁVAJÍCÍ ROZVODY KANALIZACE A ROZVODY SV+TV



VÝŘEZ č.2

PROJEKT			
STAVEBNÍ ÚPRAVY OBJEKTU FF UP OLOMOUC			
TŘÍDA SVOBODY 26 (4.NP SLOUČENÉ)			
PROJEKTANT		ZÁKAZNÍK	
AMTB s.r.o. Hanušova 10 779 00 Olomouc		UNIVERZITA PALACKÉHO V OLOMOUCI Křížkovského 8 771 47 Olomouc	
PROJEKTANT ČÁSTI		ČÁST	
Ing. Ondřej Vaculík Holečkova 9 150 00 Praha 5		TECHNIKA PROSTŘEDÍ STAVEB	
NÁZEV		Č. ČÁSTI	
PŮDORYS 4.NP – část 2		03	
		D.1.4.1	