


PŮDORYS 3.NP - část 1

MĚŘÍTKO 1:75

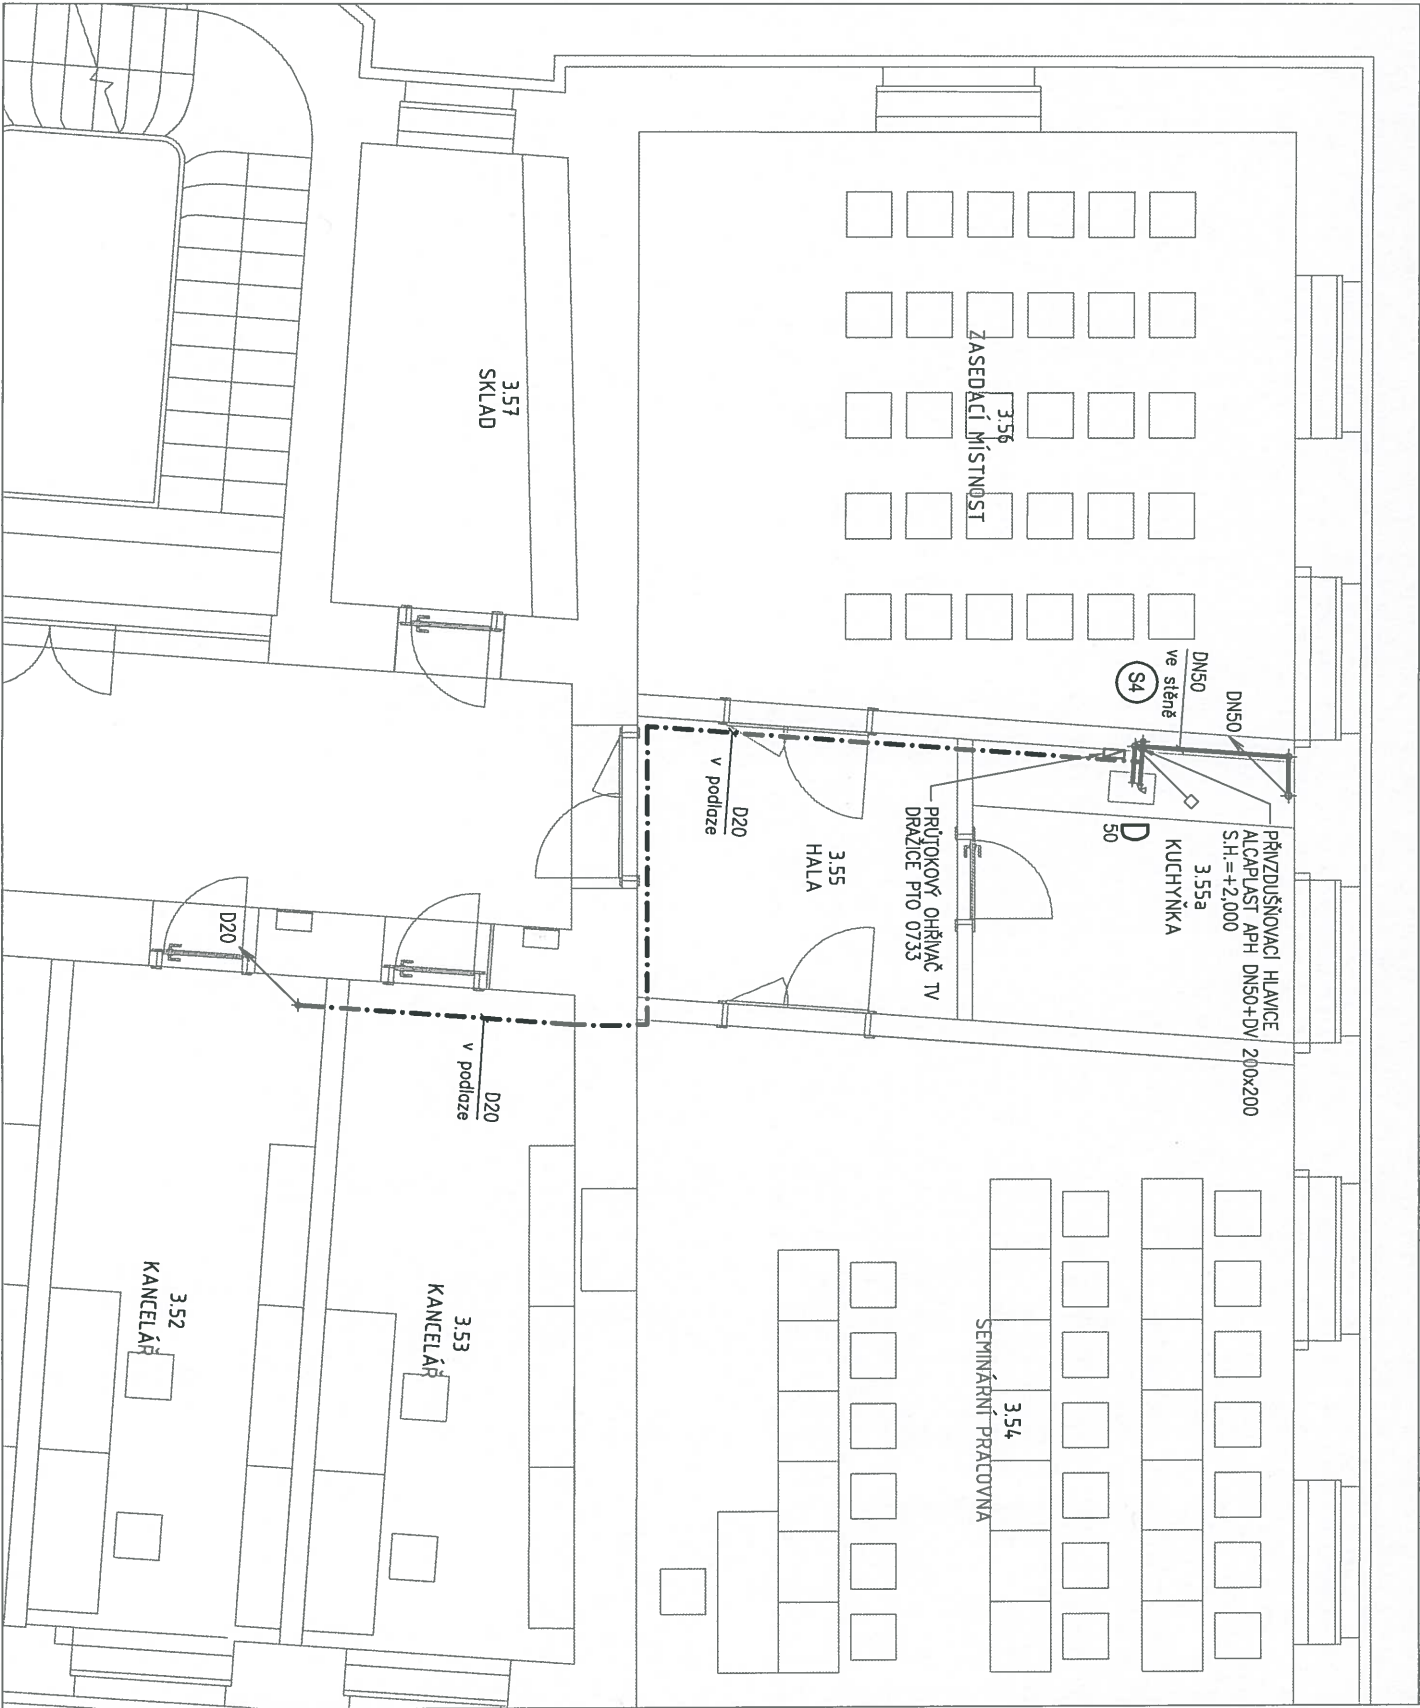

VÝŘEZ č.1

LEGENDA MÍSTNOSTÍ

OZNAČENÍ	NÁZEV MÍSTNOSTI	PLOCHA [m²]
3.49	KANCELÁŘ	23.68
3.50	KANCELÁŘ	18.64
3.51	KANCELÁŘ	17.20
3.51a	KANCELÁŘ	16.88
3.52	KANCELÁŘ	16.95
3.53	KANCELÁŘ	16.67
3.54	SEMINÁRNÍ PRACOVNA	46.77
3.55	HALA	8.87
3.55a	KUCHYŇKA	9.12
3.56	ZASEDACÍ MÍSTNOST	38.61
3.57	SKLAD	10.45
PHD AS - CELKOVÁ PLOCHA		223.85
CELKOVÁ PLOCHA MÍSTNOSTÍ		223.85

LEGENDA

- NAVRŽENÉ PŘIPOJOVACÍ KANALIZAČNÍ POTRUBÍ - HT plus systém
- NAVRŽENÝ ROZVOD STUDENÉ VODY - Wavin EKOPLASTIK EVO PP-RCT

LEGENDA ZAŘÍZOVACÍCH PŘEDMĚTŮ

D DŘEZ

POZNÁMKA

- 1/ DETAILNÍ VÝPIS ZAŘÍZOVACÍCH PŘEDMĚTŮ VIZ. TECHNICKÁ ZPRÁVA.
- 2/ NÁPOJENÍ NAVRHOVANÝCH ZAŘÍZOVACÍCH PŘEDMĚTŮ BUDE PROVEDENO NA STÁVAJÍCÍ ROZVODY KANALIZACE A ROZVODY SV+TV



PROJEKT

STAVEBNÍ ÚPRAVY OBJEKTU FF UP OLOMOUC

TŘÍDA SVOBODY 26 (3.NP SLOUČENÉ)

PROJEKTANT

AMTB s.r.o.  
Hanušova 10  
779 00 Olomouc

UNIVERZITA PALACKÉHO V OLOMOUCI  
Křížkovského 8  
771 47 Olomouc

STATUS DSP

08/2016

02

PROJEKTANT ČÁSTI

Ing. Ondřej Vacuřík  
Holečkova 9  
150 00 Praha 5

TECHNIKA PROSTŘEDÍ STAVEB

část

1:75



NÁZEV

PŮDORYS 3.NP – část 1

D.1.4.1

PŮDORYS 3.NP - část 2

MĚŘÍTKO 1:75

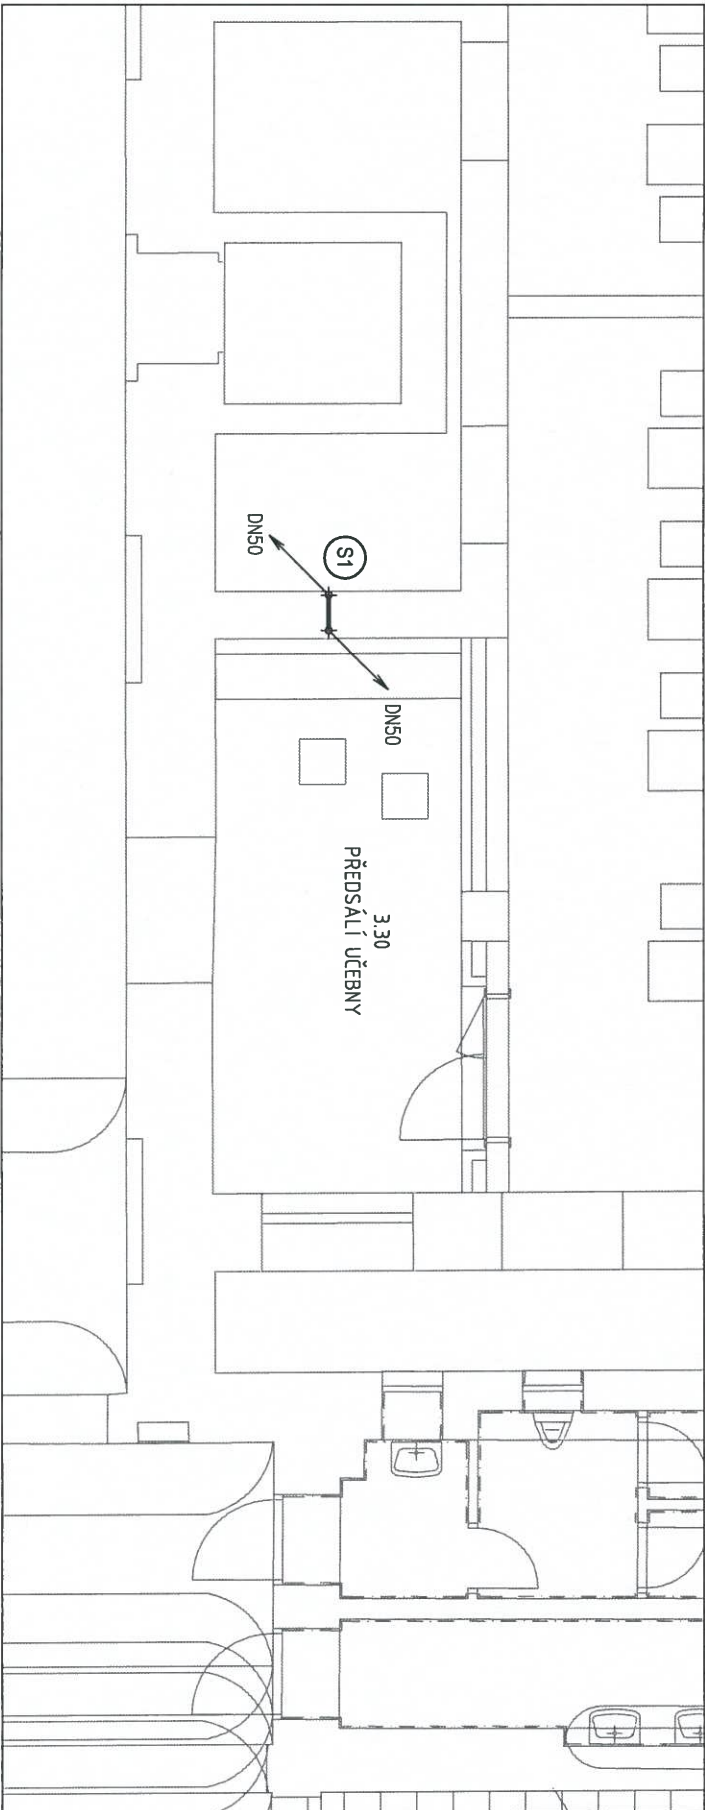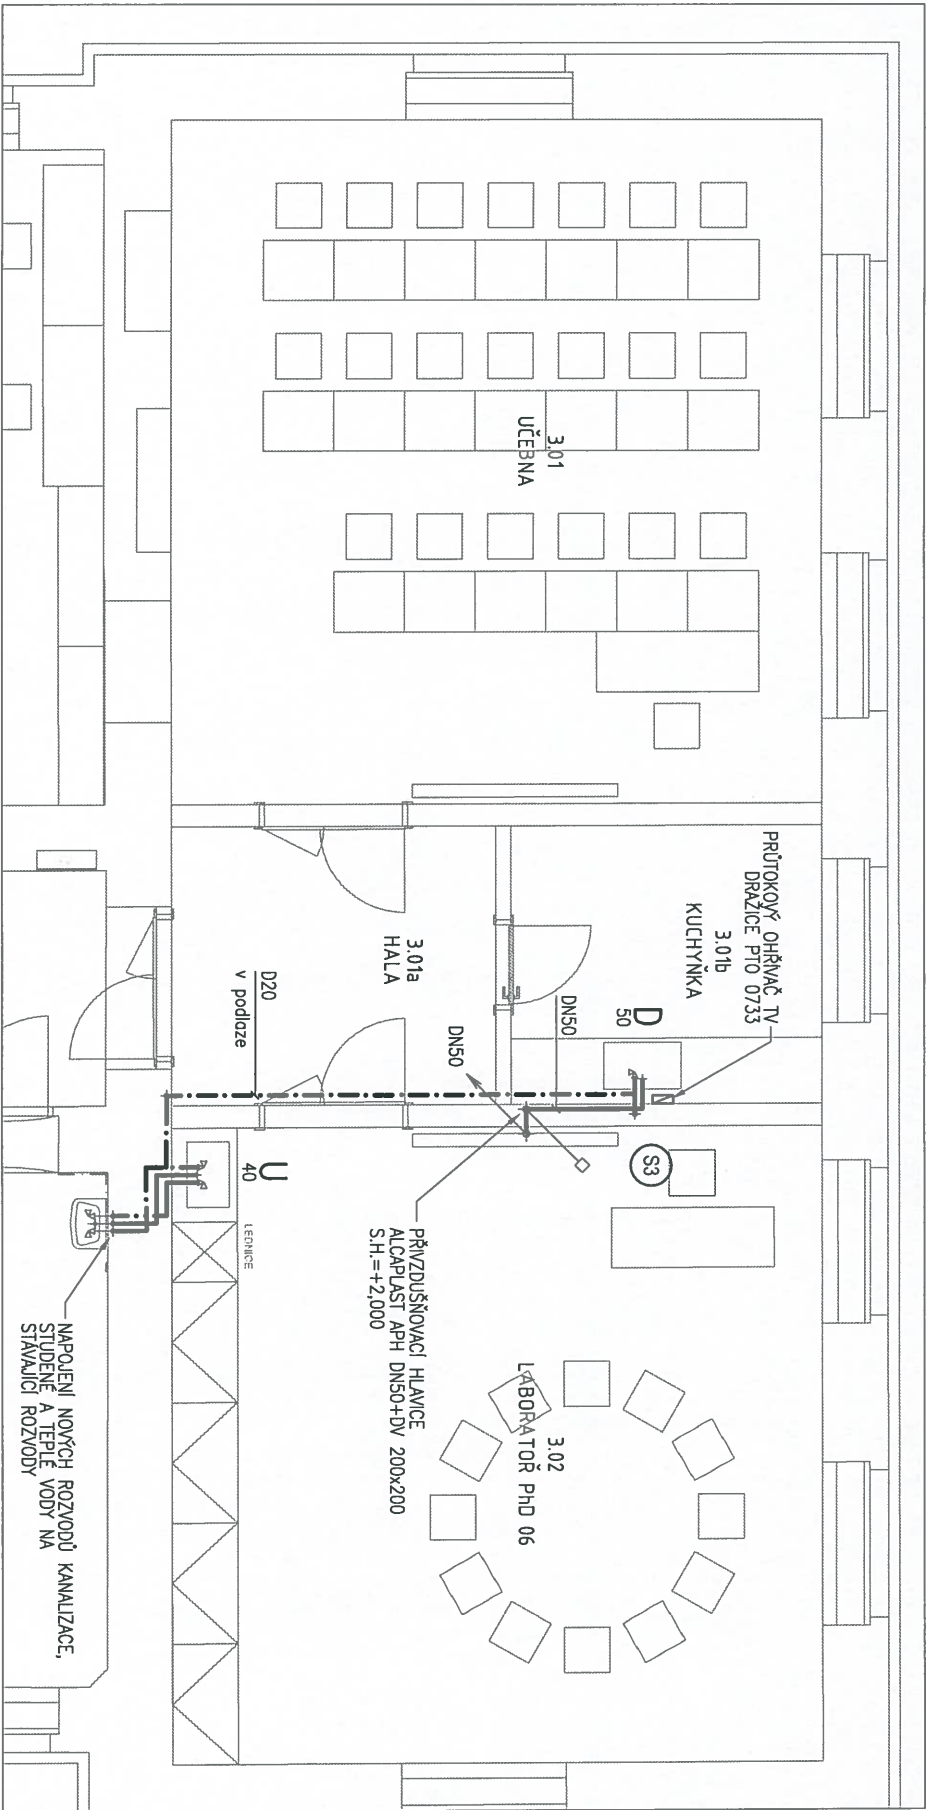

LEGENDA MÍSTNOSTÍ

OZNAČENÍ	NÁZEV MÍSTNOSTI	PLOCHA [m <sup>2</sup> ]
3.01	UČEBNA	44,57
3.01a	HALA	8,93
3.01b	KUCHYŇKA	8,77
3.02	LABORATOR PHD 06	41,44
3.03	PRACOVNA PHD	20,32
3.03a	PRACOVNA PHD	18,47
3.04	PRACOVNA PHD	18,42
3.05	KANCELAŘ ŠKOLITELE PHD	18,27
3.06	KANCELAŘ ŠKOLITELE PHD	20,27
3.07	KANCELAŘ ŠKOLITELE PHD	20,74
3.08	KANCELAŘ	42,98
3.28	UČEBNA	80,54
3.29	UČEBNA	80,63
3.30	PŘEDSÁL UČEBNÝ	15,48
3.33	PŘEDSÁL UČEBNÝ	15,45
DSP PSYCHOLOGIE - CELKOVÁ PLOCHA		455,27

LEGENDA

- NAVRŽENÉ PŘIPOJOVACÍ KANALIZAČNÍ POTRUBÍ - HT plus systém
- NAVRŽENÝ ROZVOD STUDENÉ VODY - Wavin EKOPLASTIK EVO PP-RCT
- NAVRŽENÝ ROZVOD TEPLÉ VODY - Wavin EKOPLASTIK EVO PP-RCT

LEGENDA ZAŘÍZOVACÍCH PŘEDMĚTŮ

- U UMÝVADLO
- D DŘEZ
- 50

POZNÁMKA

- 1/ DETAILNÍ VÝPIS ZAŘÍZOVACÍCH PŘEDMĚTŮ VIZ. TECHNICKÁ ZPRÁVA.
- 2/ NÁPOJENÍ NAVRHOVANÝCH ZAŘÍZOVACÍCH PŘEDMĚTŮ BUDE PROVEDENO NA STÁVAJÍCÍ ROZVODY KANALIZACE A ROZVODY SV+TV




PROJEKT			
STAVEBNÍ ÚPRAVY OBJEKTU FF UP OLOMOUČ			
TRÍDA SVOBODY 26 (3.NP SLOUČENÉ)			
PROJEKTANT	ZADAVATEL	STATUS	
AMTB s.r.o. Hanušova 10 779 00 Olomouc	UNIVERZITA PALACKÉHO V OLOMOUCI Křížkovského 8 771 47 Olomouc	DSP	
PROJEKTANT ČÁSTI	Ing. Ondřej Vaculík Holečkova 9 150 00 Praha 5	ČÁST	Č. ČÁSTI
TECHNIKA PROSTŘEDÍ STAVEB		03	
PŮDORYS 3.NP – část 2		D.1.4.1	



PŮDORYS 3.NP - část 3

MĚŘÍTKO 1:75

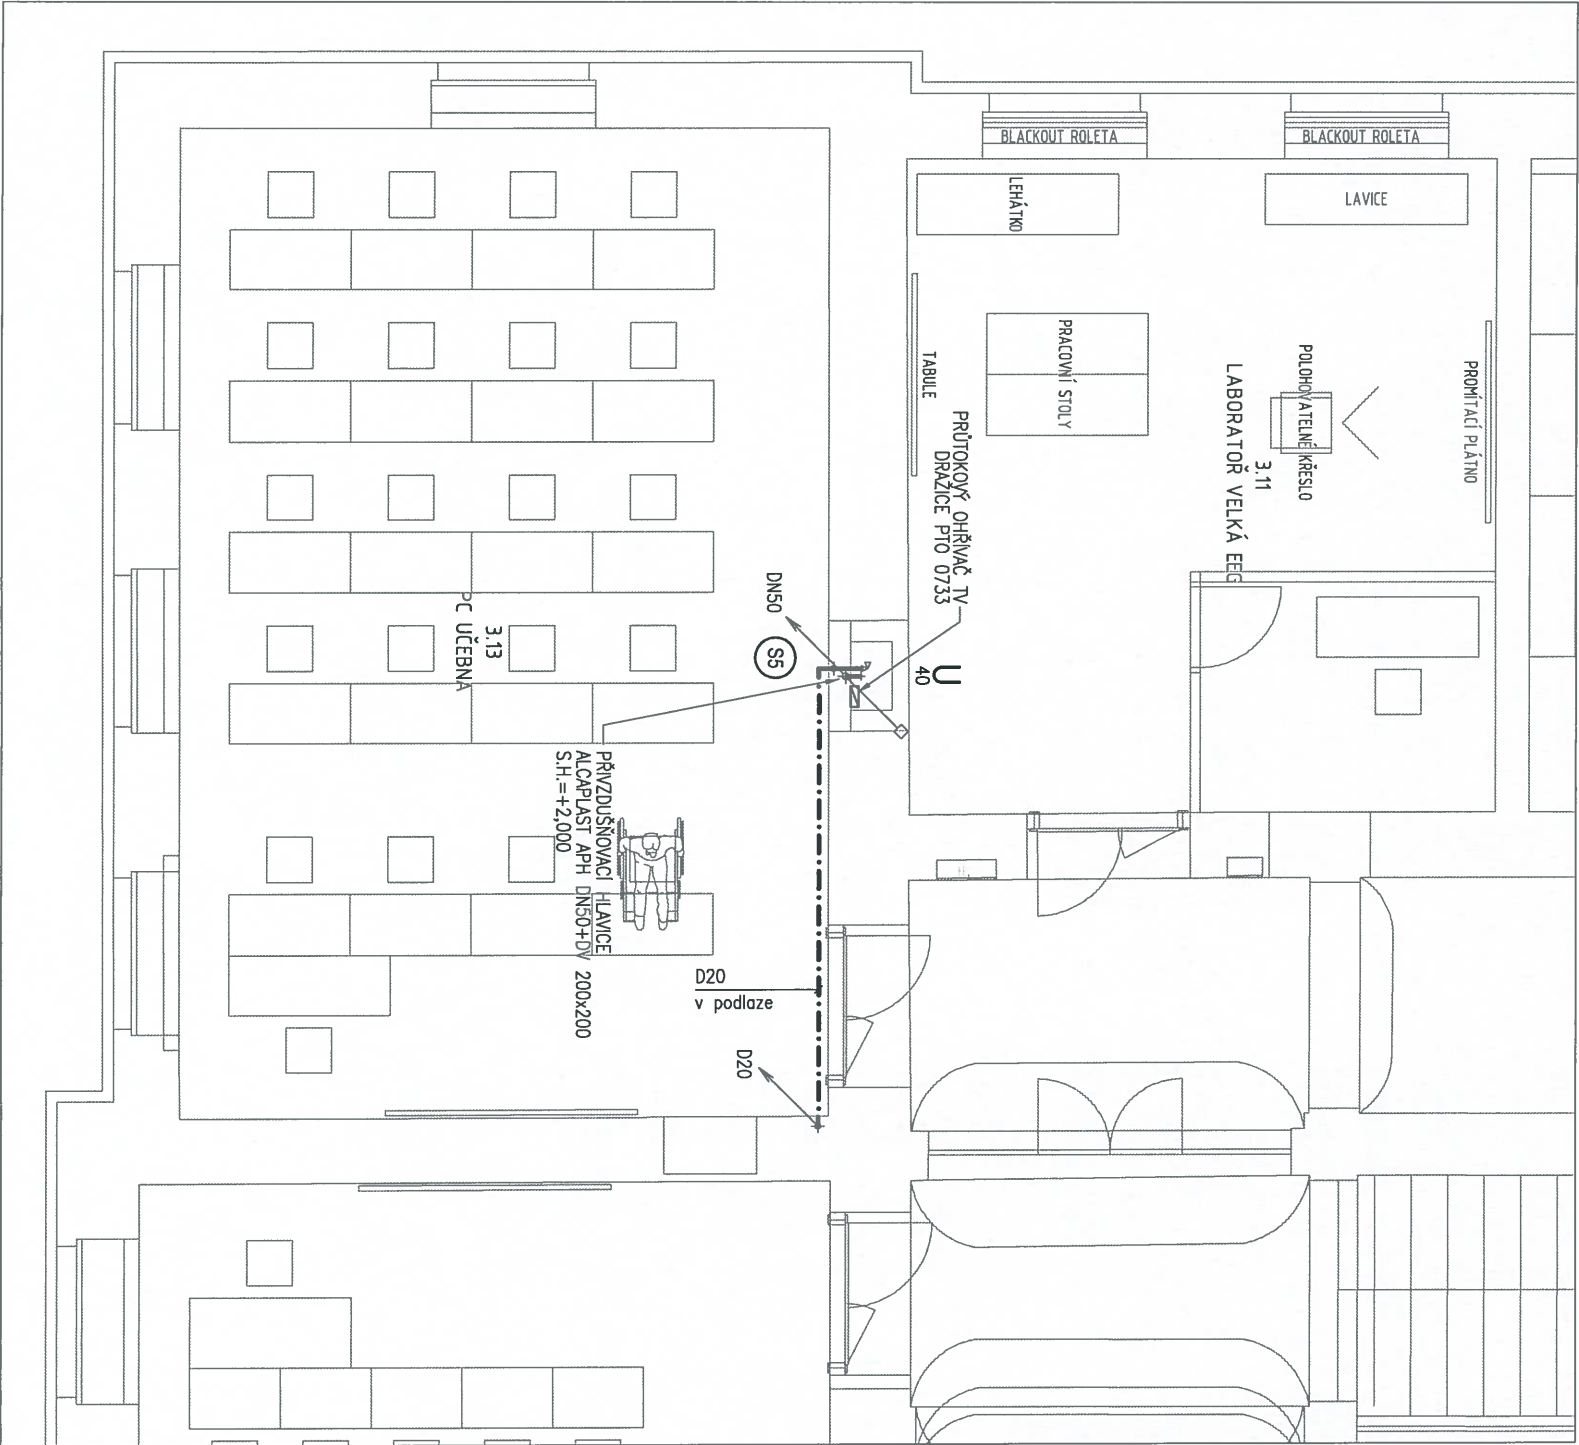

VÝŘEZ č.4

LEGENDA MÍSTNOSTÍ

OZNAČENÍ	NÁZEV MÍSTNOSTI	PLOCHA [m²]
3.09	KANCELÁŘ	20,35
3.09a	KANCELÁŘ	18,51
3.10	KANCELÁŘ	18,36
3.11	LABORATOR VELKÁ EEG	39,01
3.13	PC UČEBNA	64,25
3.20	UČEBNA	64,75
DSP RELIGIONISTIKA - CELKOVÁ PLOCHA		225,23
CELKOVÁ PLOCHA MÍSTNOSTÍ		225,23

LEGENDA

- NAVRŽENÉ PŘIPOJOVACÍ KANALIZAČNÍ POTRUBÍ - HTplus systém
- NAVRŽENÝ ROZVOD STUDENÉ VODY - Wavin EKOPLASTIK EVO PP-RCT

LEGENDA ZAŘÍZOVACÍCH PŘEDMĚTŮ

U UMIVADLO

POZNÁMKA

- 1/ DETAILNÍ VÝPIS ZAŘÍZOVACÍCH PŘEDMĚTŮ VIZ. TECHNICKÁ ZPRÁVA.
- 2/ NÁPOJENÍ NAVRHOVANÝCH ZAŘÍZOVACÍCH PŘEDMĚTŮ BUDE PROVEDENO NA STÁVAJÍCÍ ROZVODY KANALIZACE A ROZVODY SV+TV



PROJEKT			
STAVEBNÍ ÚPRAVY OBJEKTU FF UP OLOMOUČ			
TŘÍDA SVOBODY 26 (3.NP SLOUČENÉ)			
PROJEKTANT	ZADAVATEL	STATUS	
	AMTB s.r.o. Hornušova 10 779 00 Olomouc	UNIVERZITA PALACKÉHO V OLOMOUCI	
		Křížkovského 8 771 47 Olomouc	
		Ing. Ondřej Vaculík Holečkova 9 150 00 Praha 5	
PROJEKTANT ČÁSTI	ČÁST	ČÍSLO	
Ing. Ondřej Vaculík Holečkova 9 150 00 Praha 5		TECHNIKA PROSTŘEDÍ STAVEB	
MÁZEV		ČÍSLO	
PŮDORYS 3.NP – část 3		D.1.4.1	