


ZÁKLADY + PŮDORYS 1.PP - NOVÝ STAV M1:100

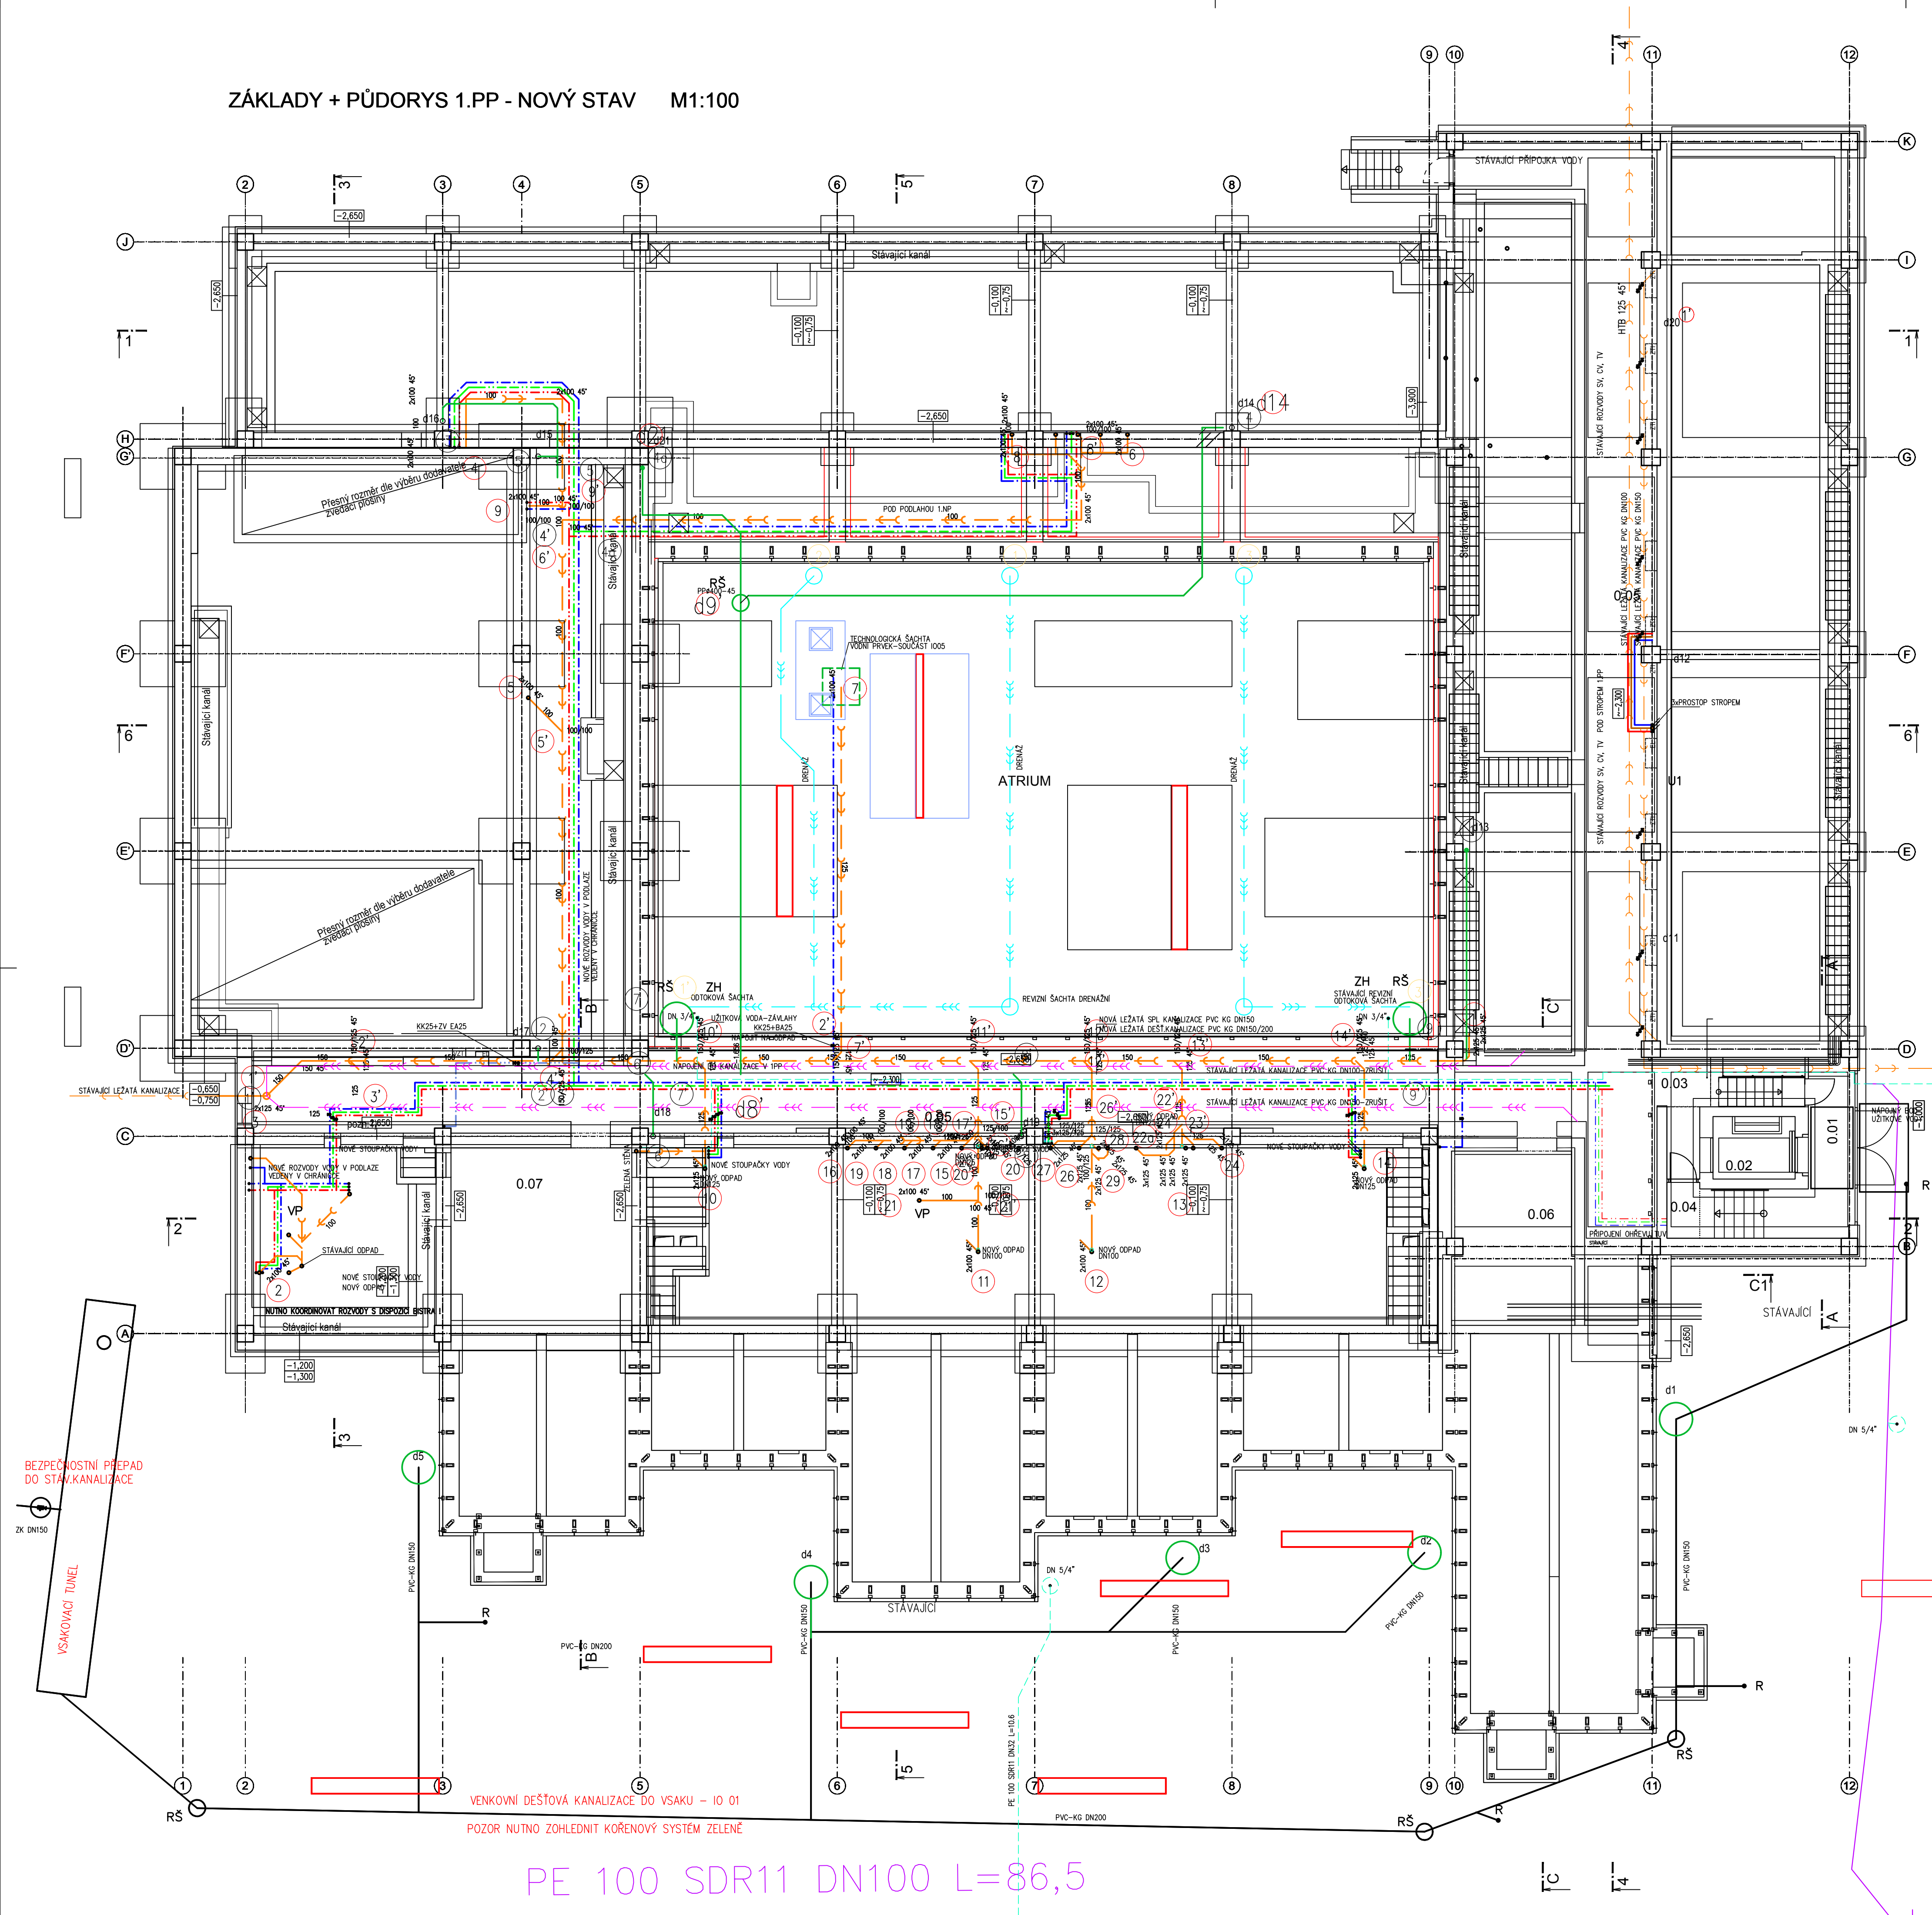

LEGENDA MÍSTNOSTÍ:

Č.M.	ÚČEL MÍSTNOSTI	PLOCHA m ²	S.V. m	PODLAHA	POVRCH. ÚPRAVA	POZNÁMKA
0.01	VSTUPNÍ SCHODIŠTĚ	14,29		LITÁ PODLAHA		
0.02	VÝTAH	4,75		BETON		
0.03	CHODBA	8,84		BETON		
0.04	SKLAD	5,84		BETON		
0.05	KOLEKTOR	163,66	2,00	BETON		
0.06	STROJOVNÁ UŽ	20,26	2,00	BETON		
0.07	TECHNICKÁ MÍSTNOST	27,49	2,00	BETON		

LEGENDA POTRUBÍ:

—	LEŽATÁ KANALIZACE SPALOVNA - KG-STAVAJÍCÍ
—	LEŽATÁ KANALIZACE SÍTĚVÁ - KG
—	LEŽATÁ KANALIZACE DŘEVNÍ
—	LEŽATÁ KANALIZACE ŽUŽNA - ŽEMOTVAT
—	LEŽATÁ KANALIZACE STAVAJÍCÍ
—	STŘEDNÍ VODA
—	ODVLAK
—	TEPLÁ VODA
—	PODÍVNÍ VODA
—	ÚSTŘIŠNÍ VODA
□ 60	POŽÁRNÍ ÚPRAVA POLE PŘ

LEGENDA ZP:

K	KČ, ZÁKĚSNÝ A PŘESTAVBY SYSTÉMU TLAKOVÉ DUAL
Ki	KOLEKTOR S ODPADNÍM TLAKOVÝM
P	KOLEKTOR - ZÁKĚSNÝ A PŘESTAVBY SYSTÉMU
VF	PODÍVNÍ SYSTÉM SPALOVNĚ
U	VÝKONA KANALIZACE-BATERIE NÁSTĚNNÁ PÁNOVÁ 01/2-100
U1	UNIVERSÁLNÍ SYSTÉM S ODPADNÍM TLAKOVÝM - PRO INVALIDY
U1	UNIVERSÁLNÍ SYSTÉM S ODPADNÍM TLAKOVÝM - PRO INVALIDY
D	DŘEVNÍ KANALIZACE S ODPADNÍM TLAKOVÝM - PRO INVALIDY
D1	DŘEVNÍ KANALIZACE S ODPADNÍM TLAKOVÝM - PRO INVALIDY
KJ	KANALIZACE - ODPADNÍ KANALIZACE
H	HYDRAULICKÝ SYSTÉM 005/20-B POLE INTERIERU
R	ODKOS ŽILNÝ-IPST
ZH	ZÁKĚSNÝ SYSTÉM
ZH	NÁPOJNÉ MÍSTO ZÁKĚSNÝ-ÚSTŘIŠNÍ VODA

STAV K 18. 7. 2018

AUTOR NÁVRHU: ING. ARCH. JAN MLÉČKA, Ph.D.
VÝŠKOVÝ SYSTÉM BpV ±0,000 = 211,050 m n. m. (stávající úroveň podlahy 1.NP)

REVIZE:	POPIS ZMĚNY:	DATUM:	VYPRACOVAL:
01	ÚPRAVA NÁPOJNÉ ODPADU V BISTRU, ZMĚNA NÁPOJNÉ UŽIT. VODY	26.2.2019	NOVÁČKOVÁ

AKCE:	MODERNIZACE A DOBUDOVÁNÍ PŘÍZEMNÍ ČÁSTI OBJEKTU Č. 47 PŘF UP, OLOMOUC - HOLICE	STUPĚN PD: DPS - DOKUMENTACE PRO PROVÁDĚNÍ STAVBY
INVESTOR A OBJEDNATEL:	Univerzita Palackého v Olomouci Křížkovského 511/8, 771 47 Olomouc	OBJEKT: SO 01 - PŘÍSTAVBA A STAVEBNÍ ÚPRAVY OBJEKTU Č. 47
MÍSTO STAVBY:	areál PŘF UP v Olomouci pozemky parc. č. 1705/1, 1705/42, k.ú. 641227 Holice u Olomouce	PROFESSE: D.1.4.e ZDRAVOTECHNICKÉ INSTALACE
GENERALNÍ PROJEKTANT:	INTAR a.s. Bezdružov 811/7a, 602 00 Brno tel.: +420 543 422 211 www.intar.cz, info@intar.cz	ZAKÁZKOVÉ ČÍSLO: 20193061-4
HLAVNÍ INŽENÝR PROJEKTU:	ING. PETR SVOBODA, psvoboda@intar.cz	AUTORIZACE:
HLAVNÍ ARCHITEKT PROJEKTU:	ING. ARCH. B. LANCMAN, blancman@intar.cz	DATUM:
ZHOTOVITEL ČÁSTI:	INTAR a.s. Bezdružov 811/7a, 602 00 Brno tel.: +420 543 422 211 www.intar.cz, info@intar.cz	FORMÁT: 8 x A4
ODPOVĚDNÝ PROJEKTANT:	ING. NOVÁČKOVÁ, hnovackova@intar.cz	KOPIE:
VYPRACOVAL:	ING. NOVÁČKOVÁ, hnovackova@intar.cz	MĚŘÍTKO: 1:100
EVIDENČNÍ ČÍSLO:	20193061-4/ISO 01/D.1.4.e	PŮDORYS 1.PP - NOVÝ STAV
ČÍSLO VÝKRESU:	02	REVIZE: 01